


RZUT KOTŁOWNI 1:50

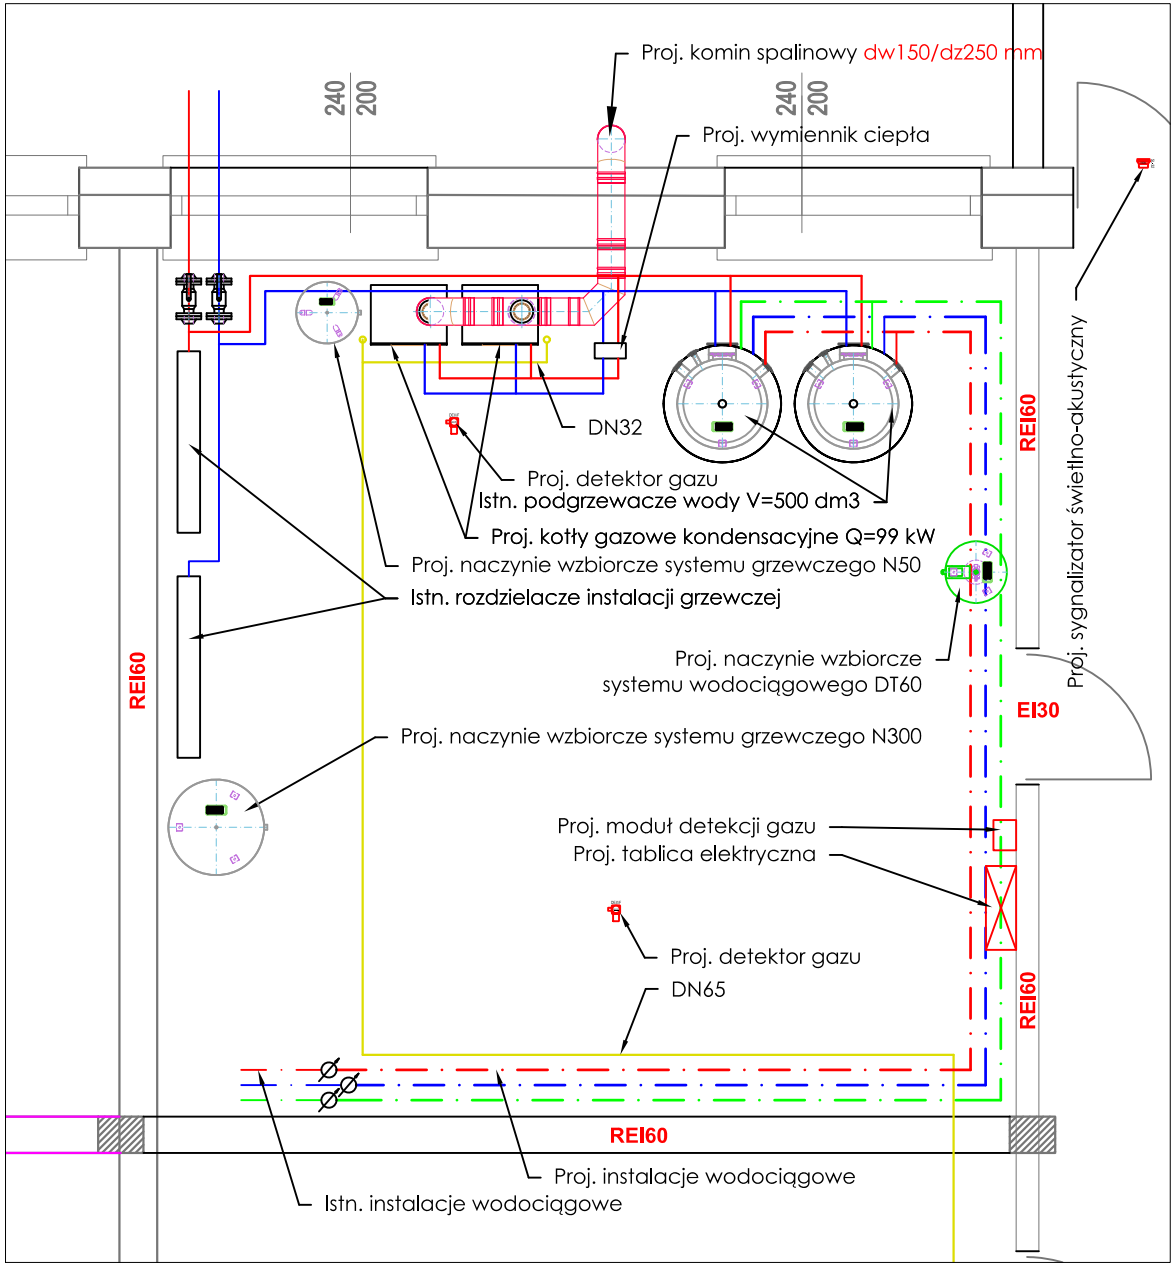

NAZWA INWESTORA:		<div></div> <div>POLITECHNIKA RZESZOWSKA ul. Powstańców Warszawy 12A 35-959 Rzeszów</div>	
<div></div>			
NAZWA INWESTYCJI:			
PRZEBUDOWA KOTŁOWNI GAZOWEJ			
PROJEKTANT: BRANŻA SANITARNA	mgr inż. Grzegorz Bednarski	uprawnienia budowlane nr 5-129/01 w specjalności instalacyjnej w zakresie sieć instalacji urządzeń wodociągowych i kanalizacyjnych, ciepłych, wentylacyjnych i gazowych - bez ograniczeń	podpis
SPRAWDZIŁ: BRANŻA SANITARNA	mgr inż. Kazimierz Pajda	uprawnienia budowlane nr 5-97/00 w specjalności instalacyjnej w zakresie sieć instalacji urządzeń wodociągowych i kanalizacyjnych, ciepłych, wentylacyjnych i gazowych - bez ograniczeń	podpis
NAZWA RYSUNKU: RZUT PIWNIC - KOTŁOWNIA			
NAZWA PLIKU: PRZ_AVIATA_KT.dwg			
DATA: listopad 2024	SKALA: 1:100 (1:50)	NR RYSUNKU: FAZA - BRANŻA - INDEKS - NUMER PW - SAN - KT - 3.R1	
LOKALIZACJA: Jednostka ewidencyjna: 181613_2 Trzebownisko Obręb 0001 Jasionka Nr dz. ewid.: 1867/106			
LICENCJA:	-		
NR ZLECENIA: Jasionka_Aviata		strona	