


LEGENDA

- Instalacja odprowadzenia skroplin
- Instalacja wody zimnej
- Instalacja ciepłej wody użytkowej
- Instalacja kanalizacji sanitarnej
- Instalacja kanalizacji deszczowej
- CZ.3

Pomieszczeniowy czujnik wilgotności

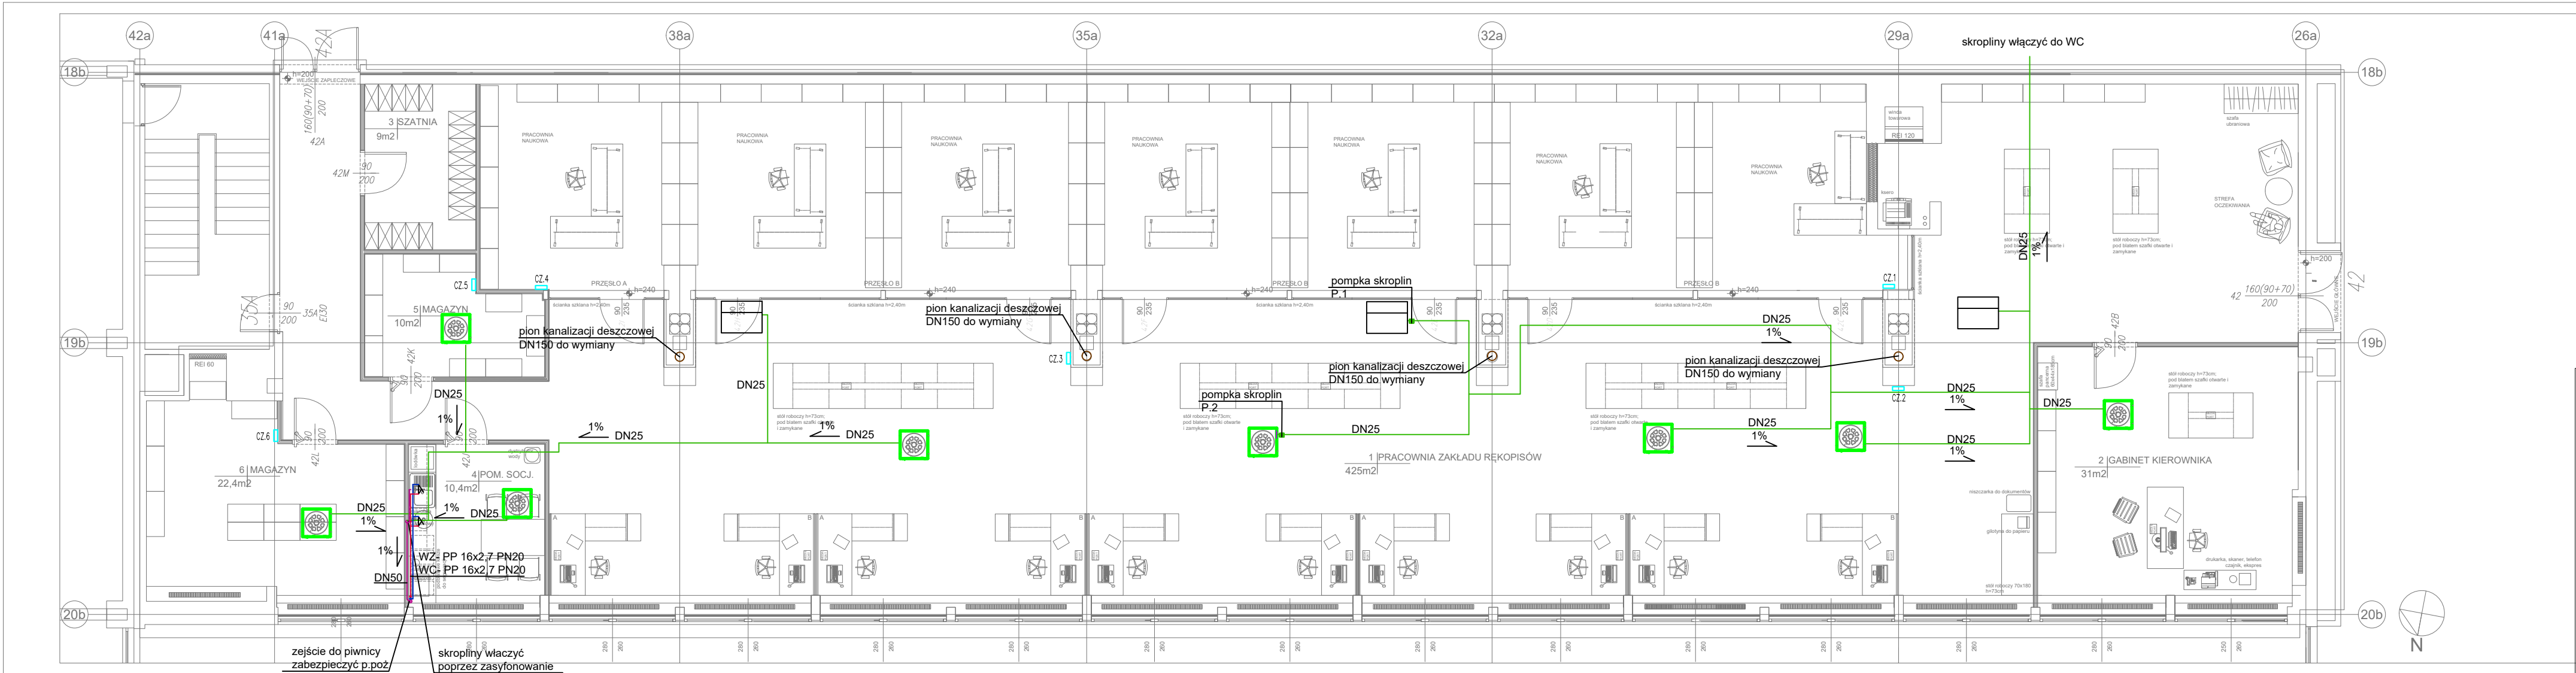

PRZEDSIĘBIORSTWO ORGANIZACJI INWESTYCYJNYCH ALLPLAN Sp. z o.o.  
ul. Małkowska 14, 85-390 Bydgoszcz

PROJEKT WYKONAWCZY

Zmiana aranżacji pomieszczenia nr 42 po Czytelnii  
Czasopism na pracownię dla Zakładu Rękopisów wraz  
z adaptacją instalacji.

al. Niepodległości 213, 02-086 Warszawa  
j. ewid. 146506\_8; obręb ewid. 2-01-06; dz. ewid. nr 21

SANITARNA

Biblioteka Narodowa, al. Niepodległości 213  
02-086 Warszawa

PROJEKTANT / DESIGNED BY: MGR INŻ. GRZEGORZ KALICKI

NR DEC. O NADANIU UPRAWNIENI: MAZ/0091/PWBS/20

SPECJALNOŚĆ / SPECIALTY: Uprawnienia budowlane do projektowania bez ograniczeń w specjalności sanitarnej

SPRZĄDZAJĄCY / VERIFIED BY: INŻ. IRENEUSZ KALICKI

NR DEC. O NADANIU UPRAWNIENI: MAZ/0255/PWOS/10

SPECJALNOŚĆ / SPECIALTY: Uprawnienia budowlane do projektowania bez ograniczeń w specjalności sanitarnej

OPRACOWANIE / CRAFTED BY: INŻ. KATARZYNA SKARBK

PODPIS / SIGNATURE

TEMAT / SUBJECT: INST. WOD-KAN - RZUT WYSOKIEGO PARTERU

NR RYSUNKU / DRAWING NUMBER: PW.S.3

REWIZJA

DATA / DATE: KWIECIEŃ 2024

SKALA / SCALE: 1:100