

Oświęcim, dn. 23.08.2021 r.

STAROSTA OŚWIĘCIMSKI

Znak sprawy: SGG.6630.249.2021

ODPIS
PROTOKOŁU Z NARADY KOORDYNACYJNEJ
zakończonych w dniu 23.08.2021 r.
w sprawie usytuowania projektowanej sieci uzbrojenia terenu

Przedmiot narady:	Budowa sieci kanalizacji deszczowej, elektroenergetycznej (oświetlenia terenu) oraz kanału technologicznego w ramach zadania "Przebudowa DW 948 - ul. Beskidzka w m. Grojec w granicach istniejącego pasa drogowego poprzez budowę chodnika wraz z odwodnieniem i oświetleniem na odc. 015 od km 4+522 do km 5+570"
Lokalizacja:	Grojec - ulica Beskidzka
Wnioskodawca:	KRAWCZYK MAREK ul. Klucznikowska 3, 32-600 Oświęcim
Inwestor:	GMINA OŚWIĘCIM ul. Zamkowa 12, 32-600 Oświęcim
Projektant:	KRZYSZTOF STRZEŻYK Inne upr.: budowlane: SLK/1553/PWOD/07
Przewodniczący:	Danuta Sokół
Sposób przeprowadzenia narady:	elektroniczny
Data wpływu:	09.08.2021 r.

PODSUMOWANIE NARADY

Projekt przedłożony na naradę koordynacyjną został uzgodniony pozytywnie z uwagami przez jej uczestników.

Lista uczestników narady koordynacyjnej wraz z uwagami

Lp.	Nazwa instytucji Sposób uczestnictwa	Stanowisko Uwagi	Imię i nazwisko uczestnika
1	Operator Gazociągów Przesyłowych GAZ-SYSTEM S.A. Terenowa Jednostka Eksploatacji Bielsko-Biała 43-300 Bielsko - Biała ul.Gazownicza 14 elektroniczny	Uzgodniono pozytywnie	Radosław Marek
2	Orange Polska S.A. 30-629 Kraków ul.Dauna 66	Uczestnik nieobecny na naradzie	
3	Przedsiębiorstwo Wodociągów i Kanalizacji Sp. z o.o. Oświęcim 32-603 Oświęcim ul.Ostatni Etap 6 elektroniczny	Uzgodniono pozytywnie Uzgodniono pismem z dnia 13.05.2021r. znak: D-T/1213/2021	Beata Materna

Dokument wygenerował(a): Danuta Sokół, dn. 24-08-2021 13:06:31

Jeżeli dokument jest wystawiony elektronicznie, to nie wymaga podpisu analogowego ani pieczęci, lecz wymaga podpisu elektronicznego.

Uwaga: podpis elektroniczny jest niewidoczny – można go zweryfikować tylko odpowiednim programem

4	PSG Sp. z o.o. Oddział Zakład Gazowniczy w Krakowie GAZOWNIA Oświęcim 32-600 Oświęcim ul.Chemików 33 elektroniczny	Uzgodniono pozytywnie Uzgodniono zgodnie z pismem PSG.KR.0065.763Dt273.01/21 z dnia 17.05.21	Jan Hylaszek
5	Starostwo Powiatowe w Oświęcimiu Wydział Inwestycji, Rozwoju i Dróg 32-602 Oświęcim ul.Wyspiańskiego 10	Uczestnik nieobecny na naradzie	
6	Synthos Dwory 7 Sp.z o.o. Sp.J 32-600 Oświęcim ul.Chemików 1 elektroniczny	Uzgodniono pozytywnie Uzgodniono bez uwag.	Iwona Czulak
7	TAURON Dystrybucja S.A. Oddział w Bielsku-Białej 43-300 Bielsko - Biała ul.Batorego 17a elektroniczny	Uzgodniono pozytywnie Zgodnie z pismem: TD/OBB/OMD/2021-05-11/0000002 z dnia 11-05-2021, uzgodnienie nr TD/OBB/OMD/UB/ZP/2073/2021	Zbigniew Pająk
8	TK Telekom Sp.z o.o. 03-743 Warszawa ul.Kijowska 10/12A	Uczestnik nieobecny na naradzie	
9	Urząd Gminy Oświęcim 32-600 Oświęcim ul.Zamkowa 12	Uczestnik nieobecny na naradzie	
10	Zarząd Dróg Wojewódzkich w Krakowie Rejon Dróg Wojewódzkich w Krakowie z/s Zabierzów 30-080 Zabierzów ul.Spokojna 1A elektroniczny	Uzgodniono pozytywnie Usytuowanie projektowanych sieci uzbrojenia terenu w pasie drogowym drogi wojewódzkiej nr 948 zgodnie z pismem nr DI-2-650-948-55b/21 z dnia 15.07.2021r. oraz ZDW-RDWK-650-10/2021 z dnia 26.07.2021r.	Marek Kuchta
11	Związek Spółek Wodnych 32-600 Oświęcim ul.Strzelecka 3 elektroniczny	Uzgodniono pozytywnie Związek Spółek Wodnych w Oświęcimiu podtrzymuje warunki uzgodnienia znak ZSW-GWM-524-3/ 188 /21/KŻ z dnia 07.05.2021r.	Katarzyna Leszczyńska
Wnioskodawca			KRAWCZYK MAREK

Treść protokołu została uzgodniona z osobami, które uczestniczyły w naradzie wyłącznie za pomocą środków komunikacji elektronicznej.

Na obszarze uzgodnienia znajdują się następujące punkty osnowy geodezyjnej: 612331.1.12070.

Przewodniczący Narady Koordynacyjnej

.....
Podpis przewodniczącego narady

POUCZENIE:

1. Przedstawiciele instytucji zostali zawiadomieni o sposobie, terminie i miejscu przeprowadzenia narady koordynacyjnej

Dokument wygenerował(a): Danuta Sokół, dn. 24-08-2021 13:06:31

Jeżeli dokument jest wystawiony elektronicznie, to nie wymaga podpisu analogowego ani pieczęci, lecz wymaga podpisu elektronicznego.

Uwaga: podpis elektroniczny jest niewidoczny – można go zweryfikować tylko odpowiednim programem

zgodnie z ustawą Prawo geodezyjne i kartograficzne (t.j. Dz. U. z 2020 r. poz.2052 z późn. zm.). W myśl art. 28b ust. 3 pkt 4 tej ustawy w naradzie koordynacyjnej mogą wziąć udział również inne podmioty, które mogą być zainteresowane rezultatami narady koordynacyjnej, w szczególności zarządzające terenami zamkniętymi, w przypadku sytuowania części projektowanych sieci na tych terenach.

2. Niniejsze uzgodnienie wykonano w oparciu o treść mapy zasadniczej, która może nie zawierać projektów wszystkich urządzeń podziemnych nie podlegających uzgodnieniu na mocy art. 28b ust. 2 ustawy Prawo geodezyjne i kartograficzne (t.j. Dz. U. z 2020 r. poz.2052 z późn. zm.) lub złożonych na naradę, a które nie uzyskały jednomyślnej pozytywnej opinii.

3. Znaki geodezyjne, urządzenia zabezpieczające te znaki oraz budowle triangulacyjne podlegają ochronie w myśl art. 15 ustawy Prawo geodezyjne i kartograficzne (t.j. Dz. U. z 2020 r. poz.2052 z późn. zm.).

Mapa do celów projektowych


Skala: 1:500
Arkusz 1 (3)
Sektja: 6.124.31.25.3.2, 6.124.31.25.3.4
6.123.31.05.1.2, 6.123.31.05.1.4
6.123.31.05.2.3, 6.123.31.05.4.1, 6.123.31.05.3.2
ID Pracy: SGG.6640.2770.2020
Układ wsp. płaskich: 2000/6
Układ wysokości: Kronsztad 86
Powiat: oświęcimski
Jedn. ewid.: Oświęcim - obszar wiejski [121306_2]
Obręb: Grojec [121306_2.0005]

- Legenda:
- zakres opracowania
 - granica planu zagospodarowania
 - linie rozgraniczające wg MPZP
 - nieprzekraczalna linia zabudowy
 - 1MNZ** - oznaczenie wg MPZP
 - strefa techniczna od istniejącej sieci infrastruktury technicznej
- W zakresie mapy brak służebności gruntowych.

Wieprz, 18.03.2021r.
Wykonał:
mgr inż. Wojciech Marczyński
Upr. z upr. nr 18573

Praca o id.: SGG.6640.2770.2020
zgłoszona do Starosty Oświęcimskiego
Wykonawca prac:
Usługi Geodezyjno - Kartograficzne Wojciech Marczyński
Kierownik prac: Wojciech Marczyński, nr upr. 18573
Nr i data wystawienie pozytywnego protokołu:
SGG.6640.2770.2020_21393, z dnia 26.04.2021 r.
"Jestem świadomy odpowiedzialności karnej
za złożenie fałszywego oświadczenia."

GEODETA UPRAWNIONY
Upr. z upr. nr 18573
mgr inż. Wojciech Marczyński

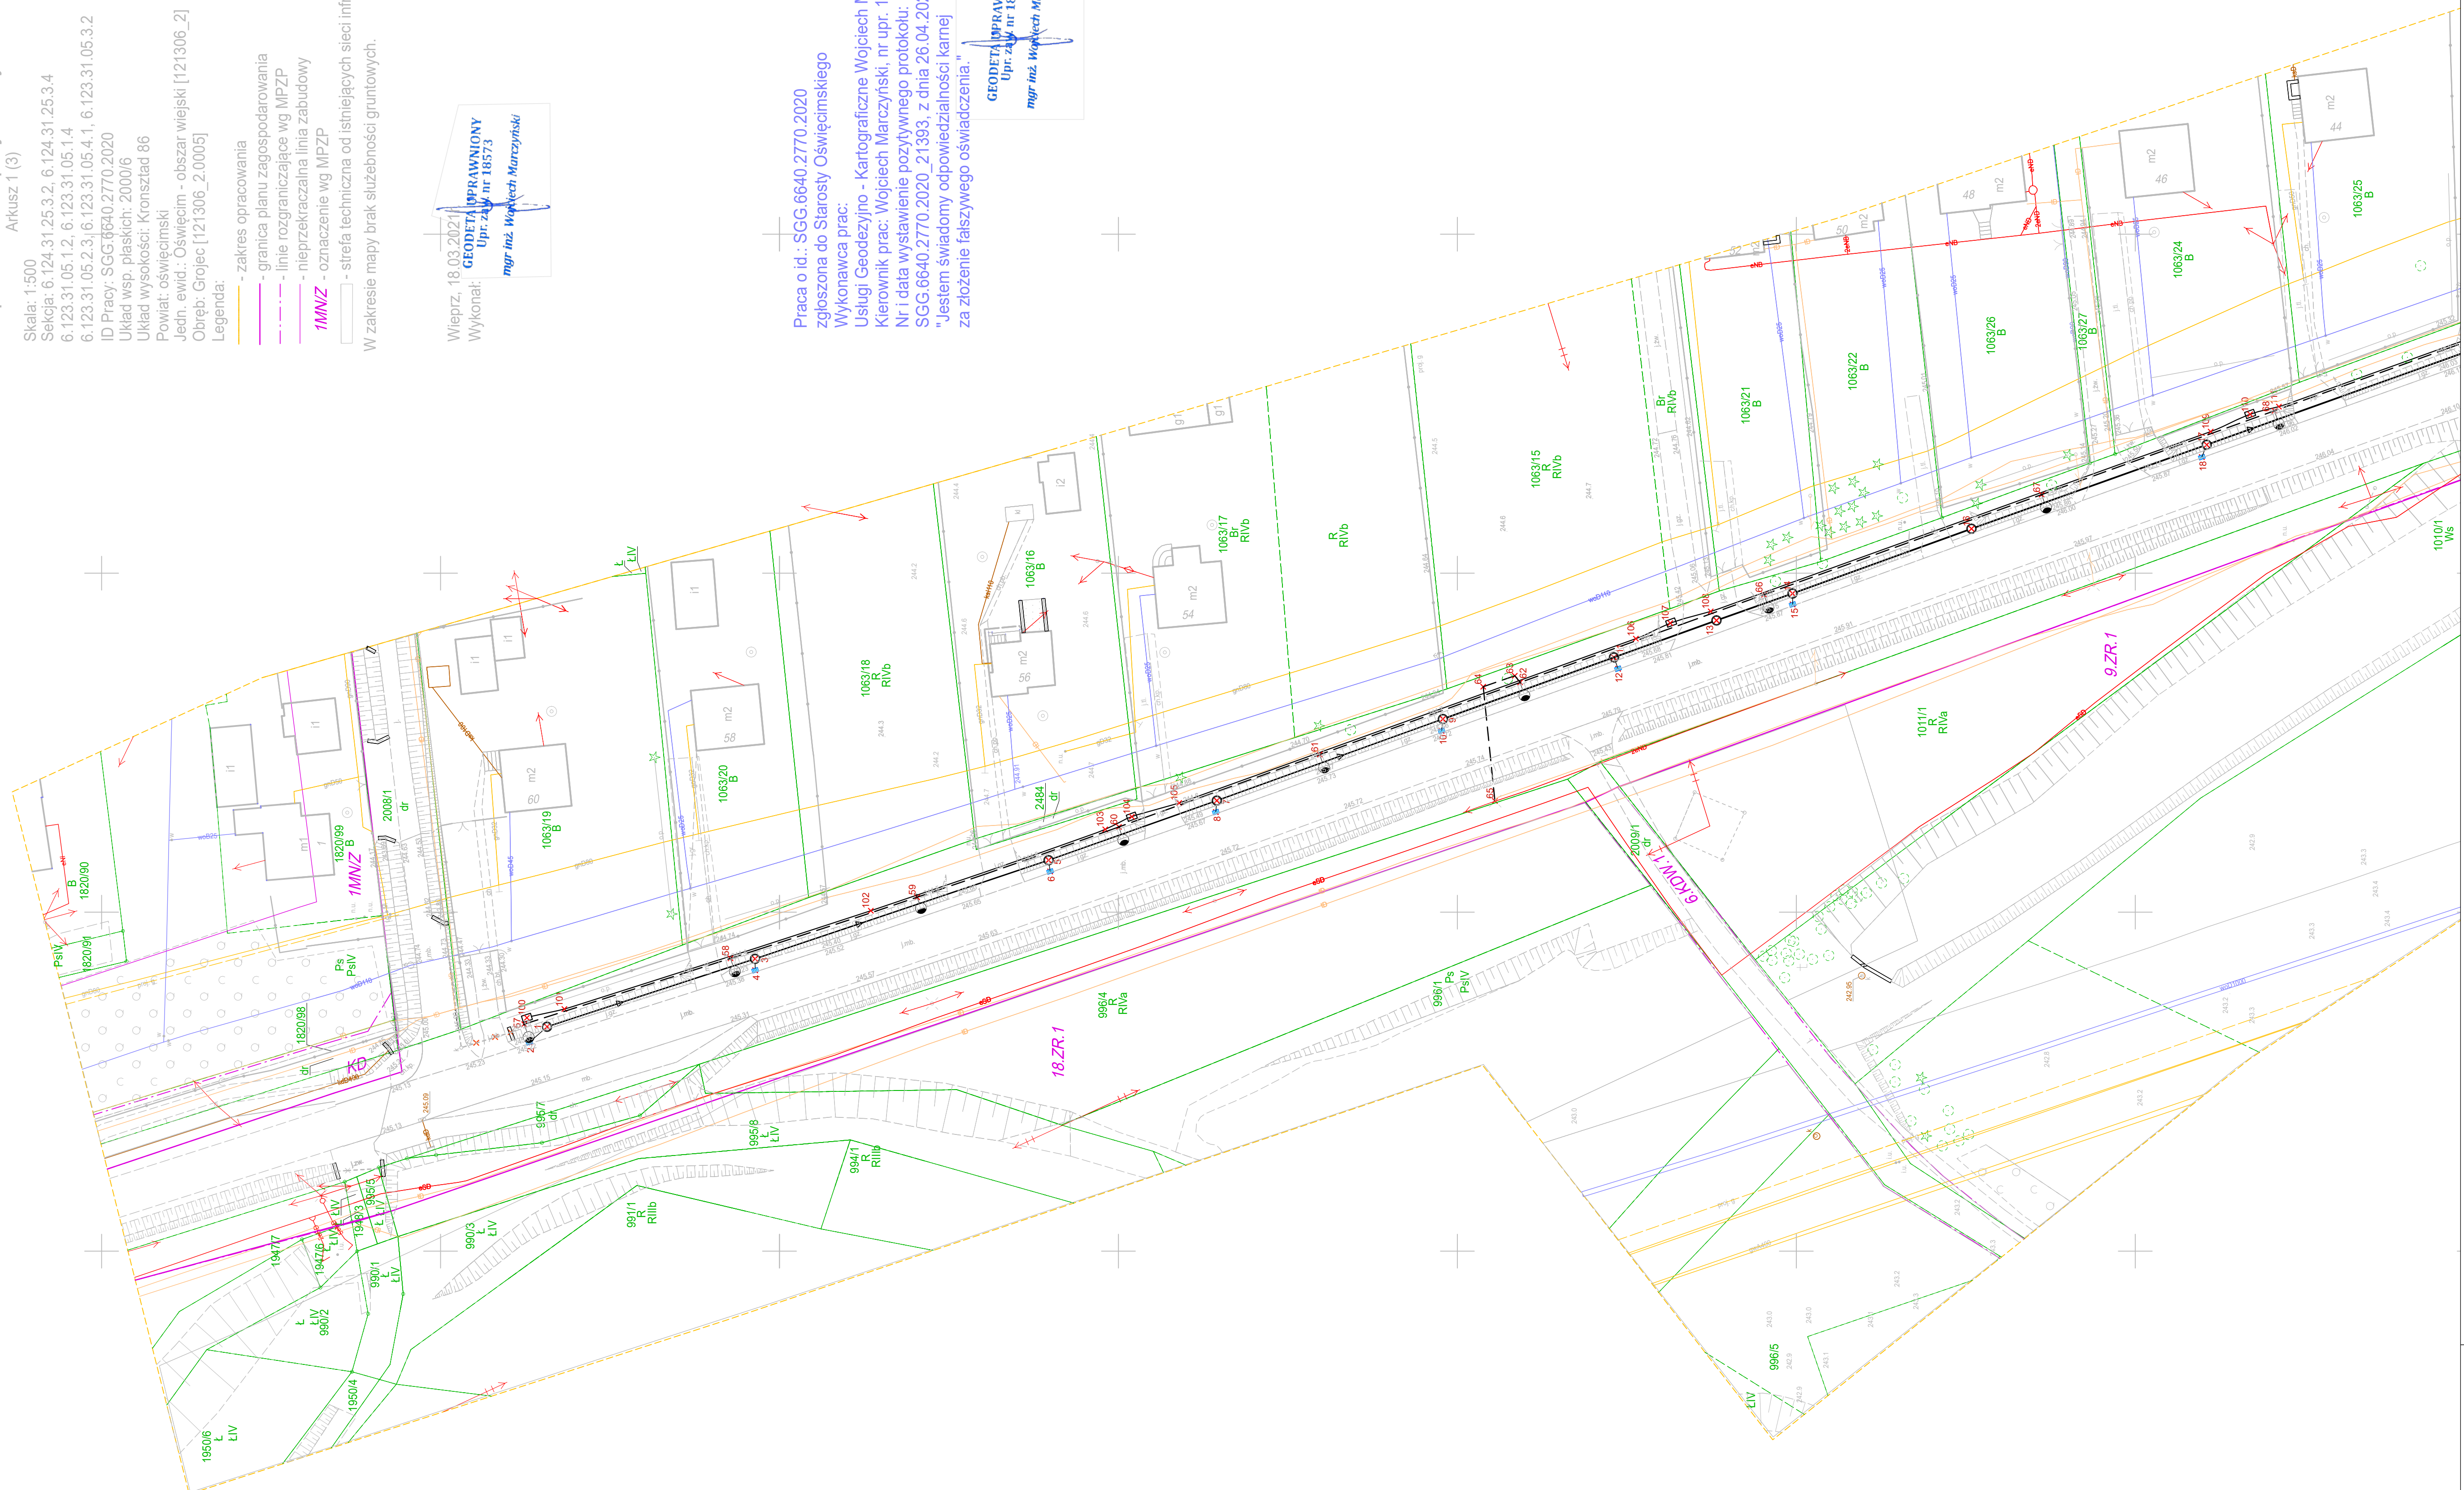

Potwierdzam za zgodność
z oryginałem mapy
do celów projektowych
nr wystawienia pozytywnego protokołu:
SGG.6640.2770.2020_21393 z dnia 26.04.2021r

inż. Krzysztof Strzeżyk
Upewnienia budowlane do prowadzenia
i kierowania robotami budowlanymi bez
ograniczeń w szczególności drogowej
Nr SLK/1553/PWOD/07

STAROSTA OŚWIECIMSKI
Dokumentacja projektowa nr
SGG.6630.249.2021
była przedmiotem narady
koordynacyjnej przeprowadzonej
za pomocą środków
komunikacji elektronicznej
zakończony w dniu 23-08-2021
Z up. Starosty
Danuta Sokół
PRZEWODZĄCY NARADY
KOORDYNACYJNEJ

- LEGENDA:
ELEMENTY BUDOWANE:
kanal deszczowy i studnia rewizyjna
przkanalik i wpust deszczowy
separator
odwodnienie liniowe aco
proj. słup oświetleniowy
proj. słup oświetleniowy
- sugerowane przejście dla pieszych
proj. kabel oświetleniowy
kanal technologiczny KTu1
ELEMENTY DO ROZBIÓRKI:
przepust
ELEMENTY ISTNIEJĄCE:
granicza działki
sieć teletechniczna
sieć energetyczna
sieć wodociągowa
sieć kanalizacyjna deszczowej
sieć elektroenergetyczna oświetleniowa

BIURO INŻYNIERSKIE MK Spółka Jawna
tel.(033) 876 28 72 M. Krawczyk, K. Strzeżyk
500 107 084 ul. Unii Europejskiej 10/88.1
504 078 174 ul. Zamkowa 12, 32-600 Oświęcim
e - mail: biuro@biuromk.net 32-602 OŚWIECIM

zamawiający: Gmina Oświęcim
adres inwestycji: ul. Beskidzka, Grojec
2118/6; 2484; 2485; 2118/4; 1099/12; 1099/16; 1010/1
jednostka ewidencyjna 121306_2 Oświęcim; obszar - wiejski, obręb Grojec 0005

faza projektu: PROJEKT ZAGOSPODAROWANIA TERENU - NARADA KOORDYNACYJNA
temat projektu:

*Przebudowa DW 948 - ul. Beskidzka w m. Grojec w granicach istniejącego pasa drogowego poprzez budowę chodnika wraz z odwodnieniem oraz oświetleniem na odc. 015 od km 4+922 do km 5+277

tytuł rysunku: PLAN USYTUOWANIA SIECI I UZBROJENIA TERENU
projektował (firma drogowy): inż. Krzysztof Strzeżyk
nr upr. SLK/1553/PWOD/07 - spełniać drogowa
sprawdzał (firma drogowy): mgr inż. Barbara Francuz
nr upr. SLK/7810/PB/18 - spełniać drogowa
data: VIII 2021r. skala: 1:500 nr rysunku: 1.1

Mapa do celów projektowych

Arkusz 2 (3)

Skala: 1:500
Sektora: 6.124.31.25.3.2, 6.124.31.25.3.4
6.123.31.05.1.2, 6.123.31.05.1.4
6.123.31.05.2.3, 6.123.31.05.4.1, 6.123.31.05.3.2

ID Pracy: SGG.6640.2770.2020
Układ wsp. płaskich: 2000/6
Układ wysokości: Kronsztad 86

Powiat: oświęcimski
Jedn. ewid.: Oświęcim - obszar wiejski [121306_2]
Obręb: Grojec [121306_2.0005]

Legenda:

- zakres opracowania

- granica planu zagospodarowania

- linie rozgraniczające wg MPZP

- nieprzekraczalna linia zabudowy

1/MNZ - oznaczenie wg MPZP

- strefa techniczna od istniejących sieci infrastruktury technicznej

W zakresie mapy brak służebności gruntowych.

Wieprz, 18.03.2021r.

Wykonat:

GEODETA UPRAWNIONY
Upr. zał. nr 18573
mgr inż. Wojciech Marczyński

Praca o id.: SGG.6640.2770.2020

złożona do Starosty Oświęcimskiego

Wykonawca prac:

Usługi Geodezyjno - Kartograficzne Wojciech Marczyński

Kierownik prac: Wojciech Marczyński, nr upr. 18573

Nr i data wystawienie pozytywnego protokołu:

SGG.6640.2770.2020_21393, z dnia 26.04.2021 r.

"Jestem świadomy odpowiedzialności karnej

za złożenie fałszywego oświadczenia."

GEODETA UPRAWNIONY
Upr. zał. nr 18573
mgr inż. Wojciech Marczyński

STAROSTA OŚWIECIMSKI
Dokumentacja projektowa nr
SGG.6630.249.2021
była przedmiotem narady
koordynacyjnej przeprowadzonej
za pomocą środków
komunikacji elektronicznej
zakreślonej w dniu 23-08-2021
Z up. Starosty
Danuta Sokół
PRZEWODNĄCY NARADY
KOORDYNACYJNEJ

LEGENDA:

ELEMENTY BUDOWANE:

- kanal deszczowy i studnia rewizyjna
przkanalik i wpust deszczowy
separator
odwodnienie liniowe aco
proj. słup oświetleniowy
proj. słup oświetleniowy
- sugerowane przejście dla pieszych
proj. kabel oświetleniowy
kanal technologiczny KTU1
przepust

ELEMENTY ISTNIEJĄCE:

- granica działki
sieć teletechniczna
sieć energetyczna
sieć wodociągowa
sieć kanalizacji deszczowej

Potwierdzam za zgodność
z oryginałem mapy
do celów projektowych
nr wystawienia pozytywnego protokołu:
SGG.6640.2770.2020_21393 z dnia 26.04.2021r

inż. Krzysztof Strzeżyk
Uprawnienia budowlane do projektowania
i kierowania robotami budowlanymi bez
ograniczeń w specjalności drogowej
Nr SLK/1553/PWOD/07

BIURO INŻYNIERSKIE MK Spółka Jawna
tel.(033) 876 28 72 M. Krawczyk, K. Strzeżyk
500 107 084
504 078 174 ul. Unii Europejskiej 10/88.1
e - mail: biuro@biuromk.net 32-602 OŚWIECIM

zamawiający: Gmina Oświęcim
ul. Zamkowa 12,
32-600 Oświęcim

adres inwestycji: ul. Beskidzka, Grojec
2118/6; 2484; 2485; 2118/4; 1099/12; 1099/16; 1010/1
jednostka ewidencyjna 121306_2 Oświęcim; obszar - wiejski, obręb Grojec 0005

faza projektu: PROJEKT ZAGOSPODAROWANIA TERENU - NARADA KOORDYNACYJNA
temat projektu:

"Przebudowa DW 948 - ul. Beskidzka w m. Grojec w granicach istniejącego
pasa drogowego poprzez budowę chodnika wraz z odwodnieniem
i oświetleniem na odc. 015 od km 4+922 do km 5+277"

tytuł rysunku: PLAN USYTUOWANIA SIECI I UZBROJENIA TERENU

projektował (firma drogowy): inż. Krzysztof Strzeżyk

nr upr. SLK/1553/PWOD/07 - specjalność: drogowy

opracował (firma drogowy): mgr inż. Barbara Francuz

nr upr. SLK/7810/PBD/18 - specjalność: drogowy

data: VIII 2021r.

skala: 1:500

nr rysunku: 1.2

Mapa do celów projektowych

Arkusze 3 (3)

Skala: 1:500
Sektja: 6.124.31.25.3.2, 6.124.31.25.3.4
6.123.31.05.1.2, 6.123.31.05.1.4
6.123.31.05.2.3, 6.123.31.05.4.1, 6.123.31.05.3.2
ID Pracy: SGG.6640.2770.2020
Układ wsp. płaskich: 2000/6
Powiat: oświęcimski
Jedn. ewid.: Oświęcim - obszar wiejski [121306_2]
Obręb: Grojec [121306_2.0005]

- zakres opracowania
- granica planu zagospodarowania
- linia rozgraniczająca wg MPZP
- nieprzekraczalna linia zabudowy
- oznaczenie wg MPZP

W zakresie mapy brak służebności gruntowych.

Wieżprz. 06.03.2021r.

Wykonat:

mgr inż. Wojciech Marczyński

Praca o id.: SGG.6640.2770.2020
zgłoszona do Starosty Oświęcimskiego
Wykonawca prac:
Usługi Geodezyjno - Kartograficzne Wojciech Marczyński
Kierownik prac: Wojciech Marczyński, nr upr. 18573
Nr i data wystawienie pozytywnego protokołu:
SGG.6640.2770.2020_21393, z dnia 26.04.2021 r.
"Jestem świadomy odpowiedzialności karnej
za złożenie fałszywego oświadczenia."

mgr inż. Wojciech Marczyński

STAROSTA OŚWIECIMSKI
Dokumentacja projektowa nr
SGG.6640.264.2021
była przedmiotem narady
koordynacyjnej przeprowadzonej
za pomocą środków
komunikacji elektronicznej
zakończoną w dniu: 23.08.2021
Z up: Starosty
Danuta Sokół
PRZEWODNICZĄCY NARADY
KOORDYNACYJNEJ

LEGENDA:

ELEMENTY BUDOWANE:

- kanal deszczowy i studnia rewizyjna
- przekanal i wpust deszczowy
- separator
- odwodnienie liniowe aco
- proj. słup oświetleniowy
- proj. słup oświetleniowy
- sugerowane przejście dla pieszych
- proj. kabel oświetleniowy
- kanal technologiczny KTU1

ELEMENTY DO ROZBIÓRKI:

- przepust
- granica działki
- sieć teletechniczna
- sieć energetyczna
- sieć wodociągowa
- sieć kanalizacji deszczowej

sieć kanalizacji deszczowej

sieć elektroenergetyczna oświetleniowa

Potwierdzam za zgodność
z oryginałem mapy
do celów projektowych
nr wystawienia pozytywnego protokołu:
SGG.6640.2770.2020_21393 z dnia 26.04.2021r.

mgr inż. Krzysztof Strzeżyk
Uprawnienia budowlane do projektowania
i kierowania robotami budowlanymi bez
ograniczeń w zakresie drogowym
Nr SLK/1553/PWOD/07

BIURO INŻYNIERSKIE MK Spółka Jawna
tel.(033) 876 28 72 M. Krawczyk, K. Strzeżyk
500 107 084 ul. Zamkowa 12, 32-600 OŚWIECİM
504 078 174 ul. Unii Europejskiej 10/88.1
e - mail: biuro@biuromk.net 32-602 OŚWIECİM

zamawiający:

Gmina Oświęcim
ul. Zamkowa 12,
32-600 Oświęcim

adres inwestycji:

ul. Beskidzka, Grojec

21188, 2484, 2485, 21184, 109912, 109916, 101011

jednostka ewidencyjna 121306, 2 Oświęcim - obszar wiejski, obręb Grojec 0005

faza projektu:

PROJEKT ZAGOSPODAROWANIA TERENU - NARADA KOORDYNACYJNA

temat projektu:

*Przebudowa DW 948 - ul. Beskidzka w m. Grojec w granicach istniejącego
pasa drogowego poprzez budowę chodnika wraz z odwodnieniem
oraz oświetleniem na odc. 015 od km 4+522 do km 5+570*

tytuł rysunku:

PLAN USYTUOWANIA SIECI I UZBROJENIA TERENU

projektował: Andrzej drogowy

mgr inż. Krzysztof Strzeżyk

nr upr. SLK/1553/PWOD/07 - specjalność: drogowy

opracowała: Barbara Francuz

mgr inż. Barbara Francuz

nr upr. SLK/7810/PBD/18 - specjalność: drogowy

data:

VIII 2021r.

skala:

1:500

nr rysunku:

1.3