


SZPITAL REJONOWY W KŁOBUCKU - RZUT PIĘTRA III

skala 1:100

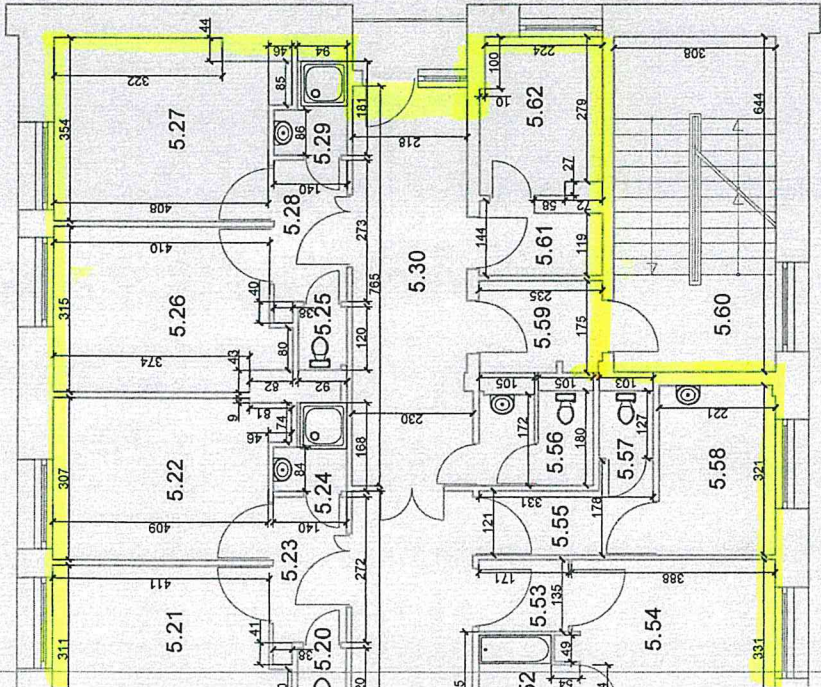

ZESTAWIENIE POMIESZCZEŃ PIĘTRA 3			
Nr	POMIESZCZENIE	POWIERZCHNIA [m ²]	
5.1	Komunikacja	19,56	
5.2	Izba przyjęć dziecka	14,02	
5.3	Korytarz	29,70	
5.4	Magazyn	7,66	
5.5	Pokój chorych	12,52	
5.6	WC	1,10	
5.7	Korytarz	4,22	
5.8	Pokój chorych	12,47	
5.9	Łazienka	1,87	
5.10	WC	0,94	
5.11	Pokój chorych	11,92	
5.12	Pokój chorych	12,82	
5.13	Korytarz	3,97	
5.14	Łazienka	1,97	
5.15	Pokój chorych	12,91	
5.16	WC	1,08	
5.17	Korytarz	3,94	
5.18	Pokój chorych	13,00	
5.19	Łazienka	2,05	
5.20	WC	1,10	
5.21	Pokój chorych	13,05	
5.22	Pokój chorych	12,84	
5.23	Korytarz	3,97	
5.24	Łazienka	1,96	
5.25	WC	1,09	
5.26	Pokój biegunkowy	13,14	
5.27	Pokój biegunkowy	14,46	
5.28	Korytarz	3,96	
5.29	Łazienka	2,10	
5.30	Korytarz	16,87	
5.31	Korytarz	26,14	
5.32	Korytarz	43,42	
5.33	Korytarz	14,25	
5.34	Składzik	3,02	
5.35	Zmywalnia	8,17	
5.36	Pom. gospodrcze	3,51	
5.37	Kuchnia	12,57	
5.38	Świełica	16,69	
5.39	Pielęgn. oddziałowa	17,50	
5.40	WC	1,15	
5.41	Gabinet ordynatora	12,75	
5.42	Korytarz	4,37	
5.43	WC	1,93	
5.44	Gabinet lekarski	12,58	
5.45	WC	1,13	
5.46	Pokój chorych	11,91	
5.47	Korytarz	4,22	
5.48	Łazienka	2,16	
5.49	Pokój chorych	12,89	
5.50	Dyżurka pielęgniarek	17,03	
5.51	Pokój zabiegowy	16,78	
5.52	Łazienka	2,48	
5.53	Wiatrołap	2,31	
5.54	Pokój chorych	12,58	
5.55	Korytarz	4,60	
5.56	WC	3,75	
5.57	WC	1,31	
5.58	Brudownik	7,08	
5.59	Wiatrołap	4,04	
5.60	Komunikacja	19,84	
5.61	Składzik	3,04	
5.62	Izolacja	6,86	
5.63	Pom. gospodrcze	5,61	
RAZEM		569,93	

