



TABLICA BEZPIECZNIKOWA "TGK"

SIGUR Sp. z o.o. Sp.K. ul. Bolesława Prusa 127G 33-300 Nowy Sacz NIP: 734-355-62-55 Regon: 369492690	
OBIEKT:	PRZEBUDOWA I ROZBUDOWA CZĘŚCI GASTRONOMICZNEJ BUDYNKU INTERNATU PRZY UL. KAMIENSKIEGO 49, 30-644 KRAKÓW
BRANŻA:	Instalacje elektryczne
TEMAT RYSUNKU:	Instalacje elektryczne - schemat tablicy
PROJEKTOWAŁ:	inż. Bogusław Mróz upr. nr UAN/378/89
SPRAWDZIŁ:	inż. Antoni Słaboń upr. nr UAN/435/87
STADIUM: Projekt Bud.-Wyk.	SKALA 1:50
DATA: 06.2021	
NR RYS.: 5.4	

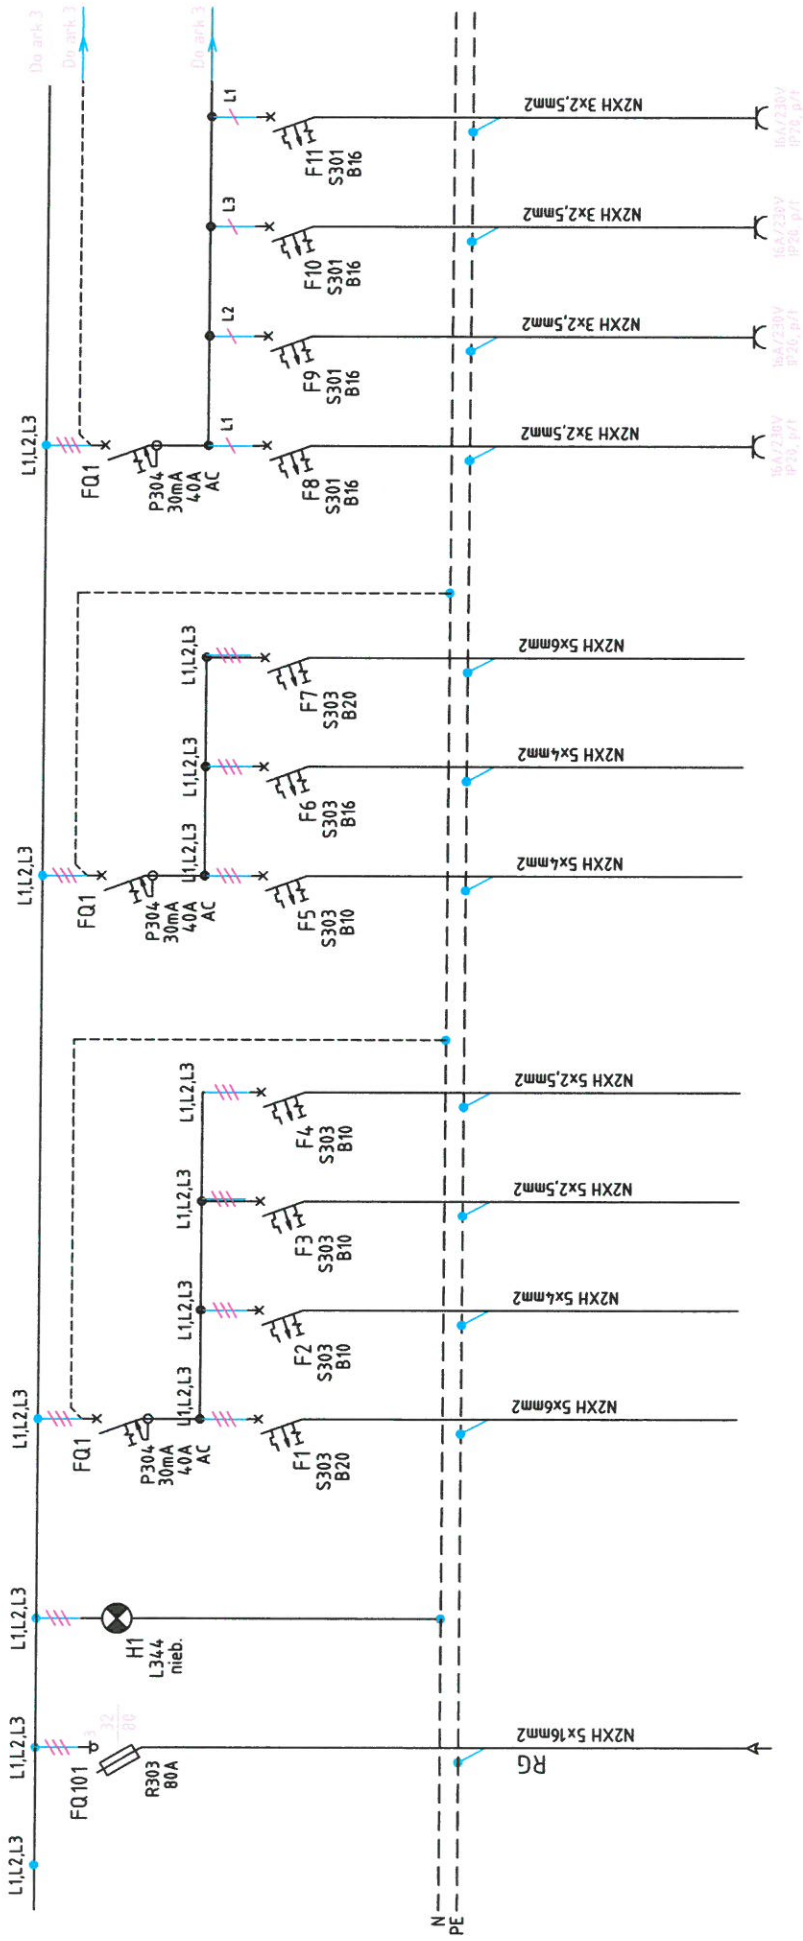

Opis odpływu	Zasilanie tablicy TBK z rozd. głównej RG	Kontrola i sygnalizacja obecności napięcia	Gniazda 3-faz. zmywarka duża	Gniazda 3-faz. zmywarka podblatowa	Gniazda 3-faz.	Gniazda 3-faz.	Gniazda 3-faz.	Gniazda 1-faz.	Gniazda 1-faz.	Gniazda 1-faz.	Gniazda 1-faz.	Pi [kW]
			11	5,5	3,6	0,55	1,1	0,9	12			

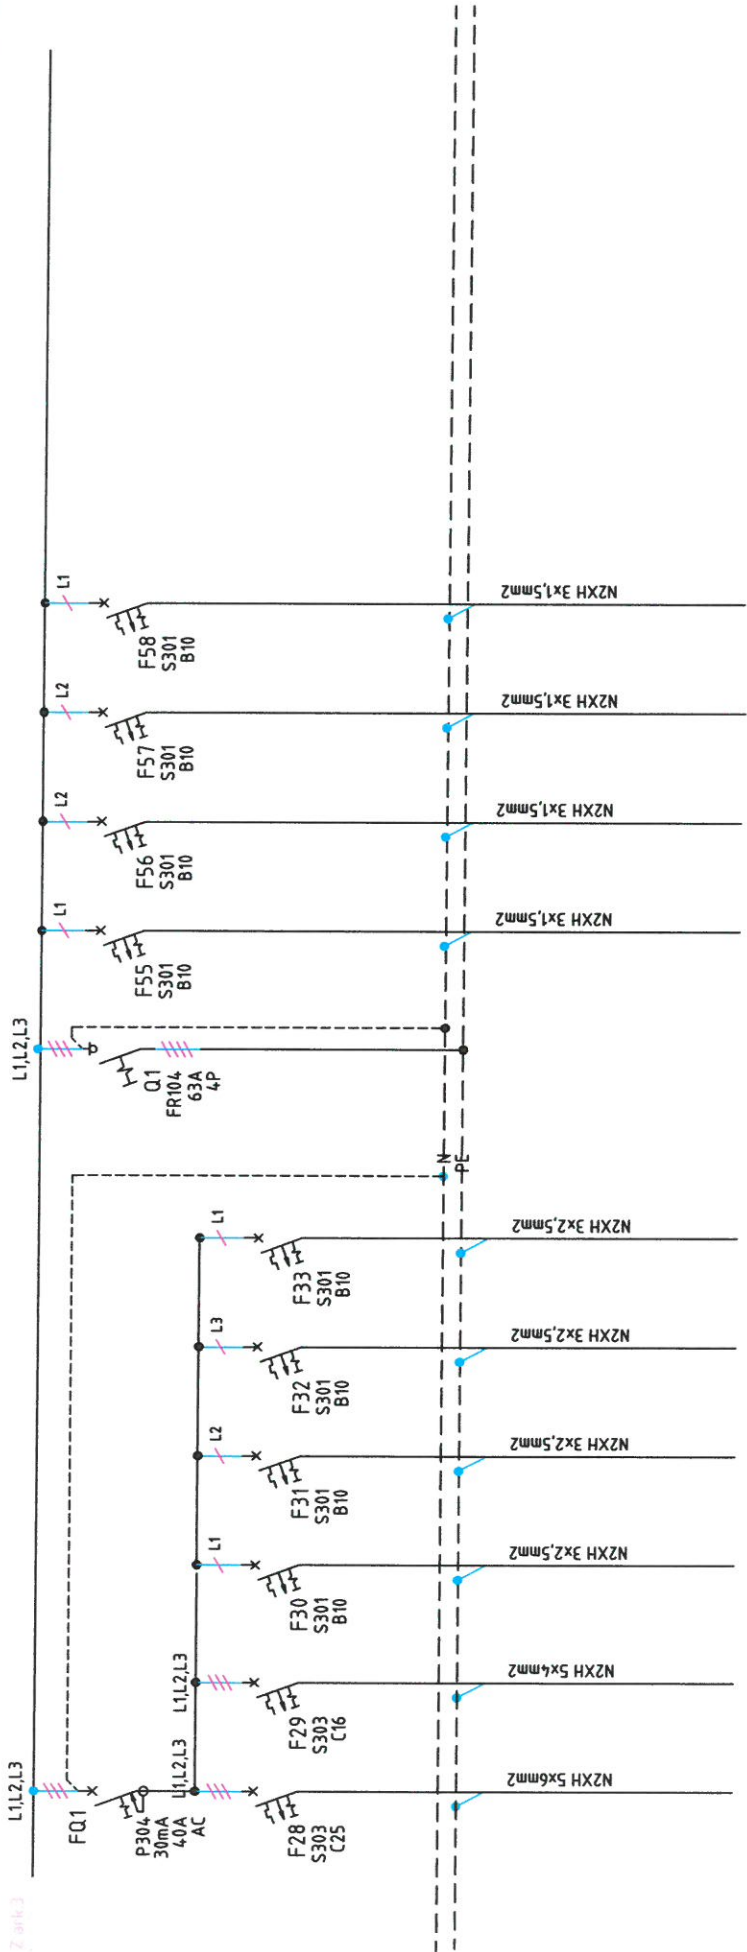

Opis odpływu	Pi [kW]	
Wentylacja	18	
Wentylacja	6	
Oświetlenie		
Oświetlenie		
Oświetlenie		
Oświetlenie		