



BPD-72-IP/1  
(pom.045A)

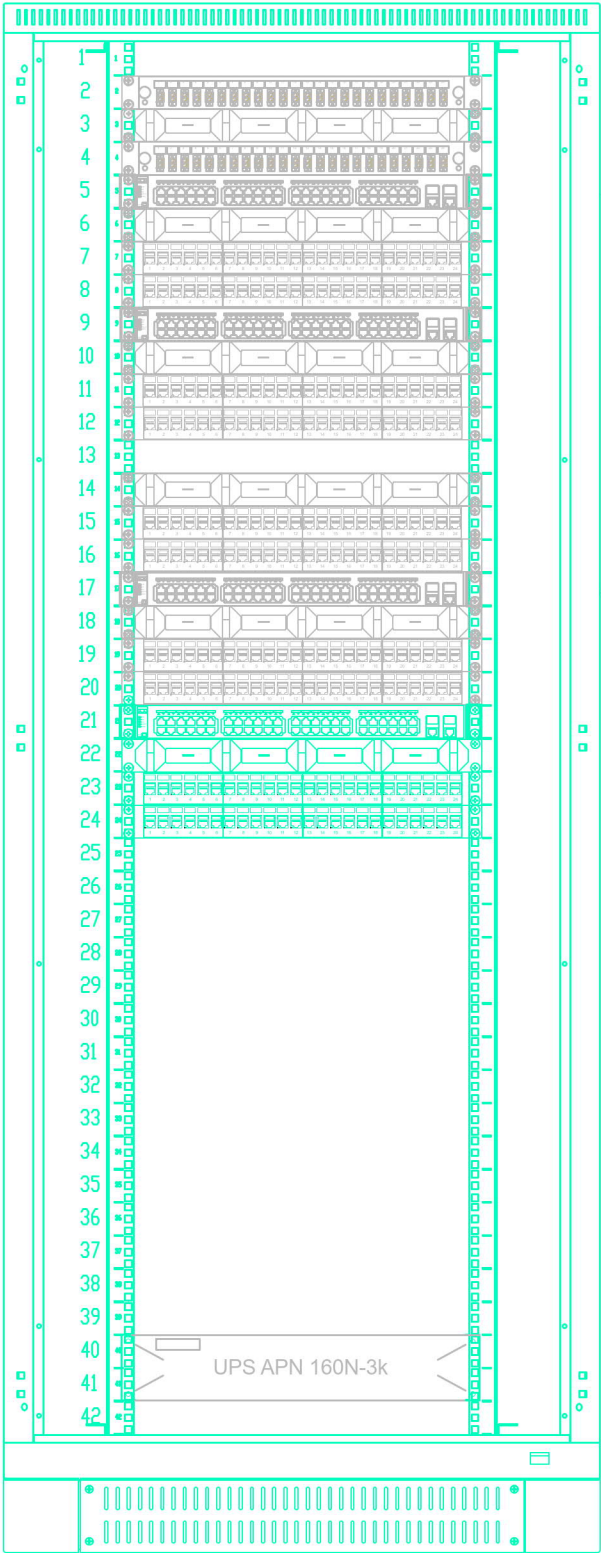

- Panel 24 x LC2 / istniejące  
Panel z wieszakami / istniejące  
Panel 24 x LC2 / istniejące  
Sprzęt aktywny / istniejące  
Panel z wieszakami / istniejące  
Patch panel 24 x RJ45 (1) / istniejące  
Patch panel 24 x RJ45 (2) / istniejące  
Sprzęt aktywny / istniejące  
Panel z wieszakami / istniejące  
Patch panel 24 x RJ45 (3) / istniejące  
Patch panel 24 x RJ45 (4) / istniejące  
Panel z wieszakami / istniejące  
Patch panel 24 x RJ45 (5) / gniazda BDP-72/5/1 do BDP-72/5/19  
Patch panel 24 x RJ45 (6) / gniazda BDP-72/6/1 do BDP-72/6/24  
Sprzęt aktywny / istniejące  
Panel z wieszakami / istniejące  
Patch panel 24 x RJ45 (7) / istniejące  
Patch panel 24 x RJ45 (8) / istniejące  
OS 6450-P48 / przełącznik PoE48x10/100/1000  
Panel z wieszakami  
Patch panel 24 x RJ45 (9) / gniazda BDP-72/9/1 do BDP-72/9/24  
Patch panel 24 x RJ45 (10) / gniazda BDP-72/10/1 do BDP-72/10/9

UPS / istniejące

BPD-71-LAN/1  
(pom.045A)

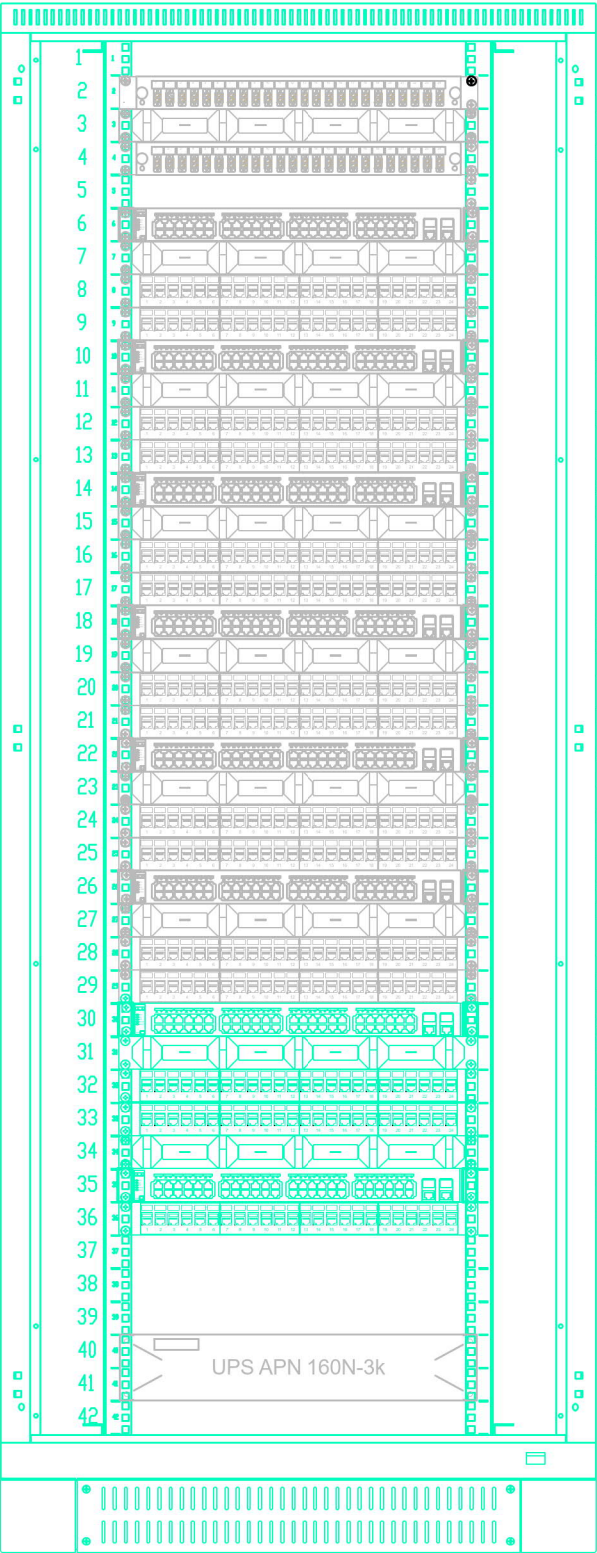

- Panel 24 x LC2 / światłowód 24-wł OM3  
Panel z wieszakami / Szufłada zapasu  
Panel 24 x LC2 / do BDD-D  
Sprzęt aktywny / Przełącznik do 48x10/100/1000  
Panel z wieszakami  
Patch panel 24 x RJ45 (1) / Gniazda BDP-71/1/01 do BDP-71/1/24  
Patch panel 24 x RJ45 (2) / Gniazda BDP-71/2/01 do BDP-71/2/24  
Sprzęt aktywny / przełącznik 48x10/100/1000  
Panel z wieszakami  
Patch panel 24 x RJ45 (3) / Gniazda BDP-71/3/01 do BDP-71/3/24  
Patch panel 24 x RJ45 (2) / Gniazda BDP-71/4/01 do BDP-71/4/24  
Sprzęt aktywny / przełącznik 48x10/100/1000  
Panel z wieszakami  
Patch panel 24 x RJ45 (5) / Gniazda BDP-71/5/01 do BDP-71/5/24  
Patch panel 24 x RJ45 (6) / Gniazda BDP-71/6/01 do BDP-71/6/24  
Sprzęt aktywny / przełącznik 48x10/100/1000  
Panel z wieszakami  
Patch panel 24 x RJ45 (7) / Gniazda BDP-71/7/01 do BDP-71/7/24  
Patch panel 24 x RJ45 (8) / Gniazda BDP-71/8/01 do BDP-71/8/24  
Sprzęt aktywny / przełącznik 48x10/100/1000  
Panel z wieszakami  
Patch panel 24 x RJ45 (9) / Gniazda BDP-71/9/01 do BDP-71/9/24  
Patch panel 24 x RJ45 (10) / REZERWA  
Sprzęt aktywny / przełącznik 48x10/100/1000  
Panel z wieszakami  
Patch panel 24 x RJ45 (11) / Gniazda BDP-71/11/01 do BDP-71/11/24  
Patch panel 24 x RJ45 (12) / REZERWA  
OS 6450-P48 / przełącznik PoE 48x10/100/1000  
Panel z wieszakami  
Patch panel 24 x RJ45 (13) / Gniazda BDP-71/13/01 do BDP-71/13/24  
Patch panel 24 x RJ45 (14) / Gniazda BDP-71/14/01 do BDP-71/14/24  
Panel z wieszakami  
OS 6450-P48 / przełącznik PoE 48x10/100/1000  
Patch panel 24 x RJ45 (15) / Gniazda BDP-71/15/01 do BDP-71/15/13

UPS / istniejące

Istniejące - kolorem szarym  
Projektowane - kolorem czarnym

PRZEDSIĘBIORSTWO ORGANIZACJI INWESTYCJI ALLPLAN Sp. z o.o.  
ul. Mahoniowa 14, 85-390 Bydgoszcz

FAZA / PHASE

PROJEKT WYKONAWCZY

TYTUŁ / PROJECT TITLE

Zmiana aranżacji pomieszczenia nr 42 po Czytelnii  
Czasopism na pracownię dla Zakładu Rękopisów wraz  
z adaptacją instalacji.

ADRES / ADDRESS

al. Niepodległości 213, 02-086 Warszawa  
j. ewid. 146506\_8; obręb ewid. 2-01-06; dz. ewid. nr 21

BRANŻA / INDUSTRY

TELETECHNIKA

INWESTOR / CLIENT

Biblioteka Narodowa, al. Niepodległości 213  
02-086 Warszawa

PROJEKTANT / DESIGNED BY

NI DEC. O NADANIU UPRAWNIENI

POOPIS / SIGNATURE

MGR INŻ. IRENEUSZ KUBIK

POM/0371/PBT/19

SPECIALNOŚĆ / SPECIALTY

Uprawnienia budowlane do projektowania bez ograniczeń w specjalności telekomunikacyjnej.

SPRAWDZAJĄCY / VERIFIED BY

NI DEC. O NADANIU UPRAWNIENI

POOPIS / SIGNATURE

MGR INŻ. PIOTR RACZYŃSKI

WAM/0104/POOT/08

SPECIALNOŚĆ / SPECIALTY

Uprawnienia budowlane do projektowania bez ograniczeń w specjalności telekomunikacyjnej.

OPRACOWANIE / DRAFTED BY

POOPIS / SIGNATURE

MGR INŻ. DANIEL DĄBROWSKI

KACPER FITAS

TEMAT / SUBJECT

NR RYSUNKU / DRAWING NUMBER

REWIZJA

Widok szafy RACK BDP-71/72

T-05

DATA / DATE

SKALA / SCALE

KWIECIEŃ 2024

b/s