


SZPITAL REJONOWY W KŁOBUCKU - RZUT PIWNIC

skala 1:100

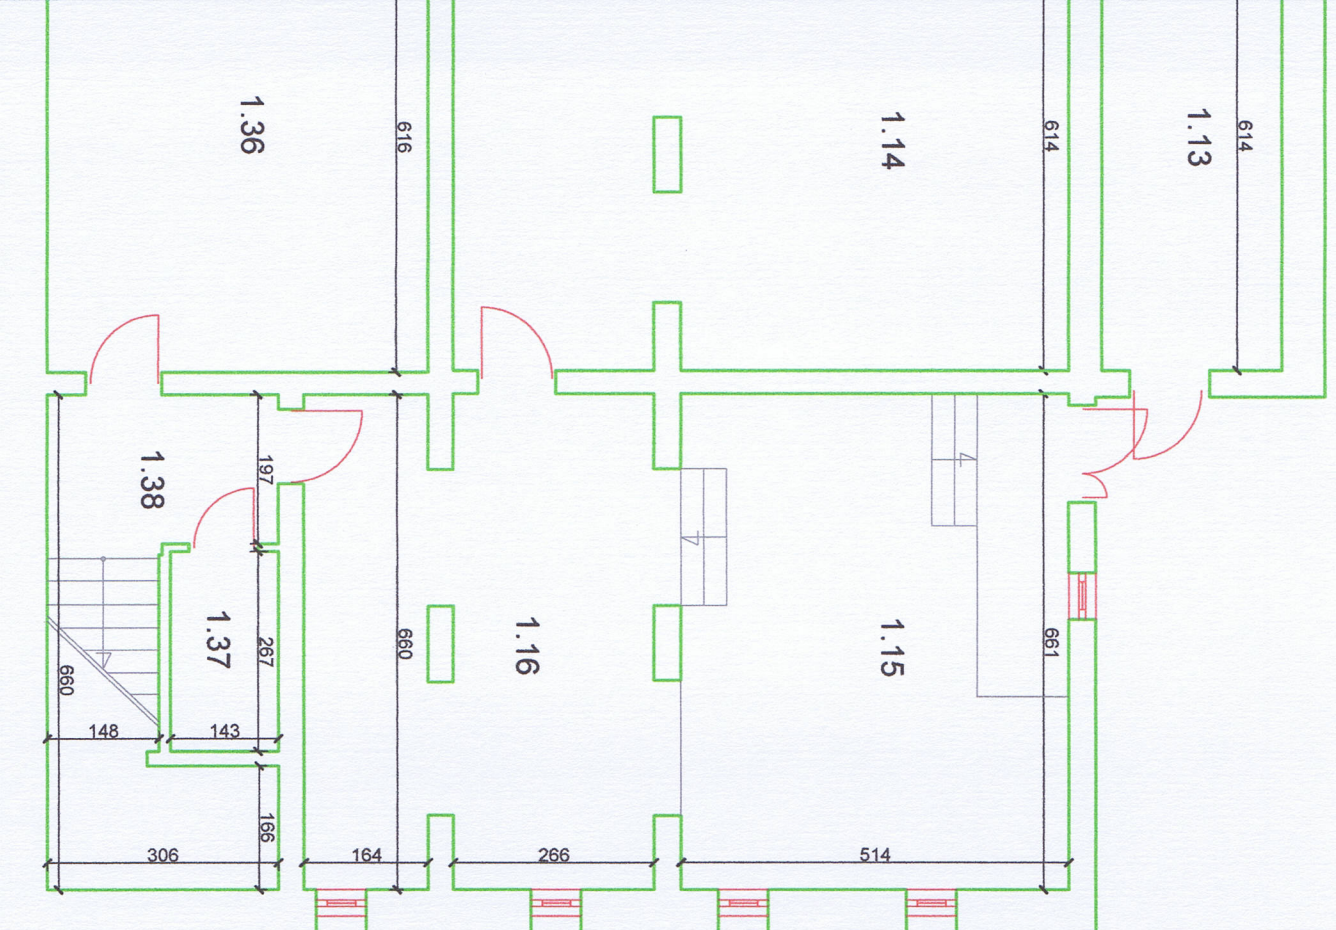

ZESTAWIENIE POMIESZCZEŃ PIWNICY		
Nr	POMIESZCZENIE	POWIERZCHNIA [m2]
1.1	WC	3,91
1.2	Pom. techniczne	7,54
1.3	Schowek	4,09
1.4	Komunikacja	14,43
1.5	Korytarz	27,92
1.6	Magazyn	7,10
1.7	Szatnia kobiet	75,01
1.8	Wiatrołap	3,47
1.9	WC	1,37
1.10	Pom. techniczne	3,15
1.11	Natryski	27,88
1.12	Pom. gospodarcze	17,65
1.13	Pom. gospodarcze	14,60
1.14	Wentylatornia	31,54
1.15	Węzeł ciepły	33,95
1.16	Korytarz	34,70
1.17	Pom. techniczne	5,90
1.18	Korytarz	49,10
1.19	Korytarz	24,60
1.20	Wiatrołap	4,81
1.21	Gabinet lekarski	15,33
1.22	Wiatrołap	5,48
1.23	Gabinet lekarski	8,90
1.24	Łazienka + WC	14,15
1.25	Wiatrołap	4,27
1.26	Pom. techniczne	8,90
1.27	WC	2,21
1.28	WC	1,08
1.29	Pom. techniczne	9,41
1.30	Korytarz	4,56
1.31	Pom. techniczne	32,06
1.32	Rozdzielnia elektr.	7,88
1.33	Przyłącze elektr.	5,42
1.34	Korytarz	17,60
1.35	Pom. gospodarcze	13,53
1.36	Węzeł solarny	31,10
1.37	Schowek	3,81
1.38	Komunikacja	15,48
RAZEM		593,89