


Punkt Selektywnej Zbiórki Odpadów Komunalnych
w Opolu przy ul. Przeskok 1-
działka nr 90 a.m. 9 w obr. Groszowice
- plan zagospodarowania terenu-

skala 1 : 500

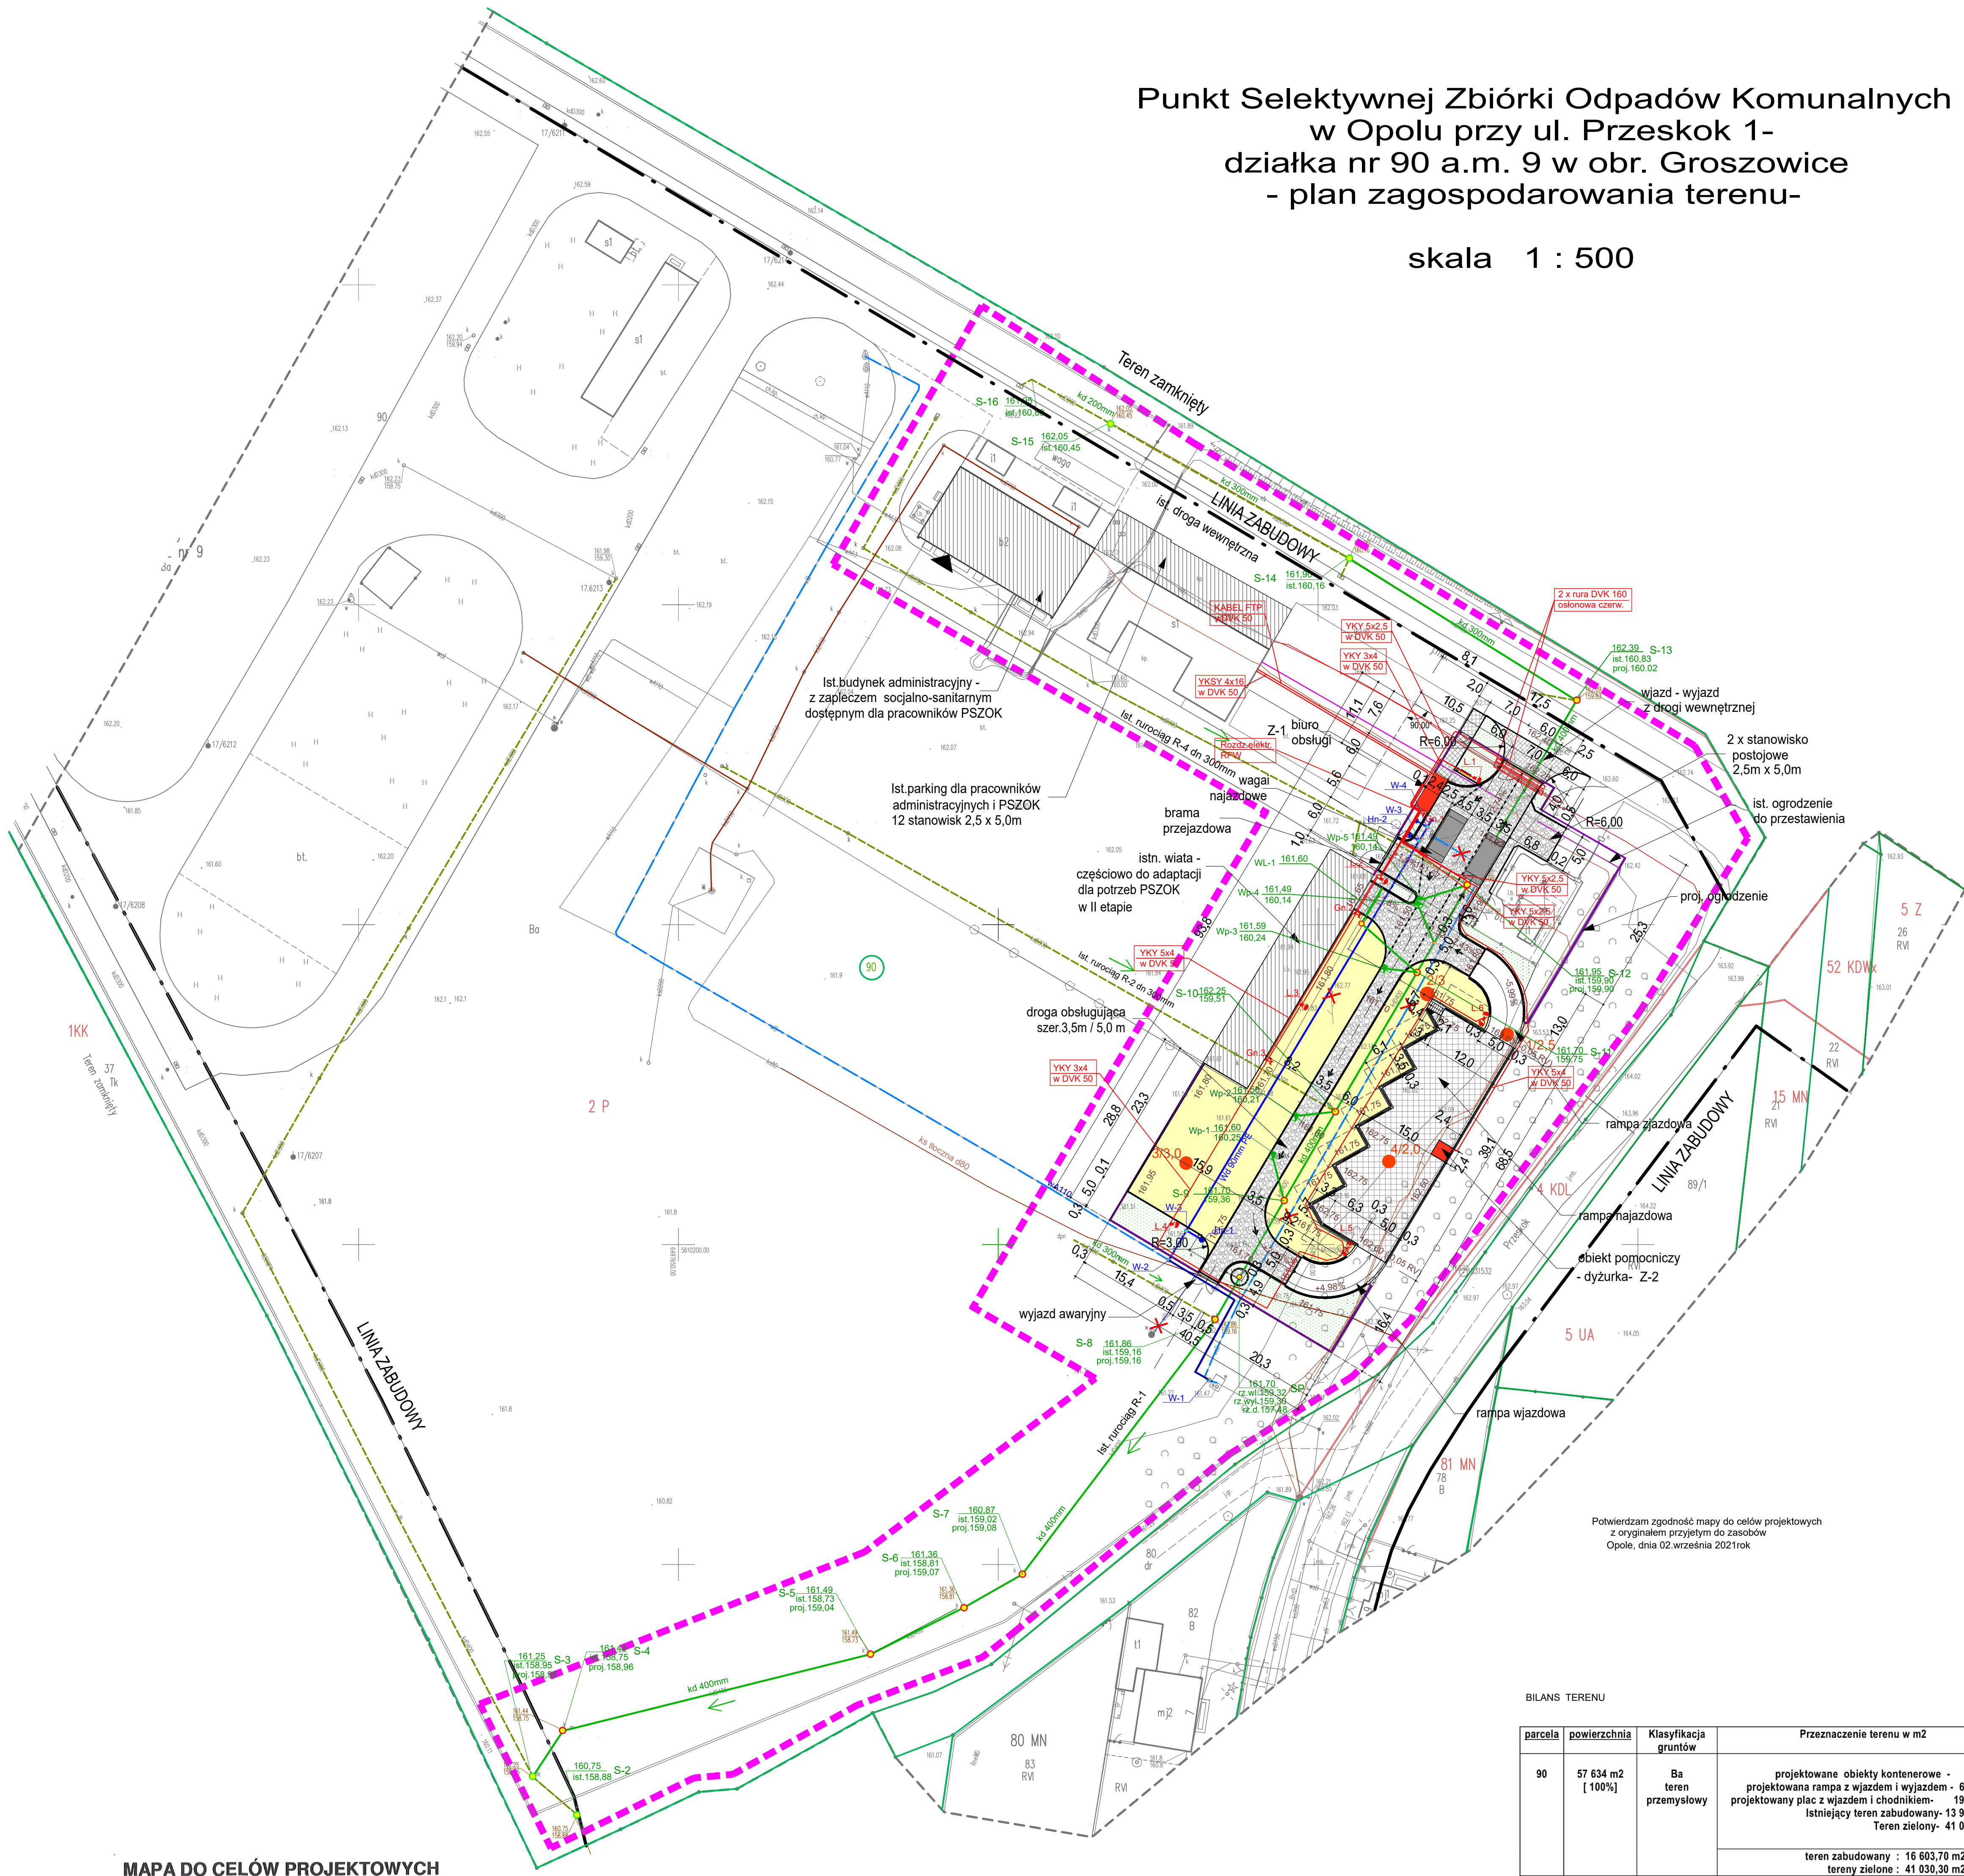

Potwierdzam zgodność mapy do celów projektowych
z oryginałem przyjętym do zasobów
Opole, dnia 02 września 2021rok

BILANS TERENU

parcela	powierzchnia	Klasyfikacja gruntów	Przeznaczenie terenu w m ²
90	57 634 m ² [100%]	Ba teren przemysłowy	projektowane obiekty kontenerowe - 21,30 m ² projektowana rampa z wjazdem i wyjazdem - 650,50 m ² projektowany plac z wjazdem i chodnikiem - 1969,50 m ² Istniejący teren zabudowany - 13 962,40 m ² Teren zielony - 41 030,30 m ²
			teren zabudowany : 16 603,70 m ² [29,2%] tereny zielone : 41 030,30 m ² [70,8%]

MAPA DO CELÓW PROJEKTOWYCH
Skala 1:500

Województwo: opolskie
Powiat: Miasto Opole
Gmina: 166101_1 Miasto Opole
Obręb: 0058 Groszowice
Działka: 90 AM-9

Układ odniesienia: 2000/18
Układ wysokości: PL-EVRF2007-NH
Sekoja mapy: 6.138.20.24.3.2, 4.1
6.138.20.24.3.4, 4.3

Zgl. pracy geod.:
G1K.6640.1.1231.2020

Data opracowania: 30.07.2020

Oznaczenie granic obszaru:

Nie wyklucza się istnienia w terenie
innych nie wykazanych na niniejszej
mapie urządzeń podziemnych, które
nie były zgłoszone do inwentaryzacji
lub o których brak jest informacji w
instrukcjach branżowych.

Położenie punktów granicznych określono
z wymaganą dokładnością na podstawie
dokumentów w PZG:K w Opolu.

Poświadczam, że niniejszy dokument został opracowany w wyniku prac geodezyjnych i kartograficznych, których rezultaty zawiera operat techniczny wpisany do ewidencji materiałów państwowego zasobu geodezyjnego i kartograficznego.	
Organ prowadzący państwowy zasob geodezyjny i kartograficzny	Prezydent Miasta Opola
Identyfikator ewidencyjny materiału zasobu - operat techniczny	P.166120_20-1972
Identyfikator operatu technicznego w ewidencji materiałów zasobu	02.001.2020
Imię, nazwisko i podpis osoby reprezentującej organ	z up. Przewodniczącego Dywizji Kinga Husak Burmistrz
Wydanie Geodezyjne	

GEODETA UPRAWNIONY
nr upr. 5214 zakres 1,2,4.
inż. Mirosław Mendela
inż. Mirosław Mendela
45-469 Opole, ul. Włocławska 38
NIP: 754-102-05-55, tel. 804 267 804

PRZEDSIĘBIORSTWO GEODEZYJNE
I KARTOGRAFICZNE
inż. Mirosław Mendela
45-469 Opole, ul. Włocławska 38
NIP: 754-102-05-55, tel. 804 267 804

Legenda:

- granice obszarów przeznaczenia terenu w MPZP
— nieprzekraczalna linia zabudowy.

LEGENDA

PROJEKTOWANE ZAGOSPODAROWANIE		PROJEKTOWANE SIECI	ISTNIEJĄCE SIECI
GRANICA OBSZARU OPRACOWANIA	TEREN PLACU PSZOK (kostka brukowa - szary)	KANALIZACJA DESZCZOWA ZE STUDNIAMI - ODCINEK OBJEKTU PRZEBUDOWA	KANALIZACJA DESZCZOWA ZE STUDNIAMI
GRANICE ODZIEK	TEREN PLACU PSZOK (kostka brukowa - szaro-zielony)	WPUST DESZCZOWY Z PRZYKANALIKIEM	INSTALACJA WODOCIĄGOWA
BIURO OBSŁUGI	WJAZD / WYJAZD Z TERENU PSZOK (kostka brukowa - szary)	SEPARATOR KOALESCENCYJNY	TŁOCZNA KAN. SANITARNA
DYŻURKA	CHODNIK (kostka brukowa)	INSTALACJA WODOCIĄGOWA DN80 Z HYDRANTAMI	SIEĆ ENERGETYCZNA
RAMPA NAJAZDOWA	TRAWNIKI	INSTALACJA WODOCIĄGOWA DN80	SIEĆ TELETECHNICZNA
WAGA SAMOCHODOWA - URZĄDZENIE TECHNICZNE	OTWORY GEOLOGICZNE	WĘZŁY	
OGRODZENIE Z BRAMAMI I FURTKA - O WYS. 2,0M		Slup SAL-60 na fundamencie B-60	
		OPRAWA CUDDLE LED 48W na wysięgniku WR-4/10,5/2P	
		ZASILANIE OŚWIELTENIA	
		ZASILANIE WMS, BRAMY ORAZ BIURO OBSŁUGI	

DOKUMENTACJA PROJEKTOWA SIERPIEŃ 2021R		PROJEKTANT: architektura	PODPIS:	SKALA
INWESTOR: Zakład Komunalny Sp z o.o. ul. Podmiejska 69 45-754 OPOLE	NAZWA OBIEKTU BUDOWLANEGO PUNKT SELEKTYWNEJ ZBIÓRKI ODPADÓW KOMUNALNYCH W OPOLU PRZY UL. PRZESKOK 1	mgr inż. arch. Marek WALA upr. 12/OPOKK/06		
LOKALIZACJA: jednostka: OPOLE obwód: 166101_1, 0058 Groszowice działka: 90 am 9		PROJEKTANT: konstrukcja mgr inż. Mirosław JAKUBOWICZ upr. 27/91/Op PODPIS:	PROJEKTANT: drog inż. Adam KULEJEWSKI upr. 34/77/Op PODPIS:	1 : 500
domel inż. Iwona Dołycka 46-073 Mechnice, ul. Towarowa 13a e-mail: i.w.dołycka@domel.pl NIP: 753-139-16-00	TYTUŁ RYSUNKU PLAN ZAGOSPODAROWANIA TERENU	PROJEKTANT: sieci wod-kan inż. Iwona DOŁŻYCKA upr. 47/DOS/03 PODPIS:	OPRACOWAŁ: mgr inż. arch. Maria KIELBASA PODPIS:	
		PROJEKTANT: instalacje elektryczne mgr inż. LESZEK SUJATA upr. OPL/1197/PWBE/15 PODPIS:	OPRACOWAŁ: mgr inż. Krzysztof WRÓBLEWSKI PODPIS:	2