


INSTALACJA CHŁODU

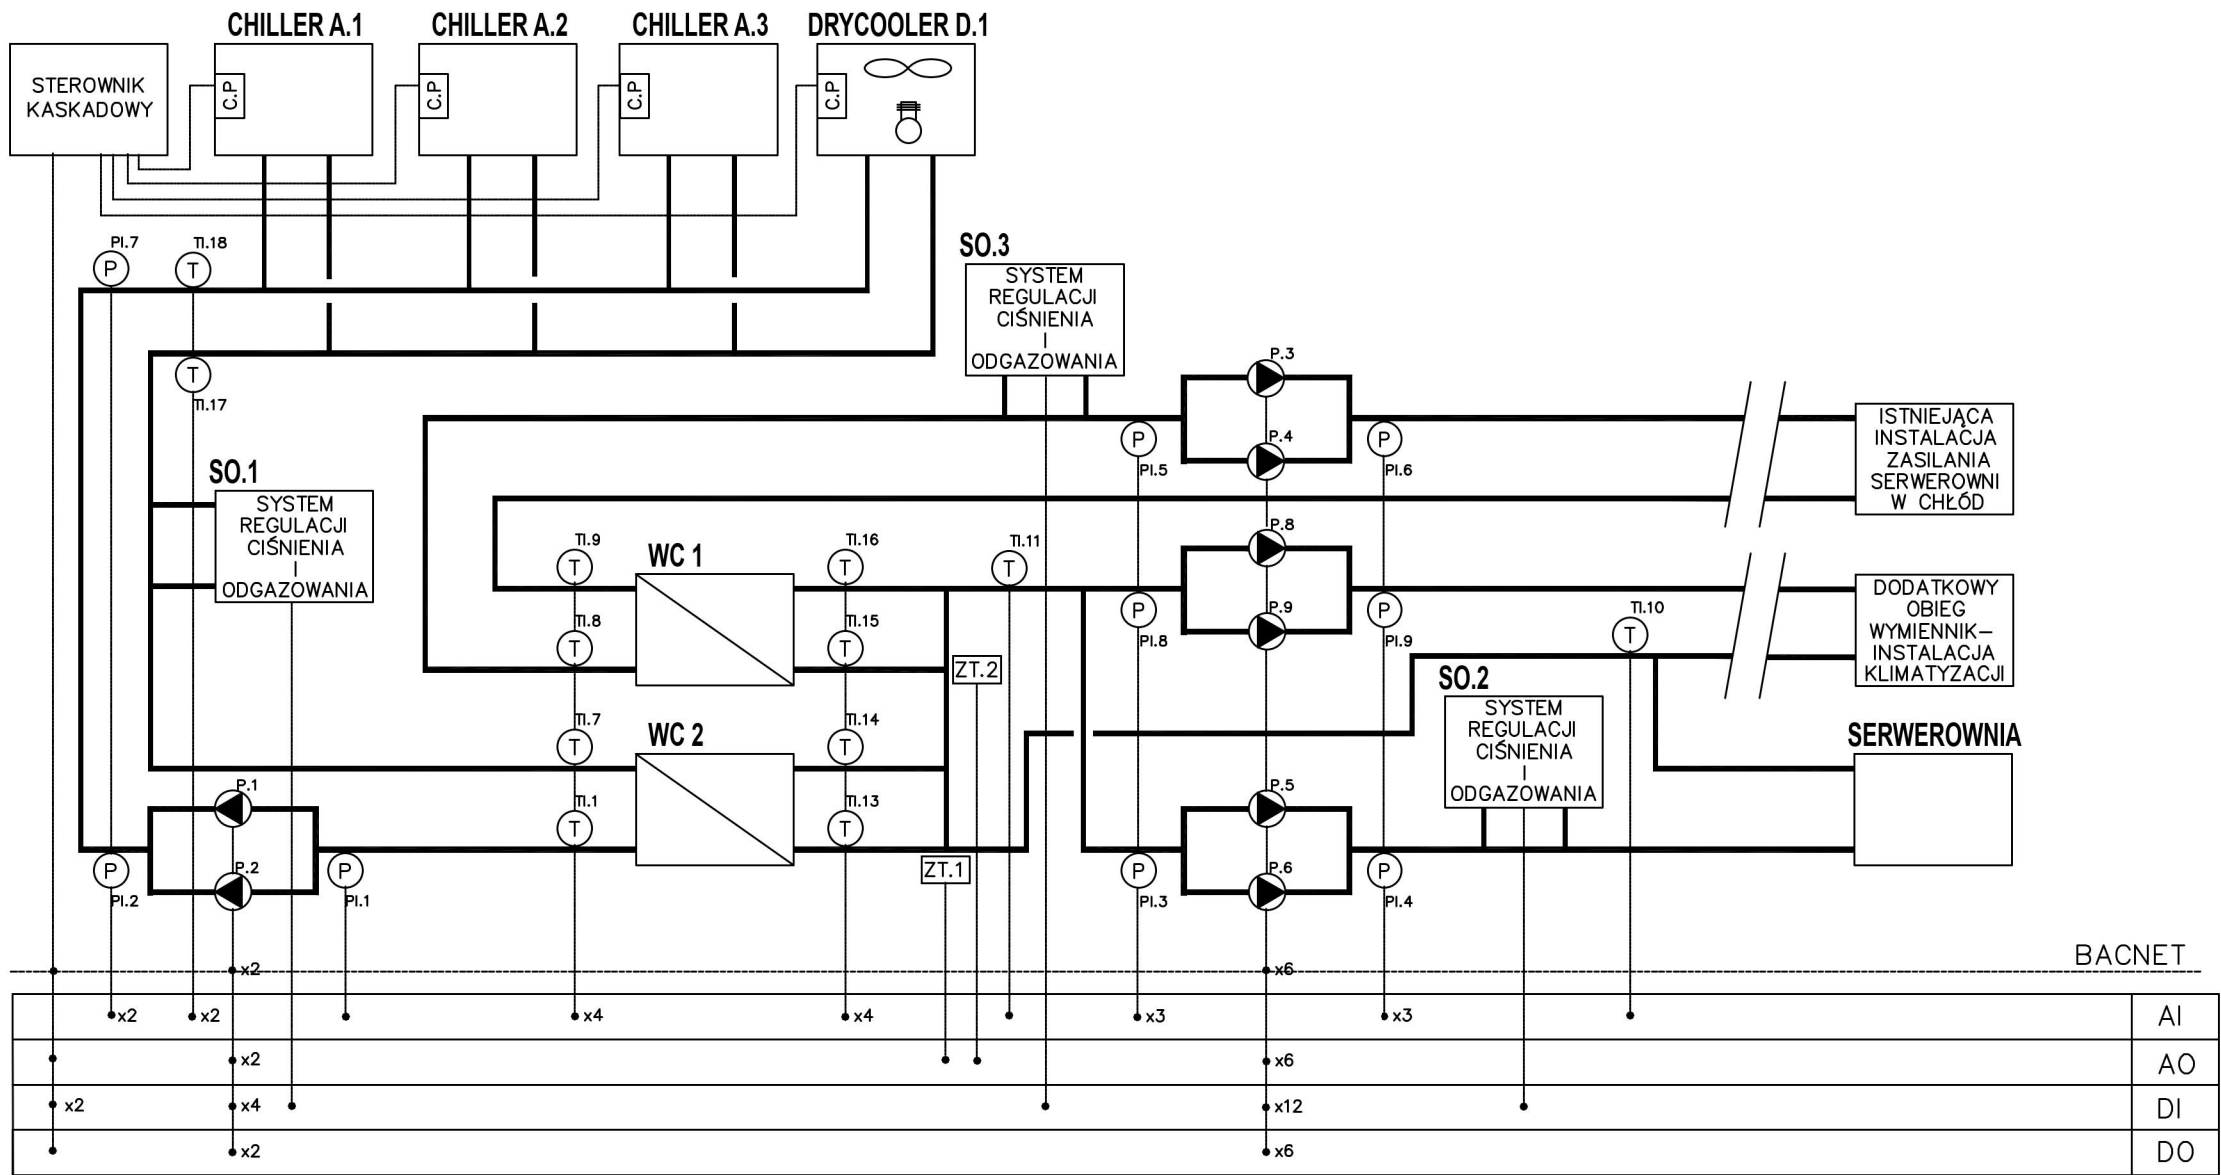

<div>allplan</div> <div>PRZEDSIĘBIORSTWO ORGANIZACJI INWESTYCJI ALLPLAN Sp. z o.o. ul. Mahoniowa 14, 85-390 Bydgoszcz</div>		
FAZA / PHASE		
PROJEKT WYKONAWCZY		
TYTUŁ / PROJECT TITLE		
Rozbudowa istniejącej instalacji chłodniczej o dodatkowy agregat, urządzenia chłodzące - dry coolery i nitkę glikolu do pomieszczenia serwerowni znajdującej się w budynku „B”		
ADRES / ADDRESS		
al. Niepodległości 213, 02-086 Warszawa j. ewid. 146506_8; obręb ewid. 2-01-06; dz. ewid. nr 21		
BRANŻA / INDUSTRY		
TELETECHNIKA		
INWESTOR / CLIENT		
Biblioteka Narodowa, al. Niepodległości 213 02-086 Warszawa		
PROJEKTANT / DESIGNED BY		NR DEC. O NADANIU UPRAWNIEN
MGR INŻ. IRENEUSZ KUBIK		POM/0371/PBT/19
SPECJALNOŚĆ / SPECIALTY		
Uprawnienia budowlane do projektowania bez ograniczeń w specjalności telekomunikacyjnej.		
SPRAWDZAJĄCY / VERIFIED BY		NR DEC. O NADANIU UPRAWNIEN
MGR INŻ. PIOTR RACZYŃSKI		WAM/0104/POOT/08
SPECJALNOŚĆ / SPECIALTY		
Uprawnienia budowlane do projektowania bez ograniczeń w specjalności telekomunikacyjnej.		
OPRACOWANIE / DRAFTED BY		PODPIS / SIGNATURE
MGR INŻ. DANIEL DĄBROWSKI		
KACPER FITAS		
TEMAT / SUBJECT		NR RYSUNKU / DRAWING NUMBER
Schemat funkcjonalny instalacji chłodu		T-05
DATA / DATE		SKALA / SCALE
KWIECIEŃ 2024		b/s