


SZCZEGÓŁ POSADOWIENIA RURY
SKALA 1 : 10

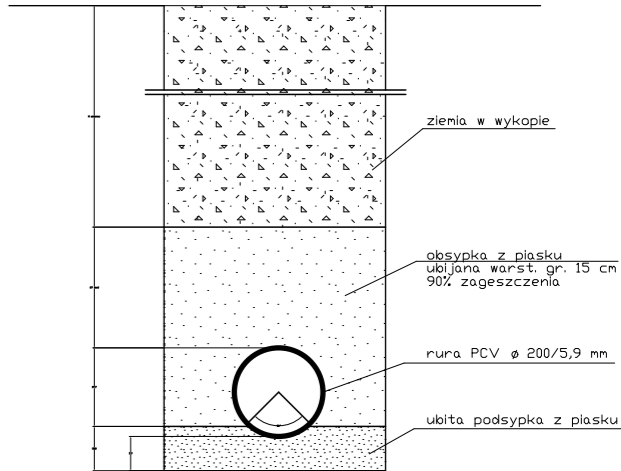

UWAGA!
1. Wszystkie studnie dla h>0,5m wykonać jako studnie kaskadowe.
2. Wszystkie studnie mają posiadać wyprofilowane kinety.
3. Nie wyklucza się istnienia nie zinwentaryzowanego uzbrojenia podziemnego (uzbrojenie zostało naniesione z uzgodnień branżowych).

PROFIL PODŁUŻNY SIECI
KANALIZACJI SANITARNEJ
ø200/5,9 PCV
odcinek s1-s3
ul. Śląska (odnoga)

BIURO USŁUGOWO-PROJEKTOWE "WODOPROJEKT"			
42-100 KŁOBUCK UL. PODLEŚNA 58 TEL. 601-063-294			
Rodzaj dokumentacji	Budowa sieci wodociągowej i kanalizacji sanitarnej w m. Rudnik Mały, ul. Śląska (odnoga), jedn. ewid. Starcza		
Inwestor	GMINA STARCZA		
Treść	Profil podłużny sieci kan. sanitarnej	Rys. nr Skala	16 1:100/500
Opracował	STANISŁAW SOLUCH Upr. Nr NT-83861/31/78 Upr. Nr UAN-VIII-83861/84/85		03.2020r.
Projektował	mrg inż. ŁUKASZ MIRCZAK upr. nr: SLK/1059/PWOS/05		03.2020r.
Sprawdził	mrg inż. PAWEŁ JANUSZEWSKI upr. nr: SLK/5184/PWOS/13		03.2020r.