


LPDs1  
(pom.044)

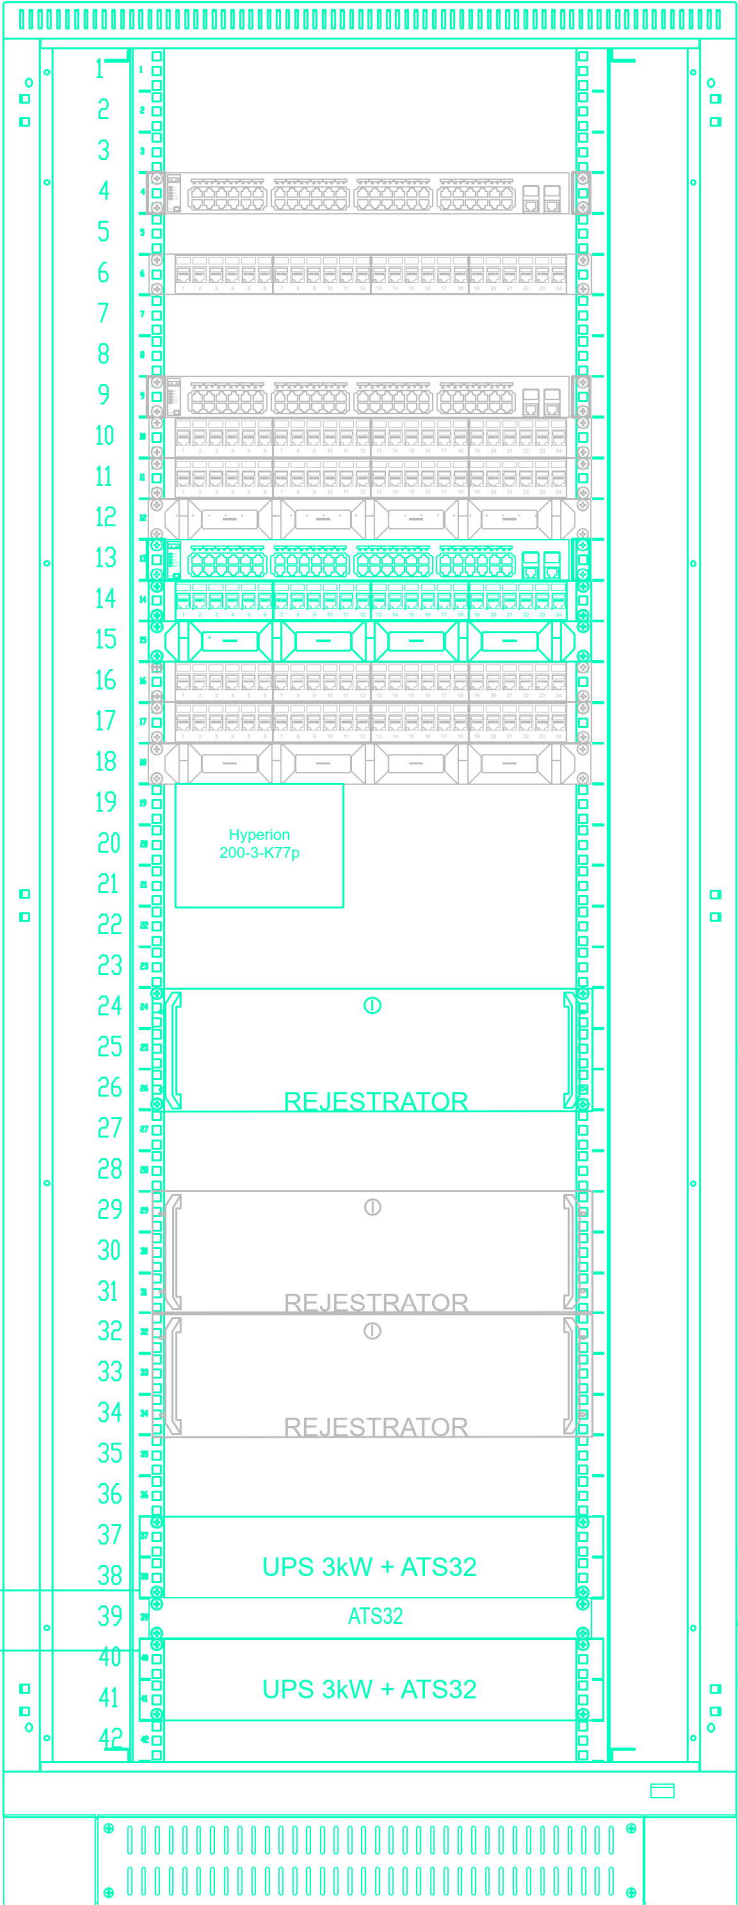

- Sprzęt aktywny / istniejące
- Patch panel 24 x RJ45 (1) / istniejące
- Sprzęt aktywny / istniejące
- Patch panel 24 x RJ45 (2) / istniejące
- Patch panel 24 x RJ45 (3) / istniejące
- Panel z wieszakami / istniejące
- OS 6450-P24 / switch PoE 48 x 10/100/1000 + 2 x 10G (CCTV+Videofon)
- Patch panel 24 x RJ45 (4) /porty LPDs1/4/1 do LPDs1/4/15 - CCTV
- Panel z wieszakami
- Patch panel 24 x RJ45 (5) / istniejące
- Patch panel 24 x RJ45 (6) / istniejące
- Panel z wieszakami / istniejące

Rejestrator / NMS NVR X-2U/72

Rejestrator / istniejące

Rejestrator / istniejące

UPS 3kW

Automatyczny przełącznik zasilania ATS32

UPS 3kW

Sygnał do BMS

PRZEDSIĘBIORSTWO ORGANIZACJI INWESTYCJI ALLPLAN Sp. z o.o.  
ul. Mahoniowa 14, 85-390 Bydgoszcz

FAZA / PHASE

PROJEKT WYKONAWCZY

TYTUŁ / PROJECT TITLE

Zmiana aranżacji pomieszczenia nr 42 po Czytelni  
Czasopism na pracownię dla Zakładu Rękopisów wraz  
z adaptacją instalacji.

ADRES / ADDRESS

al. Niepodległości 213, 02-086 Warszawa  
j. ewid. 146506\_8; obręb ewid. 2-01-06; dz. ewid. nr 21

BRANŻA / INDUSTRY

TELETECHNIKA

INWESTOR / CLIENT

Biblioteka Narodowa, al. Niepodległości 213  
02-086 Warszawa

PROJEKTANT / DESIGNED BY

NR DEC. O NADANIU UPRAWNIENI

POCIS / SIGNATURE

MGR INŻ. IRENEUSZ KUBIK

POM/0371/PBT/19

SPECJALNOŚĆ / SPECIALTY

Uprawnienia budowlane do projektowania bez ograniczeń w specjalności telekomunikacyjnej.

SPRAWDZAJĄCY / VERIFIED BY

NR DEC. O NADANIU UPRAWNIENI

POCIS / SIGNATURE

MGR INŻ. PIOTR RACZYŃSKI

WAM/0104/POOT/08

SPECJALNOŚĆ / SPECIALTY

Uprawnienia budowlane do projektowania bez ograniczeń w specjalności telekomunikacyjnej.

OPRACOWANIE / DRAFTED BY

NR RYSUNKU / DRAWING NUMBER

POCIS / SIGNATURE

MGR INŻ. DANIEL DĄBROWSKI

KACPER FITAS

REWIZJA

TEMAT / SUBJECT

Widok szafy RACK LPDs1

T-06

DATA / DATE

KWIECIEŃ 2024

SKALA / SCALE

b/s