


SZCZEGÓŁ POSADOWIENIA RURY  
SKALA 1 : 10

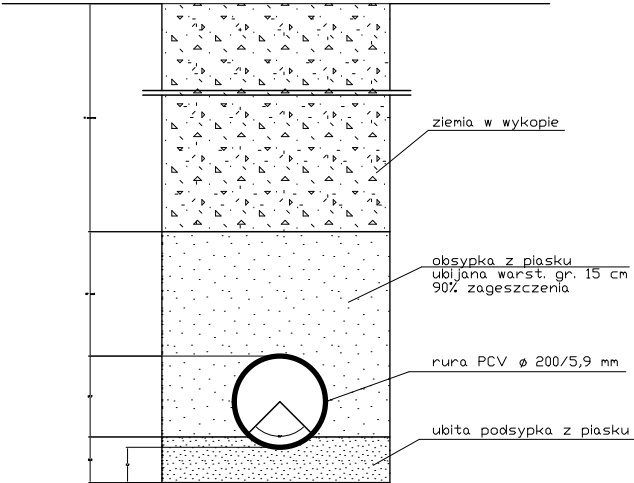

- UWAGA!
1. Wszystkie studnie dla h>0,5m wykonać jako studnie kaskadowe.
  2. Wszystkie studnie mają posiadać wyprofilowane kinety.
  3. Nie wyklucza się istnienia nie zinventaryzowanego uzbrojenia podziemnego (uzbrojenie zostało naniesione z uzgodnień branżowych).

PROFIL PODŁUŻNY SIECI  
KANALIZACJI SANITARNEJ  
ø200/5,9 PCV  
odcinek s2-s8-s9-s10

BIURO USŁUGOWO-PROJEKTOWE "WODOPROJEKT"			
42-100 KŁOBUCK UL. PODLEŚNA 58 TEL. 601-063-294			
Rodzaj dokumentacji	Budowa sieci wodociągowej i kanalizacji sanitarnej w m. Łysiec, ul. Dębowa, Akacja, jedn. ewid. Starcza		
	Inwestor		
Treść	Profil podłużny sieci kan. sanitarnej	Rys. nr	9
		Skala	1:100/500
Opracował	STANISŁAW SOLUCH Upr. Nr NT-83861/31/78 Upr. Nr UAN-VIII-83861/84/85		03.2020r.
Projektował	mrg inż. ŁUKASZ MIRCZAK upr. nr: SLK/1059/PWOS/05		03.2020r.
Sprawdził	mrg inż. PAWEŁ JANUSZEWSKI upr. nr: SLK/5184/PWOS/13		03.2020r.