


DETAL OŚWIETLENIA
1:10

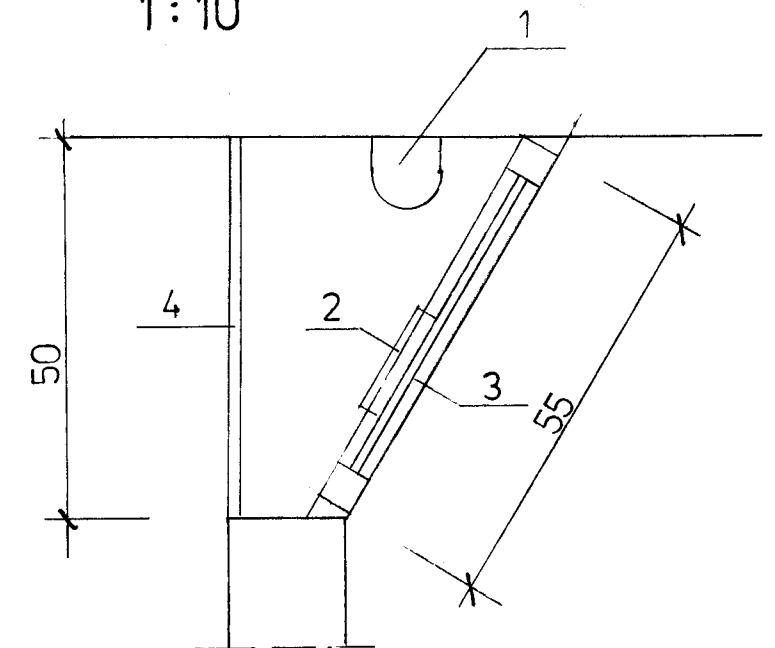


LEGENDA

- — — — — ściany istniejące
- — — — — ściany projektowane
- A-C - miejsca lokalizacji oświetlenia i kamer
- 1 - kamera
- 2 - oświetlenie LED
- 3 - okno FIX
- 4 - drzwiczki rewizyjne

UWAGI

Nierozłączną częścią projektu jest część opisowa

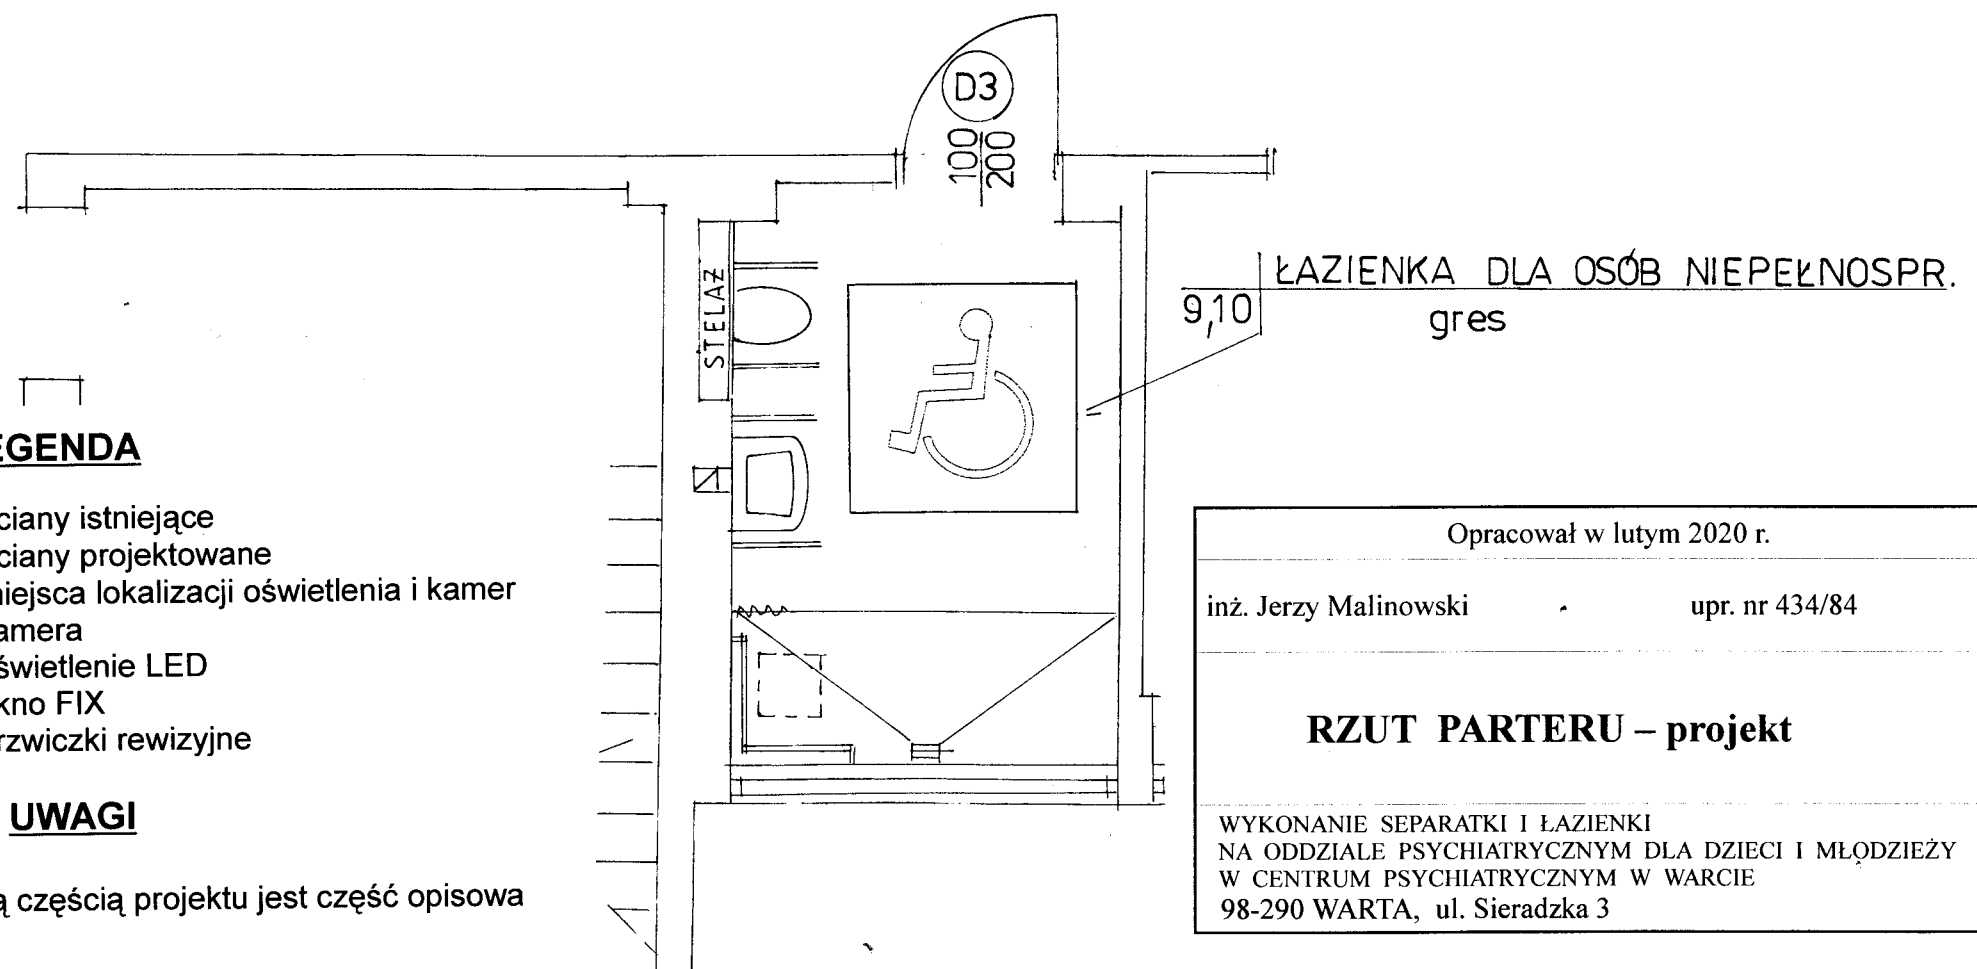

Opracował w lutym 2020 r.		PODPIS
inż. Jerzy Malinowski	upr. nr 434/84	
RZUT PARTERU – projekt		SKALA 1:50 1:10
WYKONANIE SEPARATKI I ŁAZIENKI NA ODDZIALE PSYCHIATRYCZNYM DLA DZIECI I MŁODZIEŻY W CENTRUM PSYCHIATRYCZNYM W WARCIE 98-290 WARTA, ul. Sieradzka 3		NR RYS 2