


LEGENDA

- Instalacja zasilenia nawilzaczy, PP PN20
- Instalacja odprowadzenia skroplin, PVC-U
- Instalacja zasilenia proektowanego hydrantu , stal

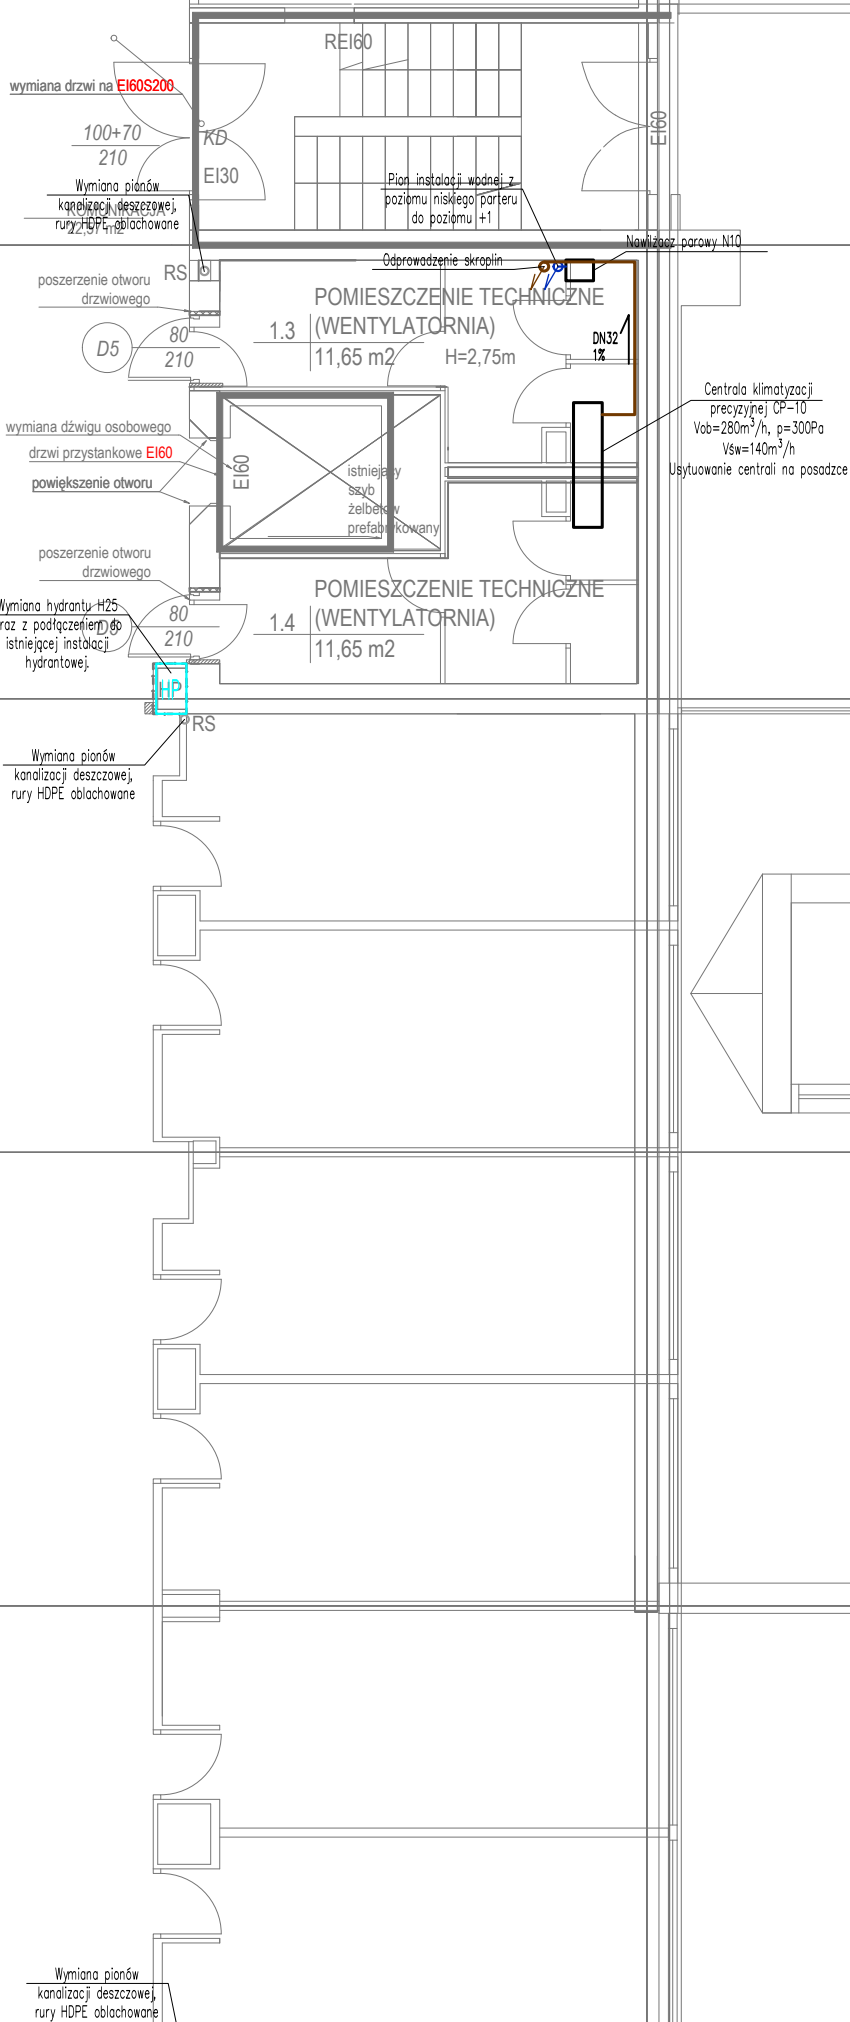

PRZEDSIĘBIORSTWO ORGANIZACJI INWESTYCJI ALLPLAN Sp. z o.o.
ul. Mahoniowa 14, 85-390 Bydgoszcz

FAZA / PHASE

PROJEKT WYKONAWCZY

TYTUŁ / PROJECT TITLE

Adaptacja pomieszczeń na magazyn najcenniejszych rękopisów

ADRES / ADDRESS

al. Niepodległości 213, 02-086 Warszawa
j. ewid. 146506_8; obręb ewid. 2-01-06; dz. ewid. nr 21

BRANŻA / INDUSTRY

SANITARNA

INWESTOR / CLIENT

Biblioteka Narodowa, al. Niepodległości 213
02-086 Warszawa

PROJEKTANT / DESIGNED BY

NR DEC. O NADANIU UPRAWNIENI PODPIS / SIGNATURE

MGR INŻ. GRZEGORZ KALICKI MAZ/0091/PWBS/20

SPECJALNOŚĆ / SPECIALTY

Uprawnienia budowlane do projektowania bez ograniczeń w specjalności sanitarnej

SPRAWDZAJĄCY / VERIFIED BY

NR DEC. O NADANIU UPRAWNIENI PODPIS / SIGNATURE

INŻ. IRENEUSZ KALICKI MAZ/0255/PWOS/10

SPECJALNOŚĆ / SPECIALTY

Uprawnienia budowlane do projektowania bez ograniczeń w specjalności sanitarnej

OPRACOWUJĄCY / DRAFTED BY

PODPIS / SIGNATURE

INŻ. KATARZYNA SKARBEK

...

TEMAT / SUBJECT

NR BYSTANU / DRAWING NUMBER

REWIZJA

INSTALACJA WOD-KAN - RZUT I PIĘTRA PW.S.16

DATA / DATE

SKALA / SCALE

KWIECIEŃ 2024 1:100