


Poziom porównawczy
p.p. 267,00

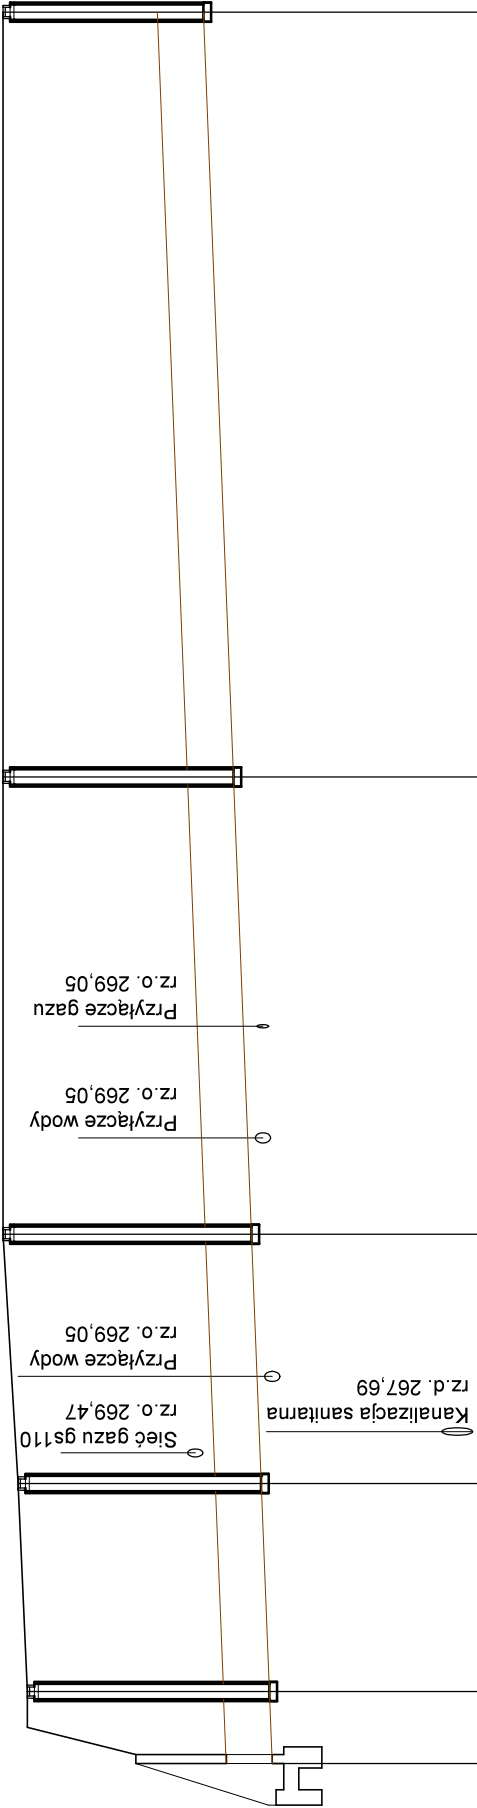

| | | | | | | | |
|------------------------|---------|--------|--------|--------|--------|--------|--------|
| Rzędne niwelety terenu | 270.60 | 270.60 | 270.66 | 270.76 | 270.76 | 270.76 | 270.76 |
| Rzędne dna kanału | 269.00 | 269.04 | 269.10 | 269.15 | 269.27 | 269.45 | 269.45 |
| Zagłębienie dna kanału | 1.60 | 1.56 | 1.56 | 1.61 | 1.49 | 1.31 | 1.31 |
| Odległości | 4,70 | 13,60 | 16,30 | 29,90 | 50,00 | | |
| Średnice | i=0,40% | | | | | | |
| | DN300 | | | | | | |

| | | | | | | | |
|----------|--------------------------|--|--|--|--|--|--|
| Materiał | PP DN/IDØ300 SDR34 (SN8) | | | | | | |
|----------|--------------------------|--|--|--|--|--|--|

| | | | | | | | |
|-------------|------|------|-------|-------|-------|--------|--|
| Długość [m] | 0,00 | 4,70 | 18,30 | 34,60 | 64,50 | 114,50 | |
|-------------|------|------|-------|-------|-------|--------|--|

Oznaczenia

W-1

Sd2

Sd3

Sd4

Sd5

Sd1

| | |
|---|---|
| PRZEDSIĘBIORSTWO OBSŁUGI BUDOWNICTWA "ADP"S.C. 48-100 Głubczyce, ul.Kochanowskiego 11, tel.(77)4852960 NIP 748-10-01-323 | |
| NAZWA OBIEKTU BUDOWLANEGO | PROJEKT ZAGOSPODAROWANIA TERENU PRZEBUDOWA I ROZBUDOWA ODCINKA DROGI POWIATOWEJ NR 1244 O RELACJI GOŁUSZOWICE-ZAWISZYCE |
| ADRES OBIEKTU BUDOWLANEGO | 270, 4/1, 5, 6, 9, 12, 10 (obręb 0019 LWOWIANY), 356, 41, 296, 297/1, 297/2, 298/1, 298/2, 298/3, 298/4, 298/5, 298/6, 299/3, 299/4, 299/5, 299/2, 300/3, 300/4, 300/5, 358, 307, 306/2, 360, 361, 366/1 (obręb 0009 GADZOWICE), 632/1, 653, 674/2, 667/3 (obręb 0010 GOŁUSZOWICE) JEDNOSTKA EWIDENCYJNA: GŁUBCZYCE-obszar wiejski |
| INWESTOR | POWIAT GŁUBCZYCKI, UL.KOCHANOWSKIEGO 15, 48-100 GŁUBCZYCE |
| TYTUŁ RYSUNKU | PROFIL PODŁUŻNY - kanalizacja deszczowa |
| branża: Sanitarna funkcja: Projektant | mgr inż. Jolanta Warczok uprawnienia budowlane do projektowania bez ograniczeń w specjalności instalacyjnej w zakresie sieci, instalacji i urządzeń: wodoociągowych, kanalizacyjnych, ciepłych, wentylacyjnych i gazowych nr OPL/0493/POOS/09 data: 30.03. 2022 podpis: |
| branża: Sanitarna funkcja: Sprawdzający | mgr inż. Kazimierz Wojdyla uprawnienia budowlane do projektowania bez ograniczeń w specjalności instalacyjnej w zakresie sieci, instalacji i urządzeń: wodoociągowych, kanalizacyjnych, ciepłych, wentylacyjnych i gazowych nr 63/02/0p data: 30.03. 2022 podpis: rys. nr |
| Skala 1:50 1:500 | |

UWAGA:
W miejscu skrzyżowania kanalizacji deszczowej z istniejącą infrastrukturą należy wykonać przekopy kontrolne w celu dokładnego określenia głębokości ułożenia poszczególnych mediów