


Pom Nr 09 - SERWEROWNIA,  
RZUT PODŁOGI TECHNICZNEJ, skala 1:50



Pom Nr 09 - SERWEROWNIA,  
RZUT SUFITU, skala 1:50

 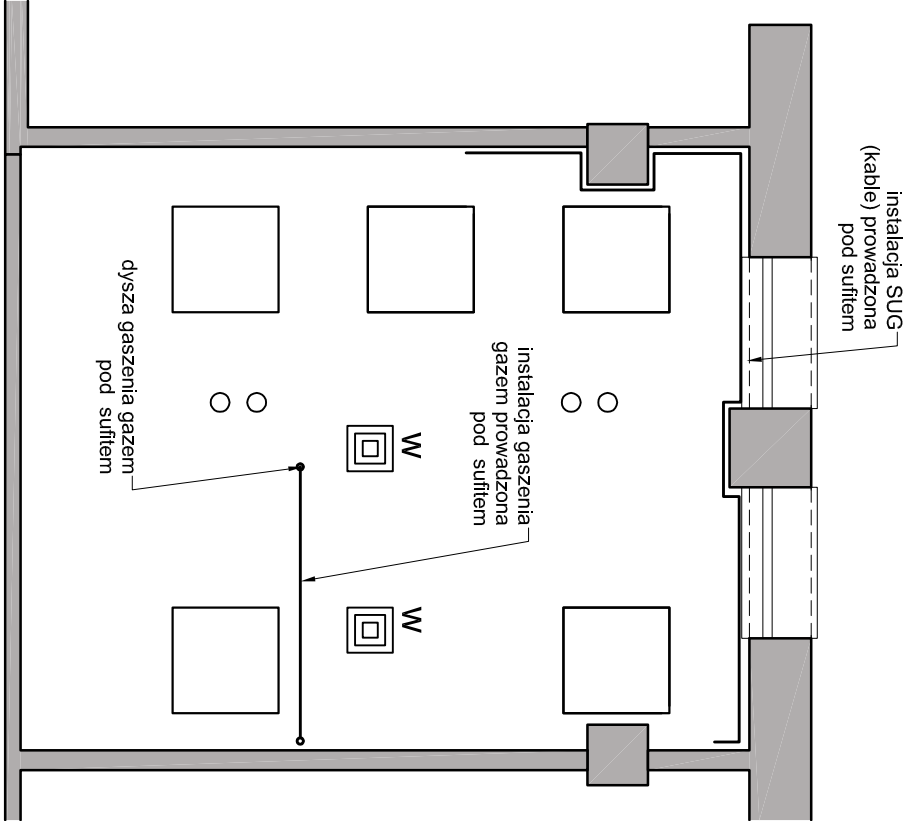


**Instalacja SUG**

W pomieszczeniu Nr. na I piętrze (serwerownia) zainstalowana jest od ok. 15 lat instalacja gaszenia gazem FM 200, w tym: centrala INGIS 1520 firmy Polon Alfa z butlą 38kg ze środkiem gaśniczym, moduły: start i stop- starego typu, 2 dysze oraz 4 czujki p-poz (2 na suficie + 2 pod podłogą techniczną). System ten- w czasie użytkowania budynku przez ORANGE- był serwisowany przez firmą PROMIT w Bydgoszcz, jest sprawny. Z związku nowym wyposażeniem serwerowni niezbędnemu przesunięciu ulega szafka sterownicza SUG- którą należy odłączyć od systemu, zamontować w nowym miejscu i ponownie wpiąć w system. System SUG należy doposażyć w klapę upustową typu KWP-IE z napędem elektrycznym- umieszczoną w ścianie zewnętrznej budynku wianych. Klapę wpiąć do instalacji SUG. Całość prac wykonać powinna wybrana firma- serwisująca system. Po ich zakończeniu-w/w instalację należy poddać przeglądowi technicznemu i bieżącej konserwacji.

**Przebudowa budynku Centrum  
Powiadamiania Ratunkowego  
przy ul. Szubińskiej 4 w Bydgoszczy.**

**RZUT PIĘTRA,  
Pom. Nr 09 Serwerownia, Instalacja  
gaszenia gazem SUG Skala 1:50**

<div><div></div><div>PRZEDSIĘBIORSTWO PROJEKTOWO-REALIZACYJNE BUDOWNICTWA „PION” SP. Z O.O. ul. Paderewskiego 10/2, 85-075 Bydgoszcz</div></div>			
Investor:	Skarb Państwa - Kujawsko - Pomorski Urząd Wojewódzki, ul. Jagiellońska 3, Bydgoszcz	Branża:	ARCHITEKTURA
Temat:	Przebudowa budynku Centrum Powiadamiania Ratunkowego przy ul. Szubińskiej 4 w Bydgoszczy.	Data:	10.09.2019
Rysunek:	RZUT PIĘTRA - POM. 09 SERWEROWNIA, INSTALACJA GASZENIA GAZEM SUG	Nr zlecenia:	05/2019
Projektował:	mgr inż. arch. Ludmiła Magdalena upr. nr WBPP-NB-7210/15982	Nr rys.	32
Sprawił:	mgr inż. arch. Małgorzata Schmidt upr. nr GP-KZ-7342/12692		