


1. RYSUNEK NALEŻY ROZPATRYWAĆ RÓWNOLEGLE Z OPISEM TECHNICZNYM, KOSZTORYSAM I ORAZ SPECYFIKACJAMI TWORZĄCYMI CAŁOŚĆ OPRACOWANIA ZE WSZYSTKIMI PROJEKTAMI BRANŻOWYMI;
2. W ZAKRESIE NIEOKREŚLONYM W DOKUMENTACJI PROJEKTOWEJ OBOWIĄZUJĄ:
- PRAWO BUDOWLANE ORAZ OBOWIĄZUJĄCE "WARUNKI TECHNICZNE", USTAWY I ROZPORZĄDZENIA;
 - WARUNKI TECHNICZNE WYKONANIA I ODBIORU ROBÓT BUDOWLANYCH (WG ITB);
 - OBOWIĄZUJĄCE NORMY (WG P.K.N.);
 - INSTRUKCJE I WYTYCZNE PRODUCENTÓW I DOSTAWCÓW MATERIAŁÓW BUDOWLANYCH I INSTALACYJNYCH;
3. PRZED PRZYSTĄPIENIEM DO REALIZACJI, W FAZIE WYKONAWCZEJ, WSZYSTKIE WYMIARY NALEŻY SPRAWDZIĆ NA BUDOWIE;
4. WSZELKIE PRACE WYKONAĆ ZGODNIE Z TECHNOLOGIĄ PRODUCENTA Z UŻYCIEM SYSTEMOWYCH AKCESORIÓW, ZGODNIE ZE SZTUKĄ BUDOWLANĄ;
5. WYKONAWCA MUSI UWZGLĘDNIĆ W OFERCIE I WYKONAĆ, W RAMACH ISTNIEJĄCYCH POZYCJI KOSZTORYSOWYCH, WSZYSTKIE ELEMENTY WYMAGANE PRZEPISAMI ORAZ WYNIKAJĄCE Z ZASAD WIEDZY TECHNICZNEJ, A NIE UWZGLĘDNIONE W NINIEJSZYM OPRACOWANIU;
6. WSZYSTKIE ZMIANY WZGLĘDEM PROJEKTU ZA ZGODĄ PROJEKTANTA.

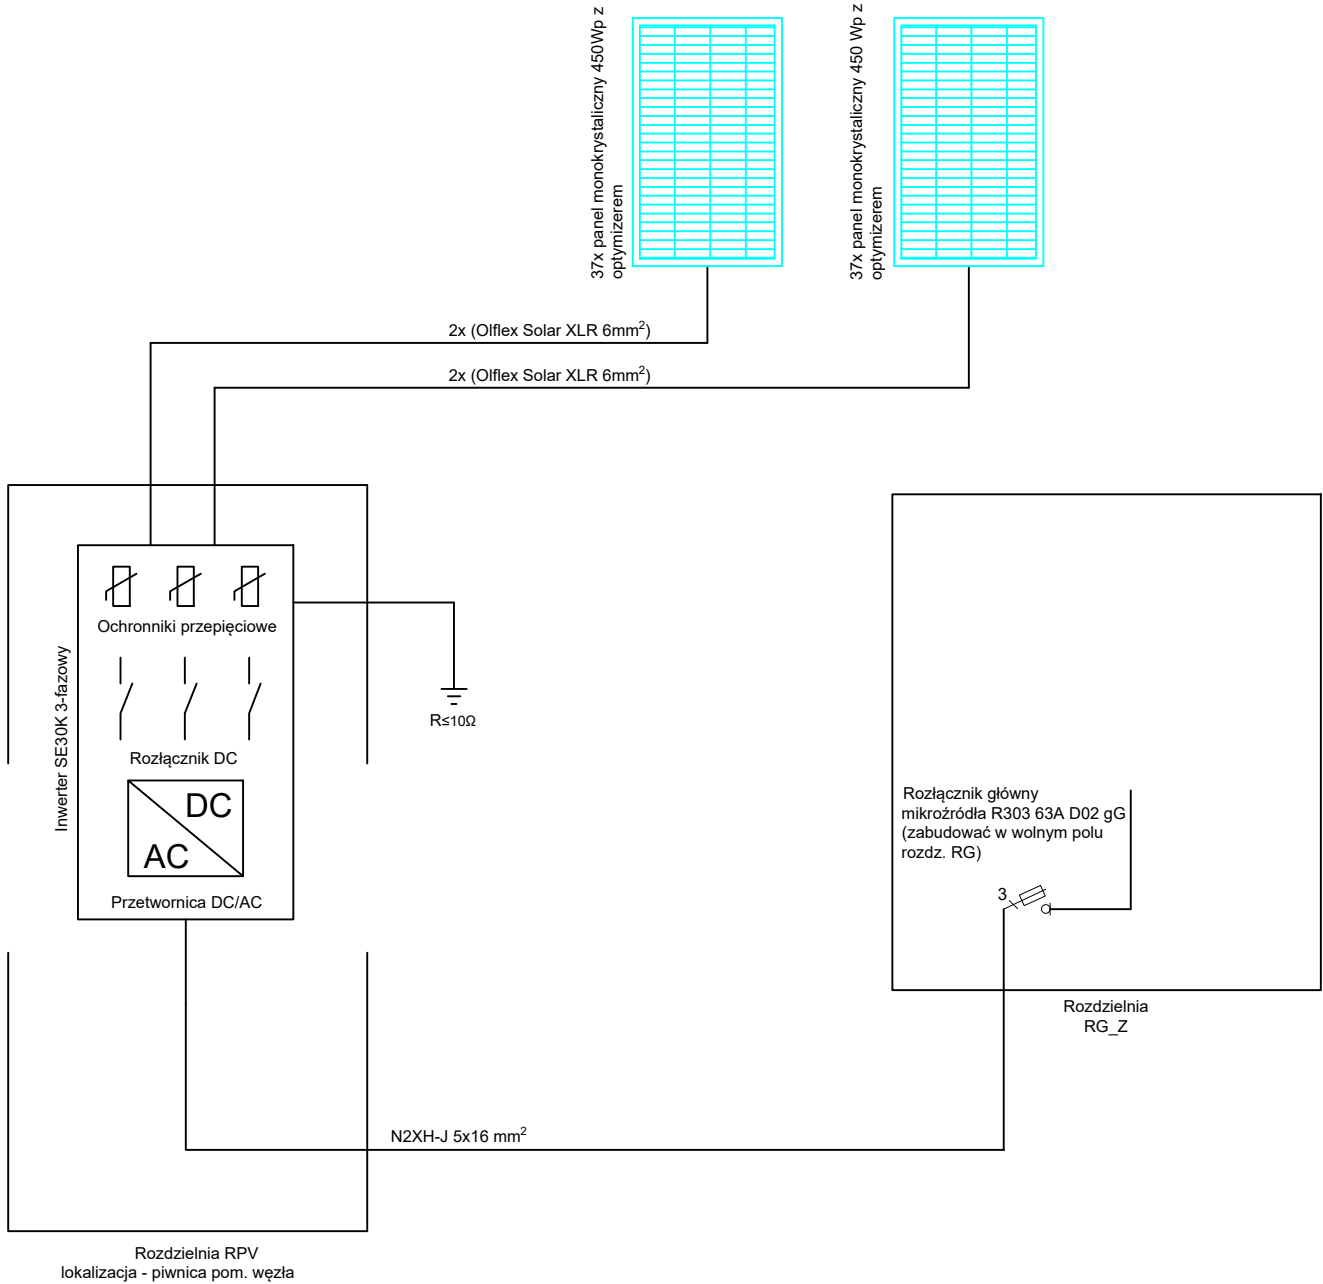


UWAGA:

- Całość prac montażowych wykonać zgodnie z zasadami sztuki budowlanej, stosując się do zaleceń obowiązujących w tym zakresie norm i przepisów, DTR producentów
- Całość prac powinna być wykonana przez osobę lub firmę elektryczną uprawnioną do wykonywania prac związanych z montażem instalacji elektrycznych.
- Wszystkie opisy aparatów, urządzeń określają ich podstawowe parametry i dopuszcza się ich zamianę na równoważne
- Zachować równomierność obciążenia faz
- W tablicy pozostawić min 20% rezerwy wolnego miejsca
- w przypadku zastosowania innego typu inwertera należy zastosować rozłączniki DC przy panelach typu PROJOY lub równoważne

PRZEWODY NA DACHU PROWADZIĆ W PESZLACH ODPORNYCH NA UV NP. RKGS

ZEJŚCIE Z DACHU DO INWERTERA PROWADZIĆ W STALOWEJ RURCE POPRZEC KOMIN DO PIWNICY

<div><div>DASTORE DORADZTWO I PROJEKTOWANIE</div><div><small>Dastore Sp. z o.o.; ul. W. Majakowskiego 22, 63-400 Ostrów Wielkopolski; tel. 600 078 580; e-mail: biuro@dastore.pl; www: www.dastore.pl REGON: 365332908 NIP: 622 279 65 28</small></div></div>			
SCHEMAT JEDNOKRESKOWY			
Projekt:	Budowa instalacji fotowoltaicznej dla budynku Przedszkola Samorządowego nr 2 w Kępnie		
Zadanie:	Budowa instalacji fotowoltaicznych dla budynków Przedszkola Samorządowego nr 2 i nr 5 w Kępnie oraz Przedszkola Samorządowego i Szkoły Podstawowej w Hanulinie		
Inwestor:	GMINA KĘPNO ul. Ratuszowa 1, 63-600 Kępno		
Adres inwestycji:	działka nr 1654/64, j.e. 300803_4 Kępno - miasto, o.e. 0001 MIASTO KĘPNO, Osiedle 700-Lecia 9, 63-600 Kępno		
Zespół projektowy:	Projektant inst. elektryczne	inż. Henryk Domagała upr. nr 466/89/UW	
Skala: 1:100	Faza projektu: projekt budowlany	Data opracowania: listopad 2022	Nr rys. E-3
Projekt chroniony ustawą o prawach autorskich. Wszelkie prawa zastrzeżone.			Wersja: