


ZAKRES OPRACOWANIA

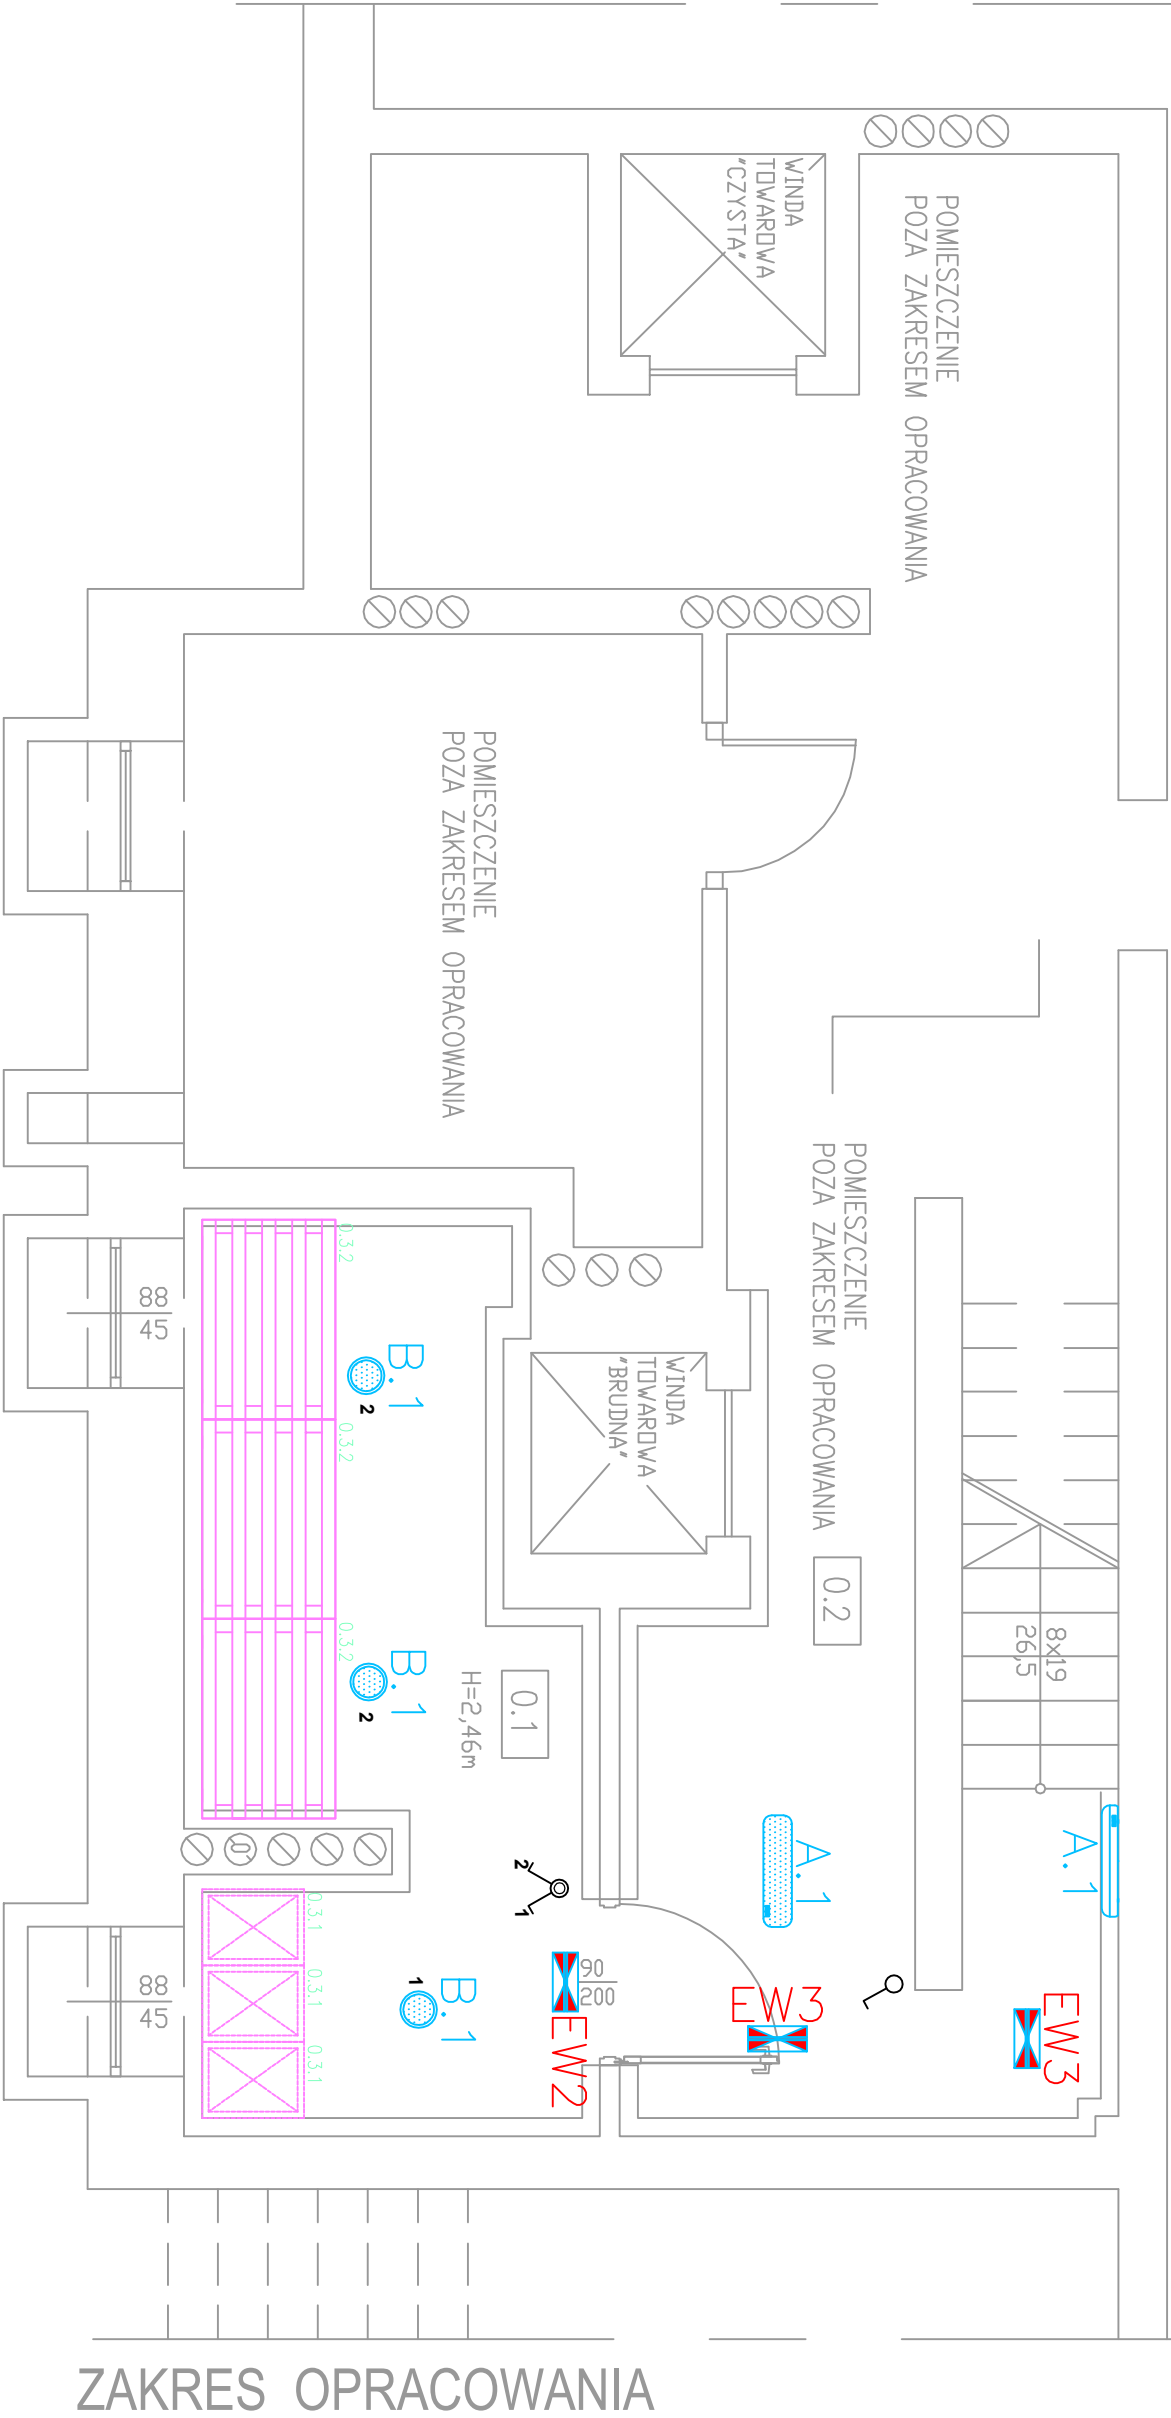

ZAKRES OPRACOWANIA

LEGENDA:

- Wyłącznik świecznikowy hermet.
- Wyłącznik jednobieg.

PIWNICA

Lp.	POMIESZCZENIE	POSADZKA	pow. m ²
0.1	Magazyn warzyw	pos. betonowa	10,32
0.2	Korytarz	pos. betonowa	30,45

Inwestor: Gmina Brzeg ul. Robotnicza 12 49-300 BRZEG		Faza projektu: PROJEKT WYKONAWCZY	
Temat: Remont kuchni i zapieca w Przedszkolu Publicznym nr 10 w Brzegu		Branża: ELEKTRYCZ	
Lokalizacja: Przedszkole Publiczne nr 10 49-300 Brzeg, ul. Makarskiego 5, dz. nr 557/1		Data: Luty '2021	
Nazwa rysunku: RZUT PIWNIC - INSTALACJE OŚWIETLENIA		Skala: 1:50	
Imię i nazwisko		Podpis	
Marek Waszczykowski		OPL/1823/PBE/20	
Projektował:		3/E	

Uwagi!
- Rodzaje i przekroje przewodów podano na schemacie ideowym
- Instalacje wykonac w układzie TN-S