


ZAKRES OPRACOWANIA

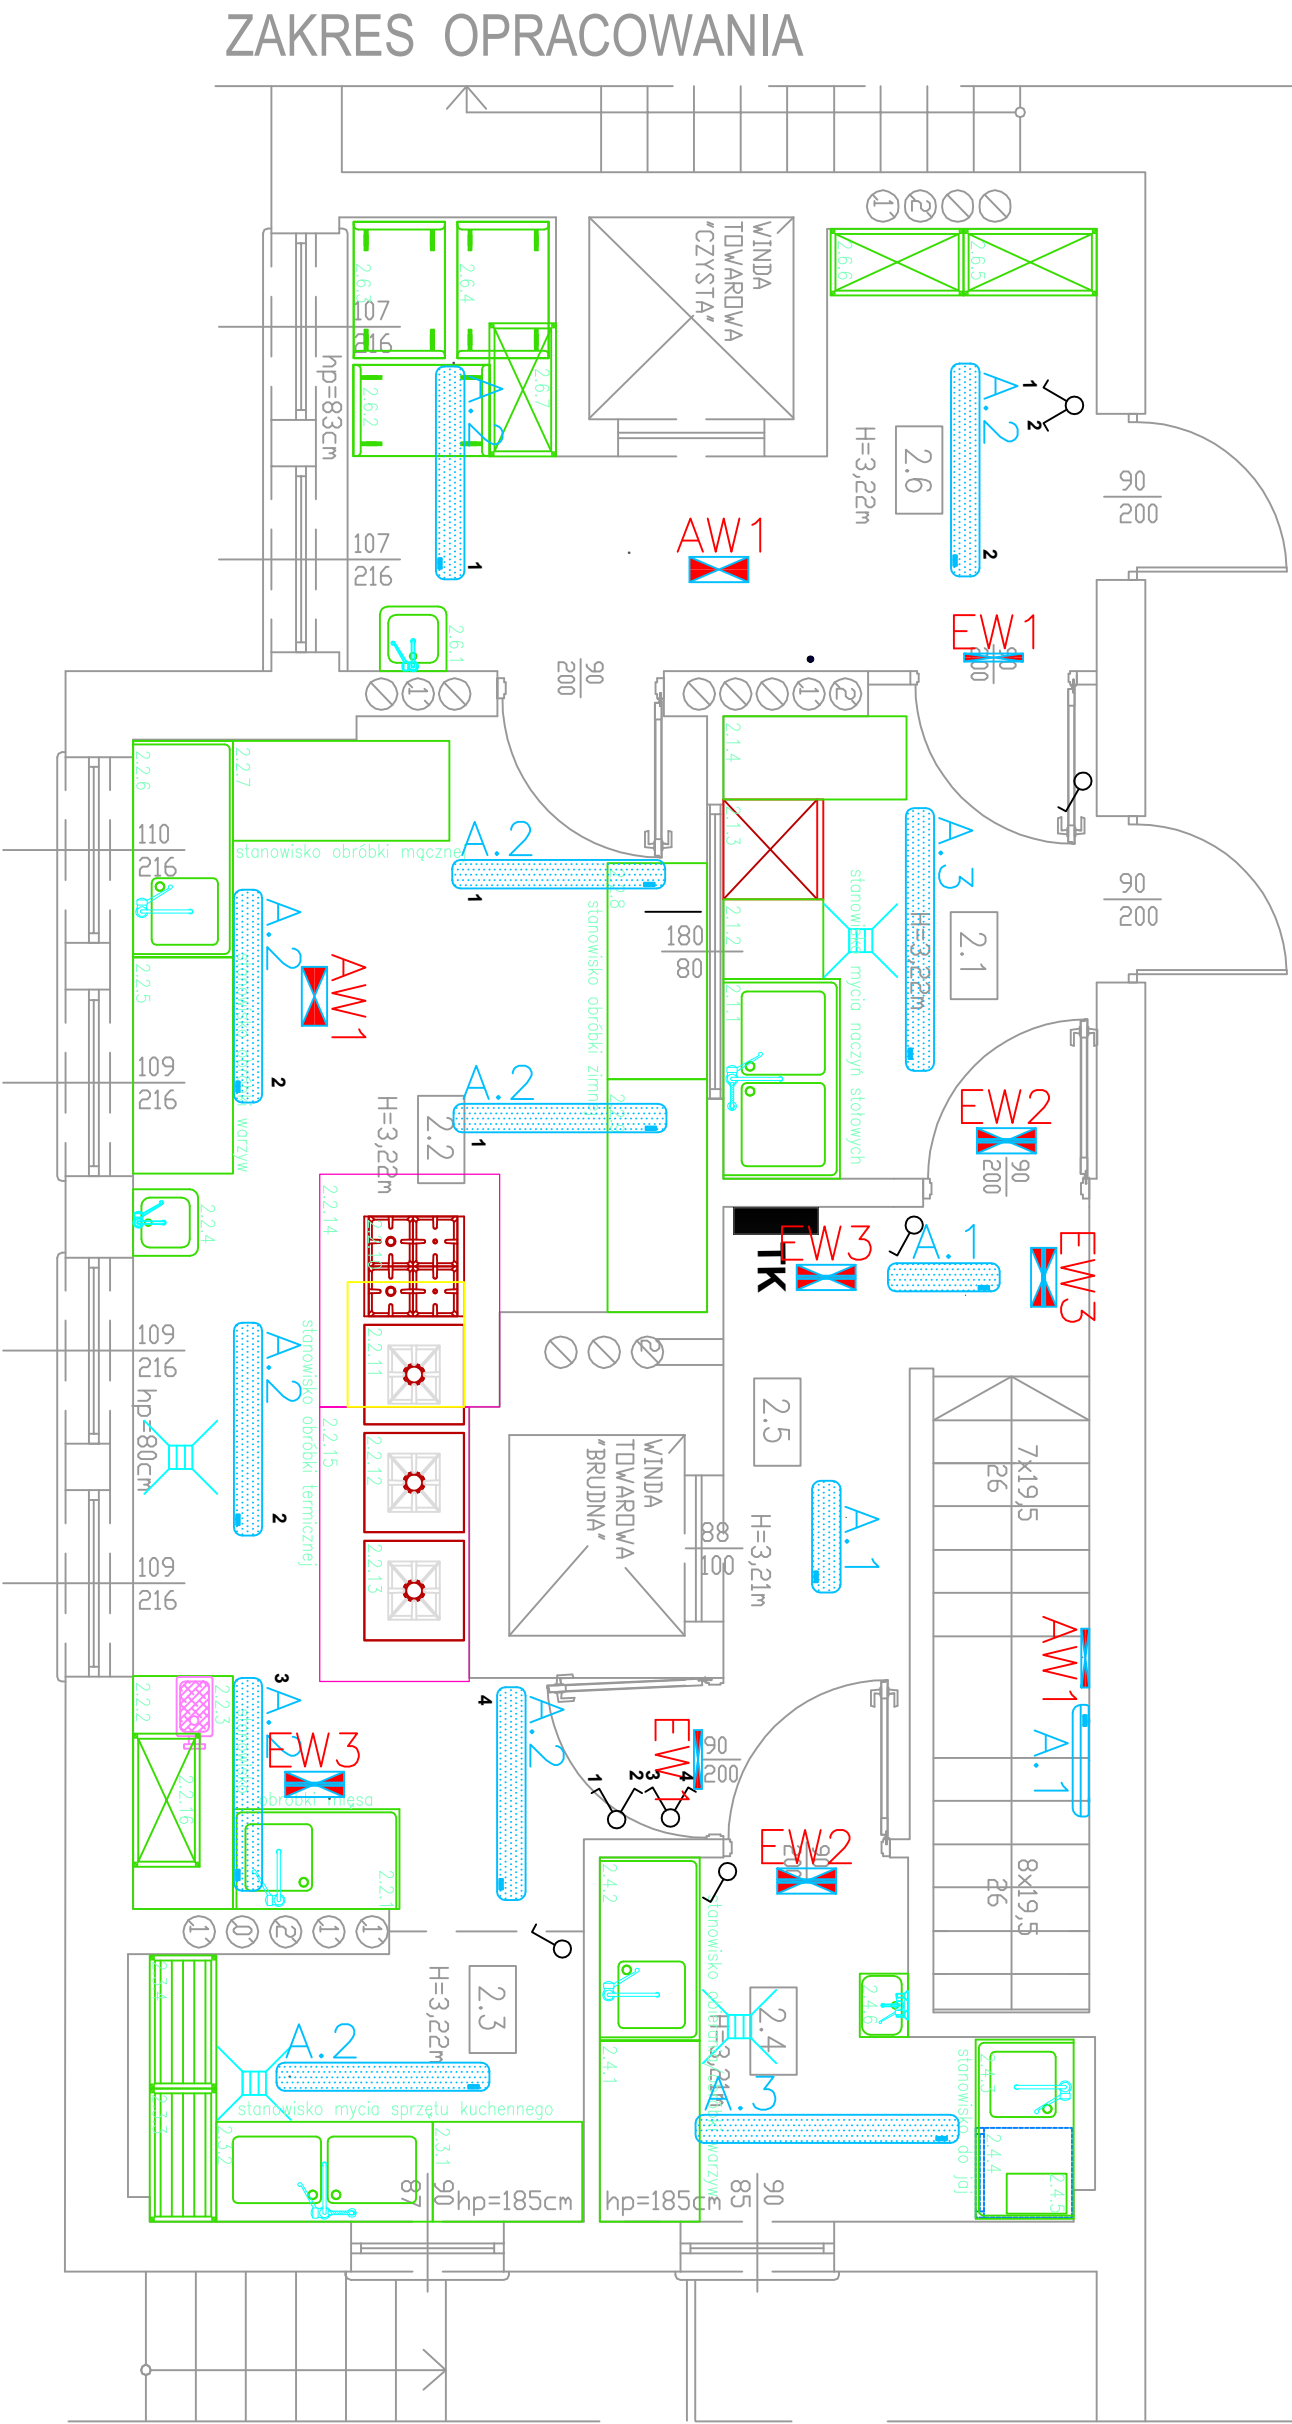

ZAKRES OPRACOWANIA

Uwaga!
- Rodzaje i przekroje przewodów podano na schemacie ideowym
- Instalacje wykonać w układzie TN-S

- LEGENDA:
- Wyłącznik świecznikowy
 - Wyłącznik jednobieg.

I PIĘTRO		
Lp.	POMIESZCZENIE	POSADZKA
2.1	Zmywalnia	płytki ceramiczne
2.2	Kuchnia	płytki ceramiczne
2.3	Aneks mycia sprzętu kuchennego	płytki ceramiczne
2.4	Przygotownia wstępna	płytki ceramiczne
2.5	Komunikacja	wykładzina pcv
2.6	Wydawalnia posiłków	płytki ceramiczne
RAZEM		56,59

Inwestor: Gmina Brzeg ul. Robotnicza 12 49-300 BRZEG			
Faza projektu: PROJEKT WYKONAWCZY			
Temat: Remont kuchni i zaplecza w Przedszkolu Publicznym nr 10 w Brzegu		Branża: ELEKTRYCZNY	
Lokalizacja: Przedszkole Publiczne nr 10 49-300 Brzeg, ul. Makarskiego 5, dz. nr 557/1		Data: Luty 2021	
Nazwa rysunku: RZUT PIĘTRA - INSTALACJE OŚWIETLENIA		Skala: 1:50	
	Imię i nazwisko	Podpis	Numer rysunku
Projektował:	Marek Waszczykowski	OPL/1823/PBE/20	1/E