


- LEGENDA:
- Wentylacja wywiewna indywidualna (węzły sanitarne).
  - Wentylacja wywiewna - centrale wentylacyjne.
  - Wentylacja nawiewna - centrale wentylacyjne.

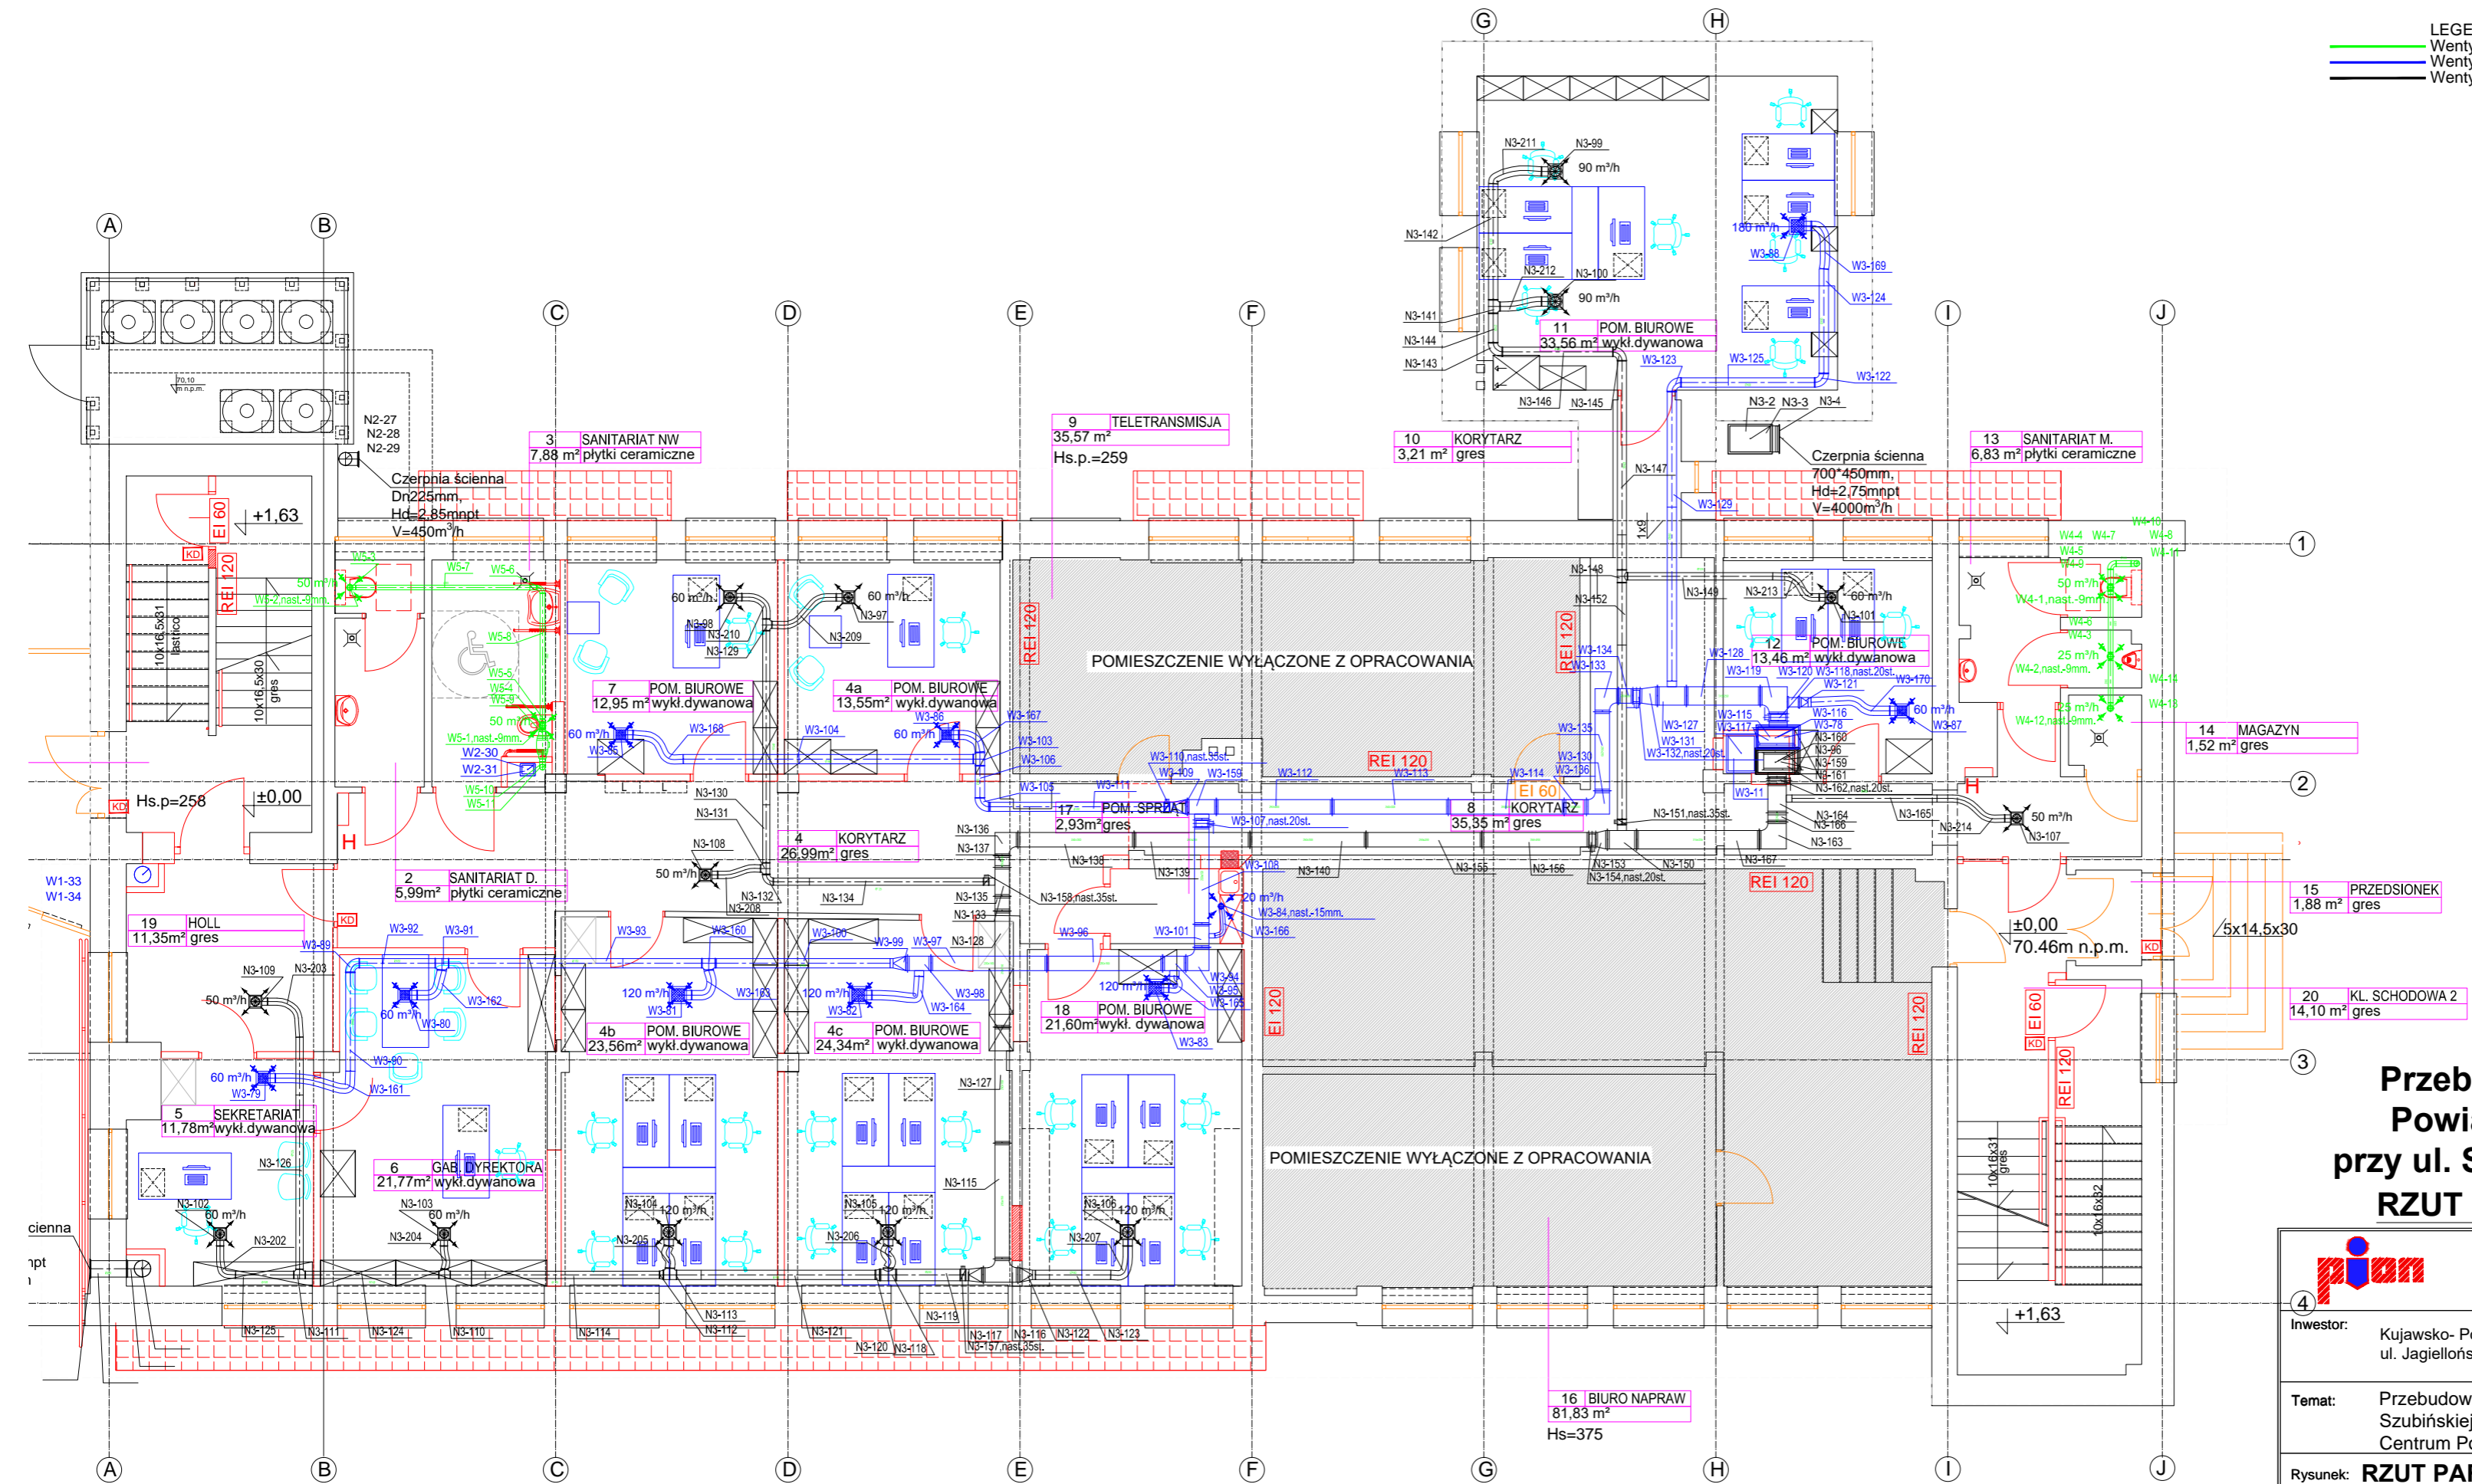

**Przebudowa budynku Centrum Powiadamiania Ratunkowego przy ul. Szubińskiej 4 w Bydgoszczy**  
**RZUT PARTERU, Skala 1:100**

 <b>PRZEDSIĘBIORSTWO PROJEKTOWO-REALIZACYJNE BUDOWNICTWA „PION” SP. Z O.O.</b> ul. Paderewskiego 10/2, 85-075 Bydgoszcz			
Inwestor:		Kujawsko- Pomorski Urząd Wojewódzki ul. Jagiellońska 3, Bydgoszcz	
Temat:		Przebudowa budynku przy ul. Szubińskiej 4 w Bydgoszczy na Centrum Powiadamiania Ratunkowego.	Branża: SANITARNA
Rysunek:		<b>RZUT PARTERU - instalacja wentylacji</b>	Data: 10.09.2019 Faz: PB
Projektował:		mgr inż. Beata Talaśka upr. nr KUP/0151/PWOS/08 w specjalności sanitarnej	Nr: 1:1
Sprawdził:		dr inż. Ryszard Okoński upr. nr GPKZ-I-7342-71/96 w specjalności sanitarnej	
Opracował:			