


LEGENDA:

Bednarka ocynkowana FeZn 30/25 x 4

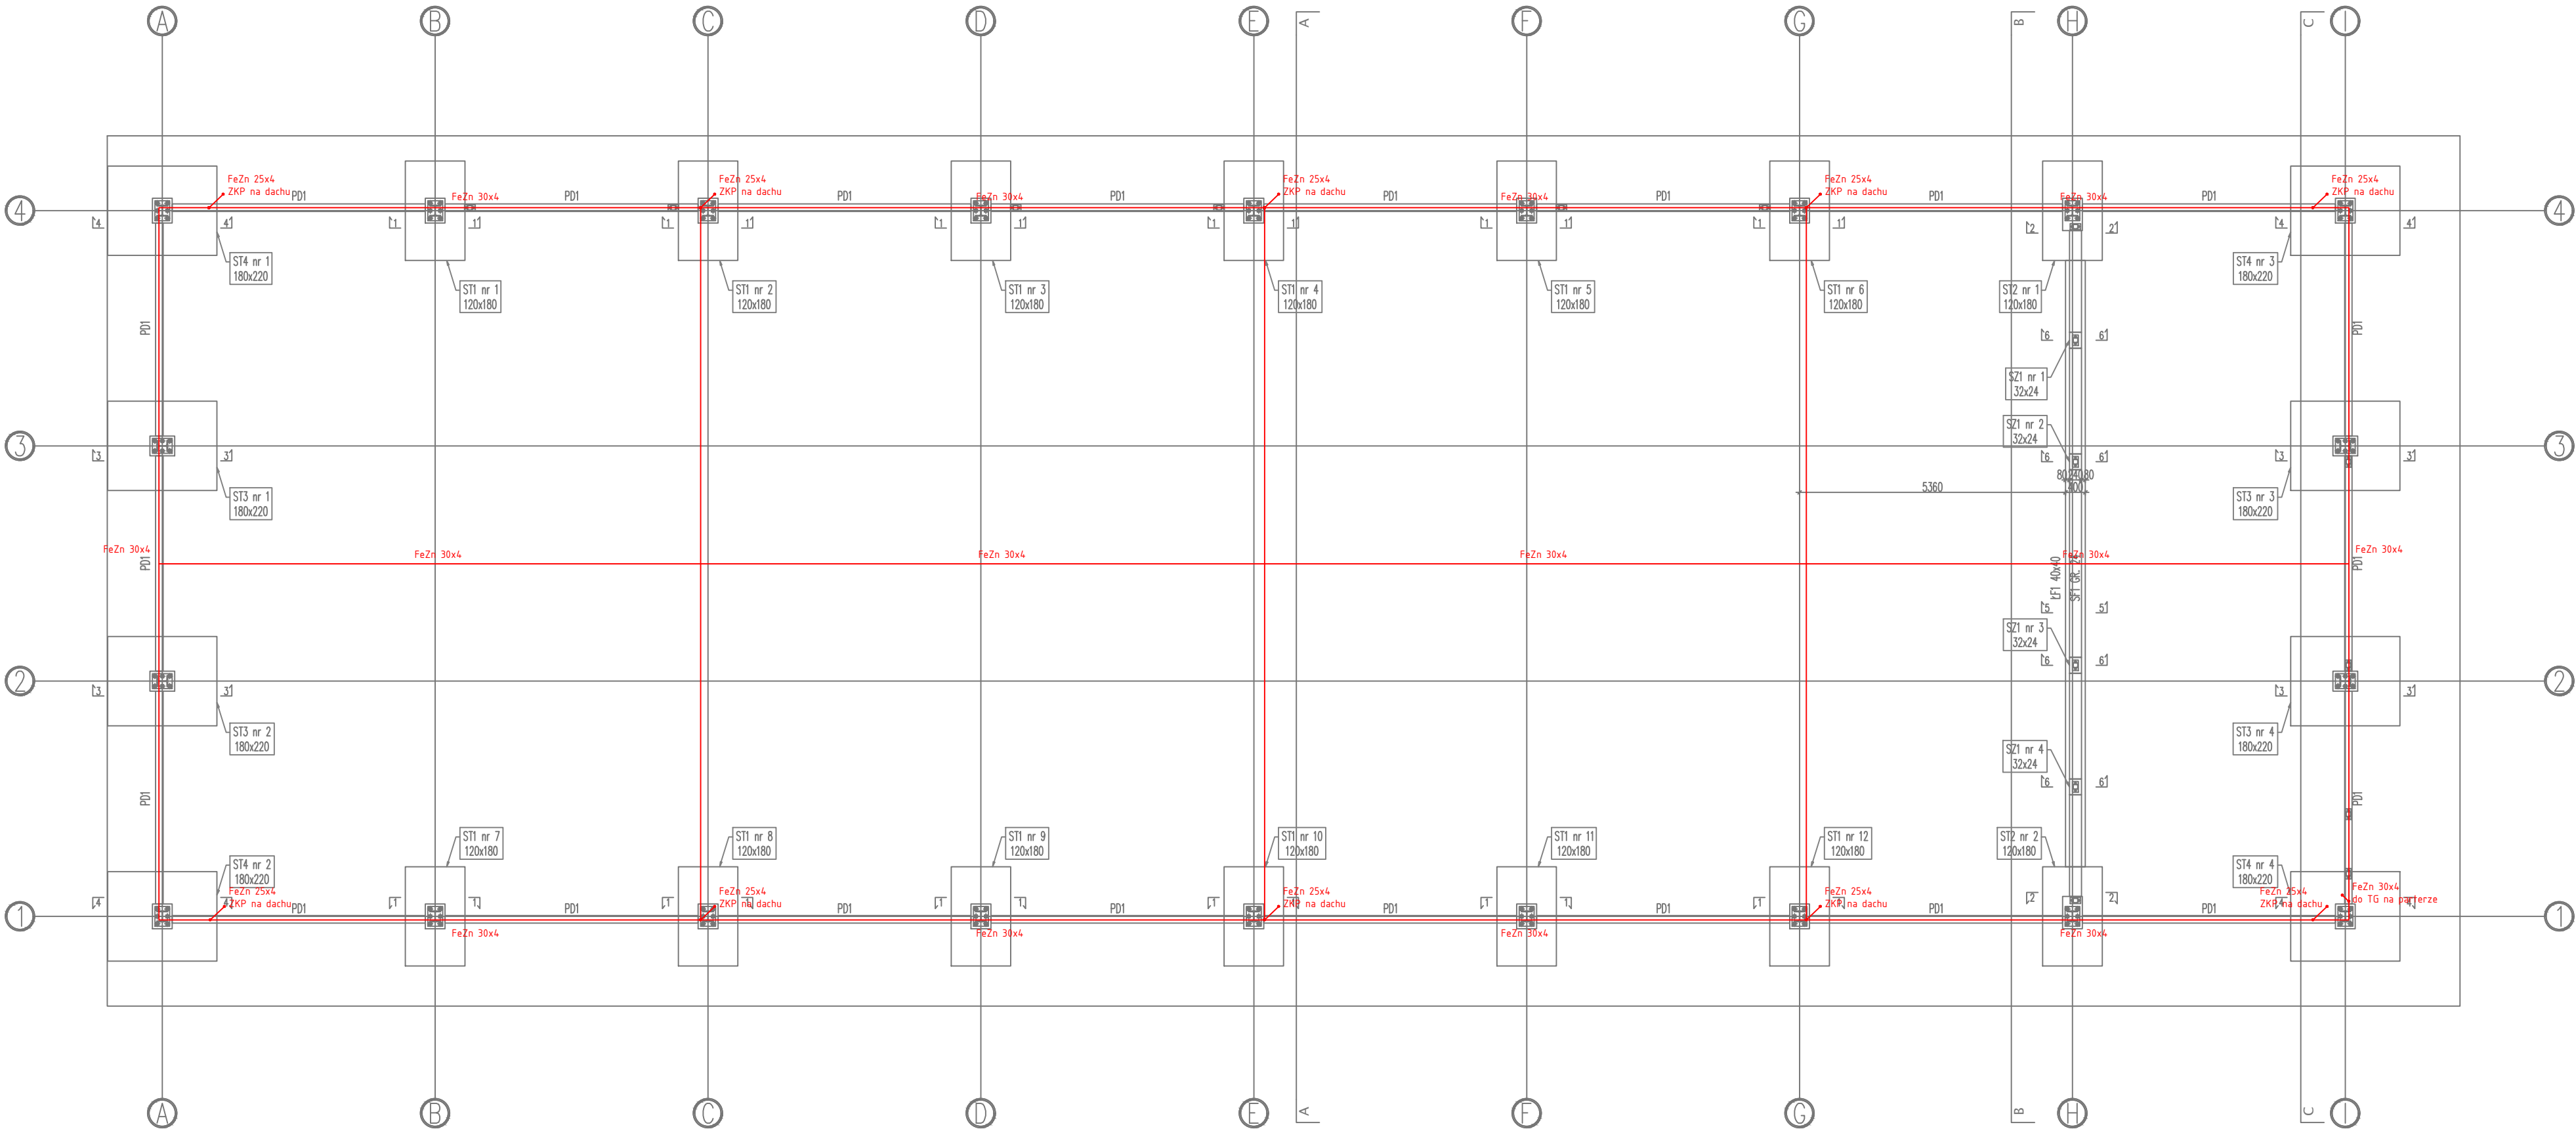

<div>PE SP. Z O.O. Gen. J. Sowińskiego 66 07-200 Wyszaków piorkowski.tomasz@wp.pl +48 509 682 526</div> <div></div> <div>Biuro projektowe - instalacji elektrycznych - teletechnicznych - przeciwpożarowych Pomiary instalacji</div>		
INWESTOR:	NADLEŚNICTWO STAROGARD UL. GDAŃSKA 12, 83-200 STAROGARD GDAŃSKI	
TEMAT:	BUDYNEK GOSPODARCZY DO OBSŁUGI GOSPODARKI LEŚNEJ NA CIĄGNIKI, MASZYNY I URZĄDZENIA NADLEŚNICTWA STAROGARD	
BRANŻA:	ELEKTRYCZNA	
STADIUM:	PROJEKT TECHNICZNY	
ADRES:	83-130 KLONÓWKA DZ. NR EW. 225 Z OBRĘBU 0406 KLONÓWKA JEDNOSTKA EW. 221312_2 GMINA: STAROGARD GDAŃSKI	
NAZWA RYSUNKU:	UZIOM FUNDAMENTOWY	SKALA: 1:100
WYM. DRUKU: 297x640	23.11.2023	NUMER RYSUNKU: IE-04
OPRACOWAŁ:	TOMASZ PIÓRKOWSKI	
PROJEKTOWAŁ:	MGR INŻ. CEZARY PRESNER uprawnienia nr MAZ/0334/PBE/21 w specjalności instalacyjnej w zakresie sieci, instalacji w urządzeń elektrycznych i elektroenergetycznych bez ograniczeń	
SPRAWDZIŁ:	MGR INŻ. EDWARD GRONIECKI uprawnienia nr ST - 562/78 w specjalności instalacyjno-inżyniernej w zakresie instalacji elektrycznych bez ograniczeń	
Opracowano w programie AutoCad LT 2014 Nr licencji: 377-92921057. Wszelkie prawa autorskie zastrzeżone - reprodukcja bez zgody autorów zabroniona. Podstawa prawna: Ustawa z dn. 04-02-1994 (Dz.U. Nr 24 poz. 83 z dn. 23-02-1994).		