



BUDYNEK "C"

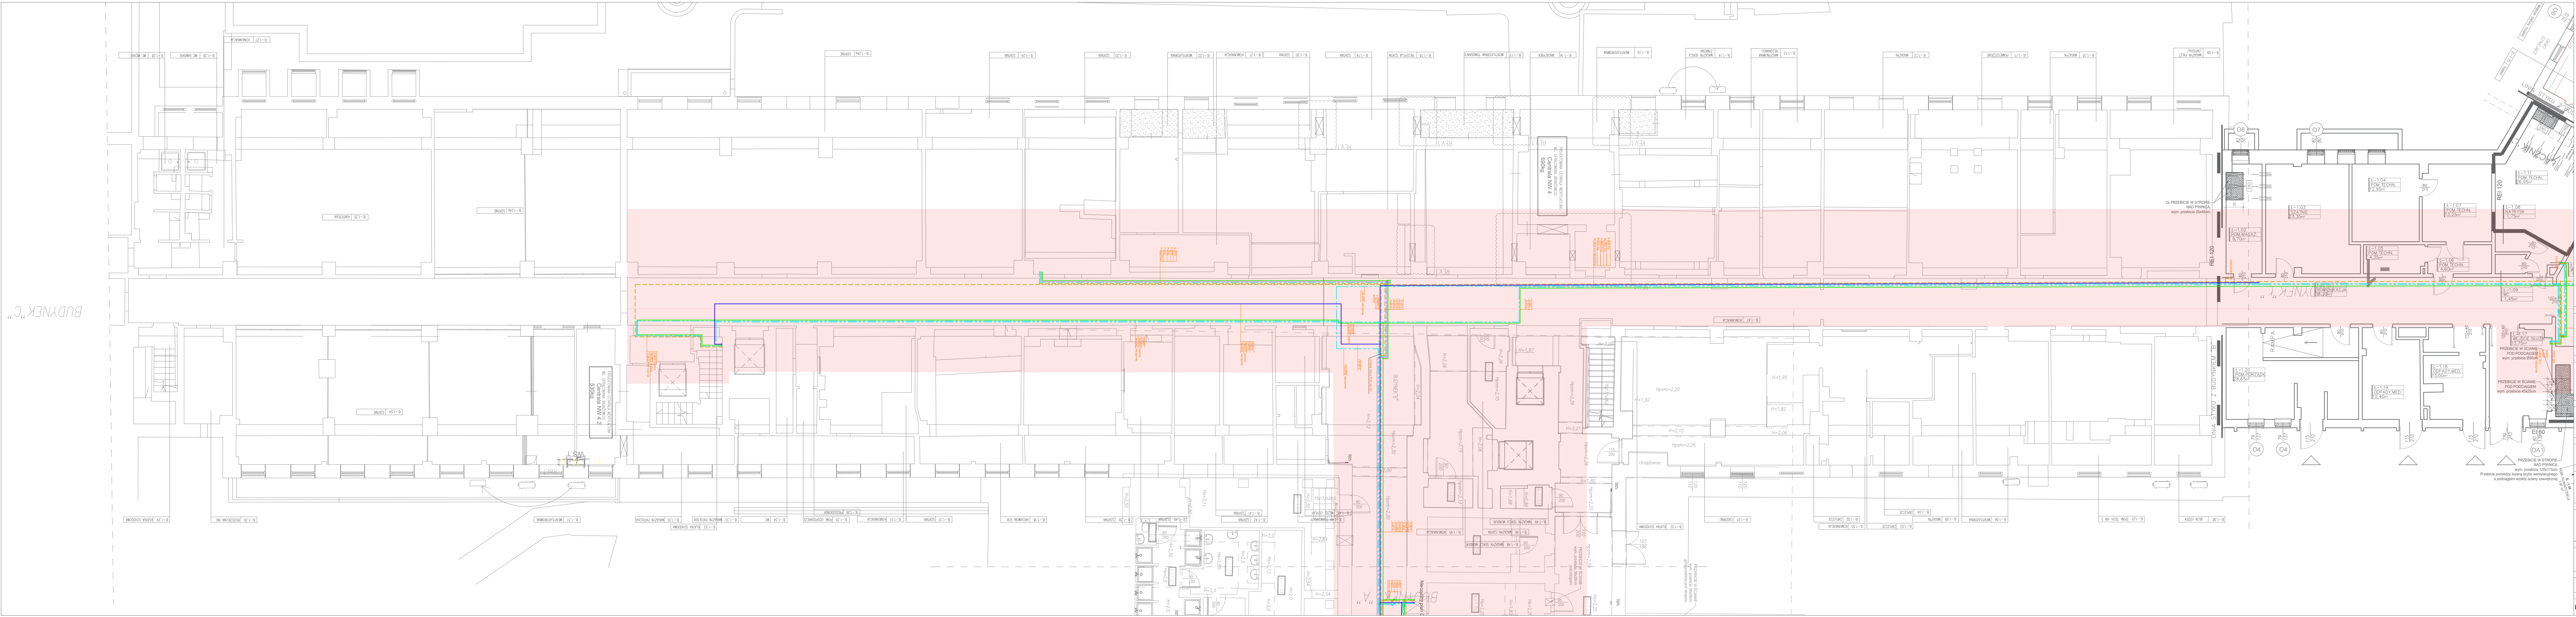

LEGENDA:

- Rurociąg tlenu
- Rurociąg sprężonego powietrza
- Rurociąg próżni
- Rurociąg dwutlenku węgla
- Rurociąg podtlenu azotu
- Zawór odcinający
- System rurociągowy gazów medycznych z certyfikatem CE
- System rurociągowy gazów medycznych bez certyfikatu CE

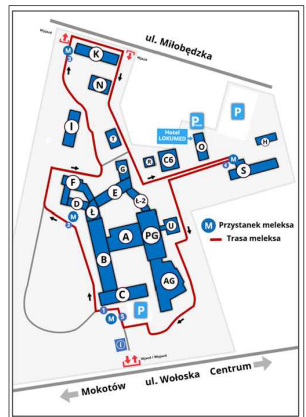

WYKONAWCA



INMED S.A.

55-330 Kępno,  
ul. Katowicka 32a  
e-mail: inmed@inmed.pl

TEMAT

Wykonanie inwentaryzacji systemu rurociągowego gazów medycznych

INWESTOR

Państwowy Instytut Medyczny Ministerstwa Spraw Wewnętrznych i Administracji, ul. Wołoska 137, 02-507 Warszawa

BRANŻA

GM

GAZY MEDYCZNE

INWENTARYZANT

mgr inż. Jakub Wiszowaty

SPRAWDZ

mgr inż. Joanna Koško

NAZWA RYSUNKU

Rzut piwnicy budynek B

FAZA

Inwentaryzacja

DATA

06.12.2024

REV.

1

SKALA

1:100

FORMAT

297x1300

NR RYSUNKU

GM/B-1