








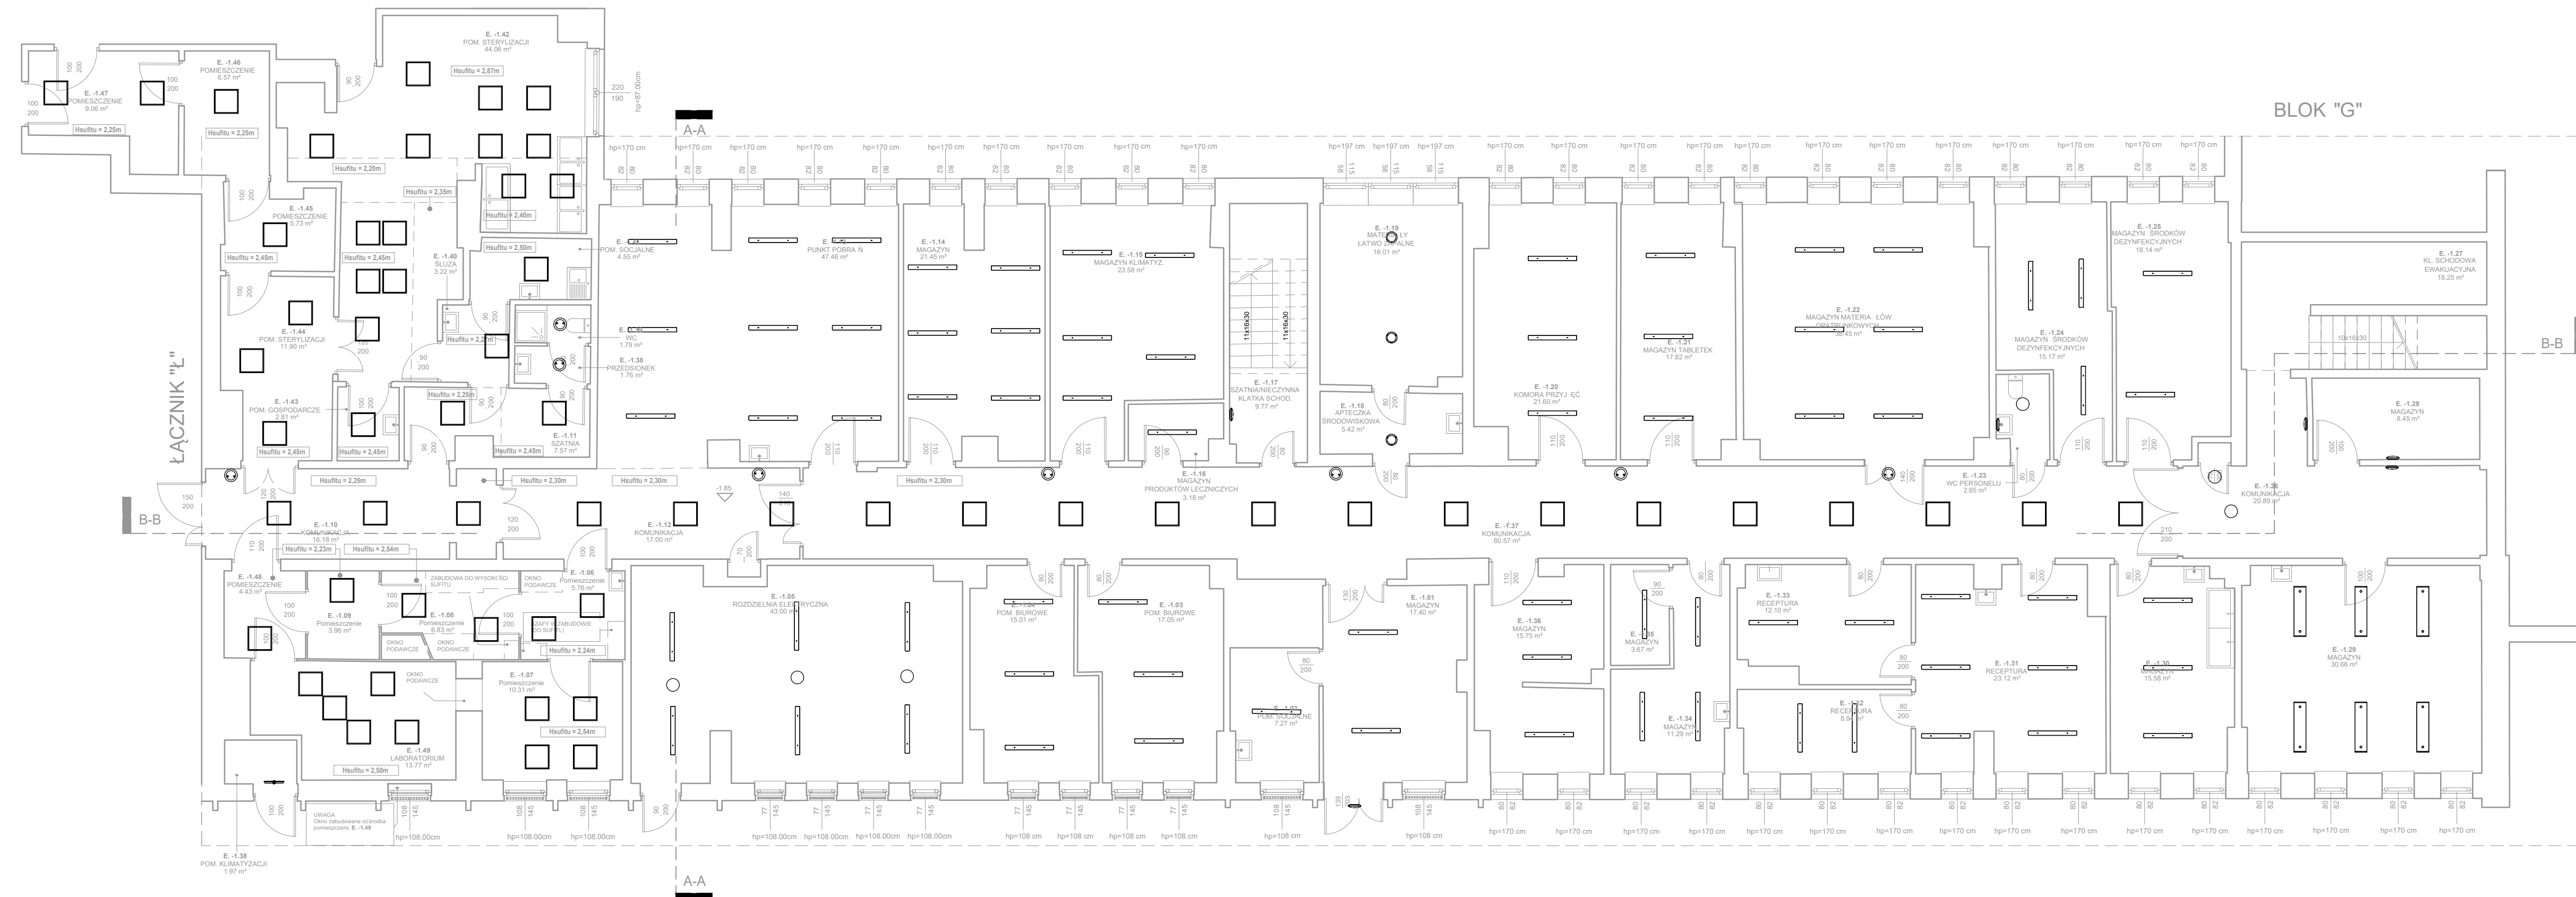

INWENTARYZACJA - BUDYNEK "E"  
RZUT PIWNICY - OŚWIECZENIE,  
SKALA 1:100



Zestawienie powierzchni PIWNICA		
Nr	Nazwa pom.	Pow.
E.-1.01	MAGAZYN	17,40 m <sup>2</sup>
E.-1.02	POM. SOCJALNE	7,27 m <sup>2</sup>
E.-1.03	POM. BIUROWE	17,05 m <sup>2</sup>
E.-1.04	POM. BIUROWE	15,01 m <sup>2</sup>
E.-1.05	ROZDZIELNIA ELEKTRYCZNA	43,00 m <sup>2</sup>
E.-1.06	Pomieszczenie	5,76 m <sup>2</sup>
E.-1.07	Pomieszczenie	10,31 m <sup>2</sup>
E.-1.08	Pomieszczenie	6,83 m <sup>2</sup>
E.-1.09	Pomieszczenie	3,96 m <sup>2</sup>
E.-1.10	KOMUNIKACJA	16,18 m <sup>2</sup>
E.-1.11	SZATNIA	7,57 m <sup>2</sup>
E.-1.12	KOMUNIKACJA	17,00 m <sup>2</sup>
E.-1.13	PUNKT POBRAN	47,46 m <sup>2</sup>
E.-1.14	MAGAZYN	21,45 m <sup>2</sup>
E.-1.15	MAGAZYN KLIMATYZ.	23,58 m <sup>2</sup>
E.-1.16	MAGAZYN	3,18 m <sup>2</sup>
E.-1.17	SZATNIA/NIECZYNNA	9,77 m <sup>2</sup>
E.-1.18	APTECZKA	5,42 m <sup>2</sup>
E.-1.19	MATERIAŁY	16,01 m <sup>2</sup>
E.-1.20	KOMORA PRZYJĘĆ	21,60 m <sup>2</sup>
E.-1.21	MAGAZYN TABLETEK	17,82 m <sup>2</sup>
E.-1.22	MAGAZYN MATERIAŁÓW	38,45 m <sup>2</sup>
E.-1.23	WC PERSONELU	2,65 m <sup>2</sup>
E.-1.24	MAGAZYN ŚRODKÓW	15,17 m <sup>2</sup>
E.-1.25	MAGAZYN ŚRODKÓW	18,14 m <sup>2</sup>
E.-1.26	KOMUNIKACJA	20,89 m <sup>2</sup>
E.-1.27	KL. SCHODOWA	18,25 m <sup>2</sup>
E.-1.28	MAGAZYN	8,45 m <sup>2</sup>
E.-1.29	MAGAZYN	30,66 m <sup>2</sup>
E.-1.30	MAGAZYN	15,58 m <sup>2</sup>
E.-1.31	RECEPTURA	23,12 m <sup>2</sup>
E.-1.32	RECEPTURA	8,94 m <sup>2</sup>
E.-1.33	RECEPTURA	12,10 m <sup>2</sup>
E.-1.34	MAGAZYN	11,29 m <sup>2</sup>
E.-1.35	MAGAZYN	3,67 m <sup>2</sup>
E.-1.36	MAGAZYN	15,75 m <sup>2</sup>
E.-1.37	KOMUNIKACJA	80,57 m <sup>2</sup>
E.-1.38	PRZEDSIONEK	3,73 m <sup>2</sup>
E.-1.39	WC	1,79 m <sup>2</sup>
E.-1.40	ŚLUZA	3,22 m <sup>2</sup>
E.-1.41	POM. SOCJALNE	4,55 m <sup>2</sup>
E.-1.42	POM. STERYLIZACJI	44,06 m <sup>2</sup>
E.-1.43	POM. GOSPODARCZE	2,81 m <sup>2</sup>
E.-1.44	POM. STERYLIZACJI	11,90 m <sup>2</sup>
E.-1.45	POMIESZCZENIE	5,73 m <sup>2</sup>
E.-1.46	POMIESZCZENIE	6,57 m <sup>2</sup>
E.-1.47	POMIESZCZENIE	9,06 m <sup>2</sup>
E.-1.48	POMIESZCZENIE	4,43 m <sup>2</sup>
E.-1.49	LABORATORIUM	13,77 m <sup>2</sup>
Suma ogólna: 50		768,92 m <sup>2</sup>

LEGENDA

	OPRAWA SUFITOWA
	OPRAWA SUFITOWA
	OPRAWA SUFITOWA ZWIESZANA
	OPRAWA SUFITOWA SZCZELNA
	OPRAWA SUFITOWA SZCZELNA
	OPRAWA SUFITOWA
	OPRAWA ŚCIENNA
	OPRAWA ŚCIENNA

UWAGA:  
ŁĄCZNIKI OŚWIETLENIOWE ZOSTANĄ  
NANIESIONE NA DOKUMENTACJĘ  
POWYKONAWCZĄ



**ZAB-BUD**

ul. Nowosielecka 14a/  
00-466 Warszawa  
e-mail: [warszawa@zab-bud.pl](mailto:warszawa@zab-bud.pl)  
www: [www: www.zab-bud.pl](http://www.zab-bud.pl)  
tel.: 22 841 60 70



**WHITE MOOSE**

**WHITE MOOSE Sp. z o.o.**

ul. 11 Listopada 9  
08-110 Siedlce

Temat:	<p><b>Termomodernizacja w ramach projektu</b></p> <p><b>"Poprawa efektywności energetycznej w budynkach CSK MSWiA w Warszawie"</b></p> <p><b>w ramach działania 1.2.1 oś priorytetowa I,</b></p> <p><b>"Zmniejszenie emisyjności gospodarki Programu Operacyjnego Infrastruktura i środowisko 2014-2020"</b></p>
--------	--

	na działce ew. nr 8/7, obręb 10116, na terenie Dzielnicy Mokotów, przy ul. Wołoskiej 137 w Warszawie
--	--

oznaczenie budynku:	<b>BUDYNEK E</b>
Inwestor:	Centralny Szpital Kliniczny Ministerstwa Spraw Wewnętrznych i Administracji ul. Wołoska 137, 02-507 Warszawa

Zespół projektowy:	mgr inż. arch. Mirosław Łapiński	nr upr. - KL-102/2001
	mgr inż. arch. Dawid Zemsta	
	mgr inż. Mariola Surma	
	-	

Nazwa rys.:	<b>RZUT PIWNICY - OŚWIETLENIE</b>		
Data: 04.11.2022	Faza:	Nr rys.:	<b>E.I.IE.1.0</b>
Rewizja: 00	INWENTARYZACJA - WIELOBRANŻOWA	Skala:	1:1